


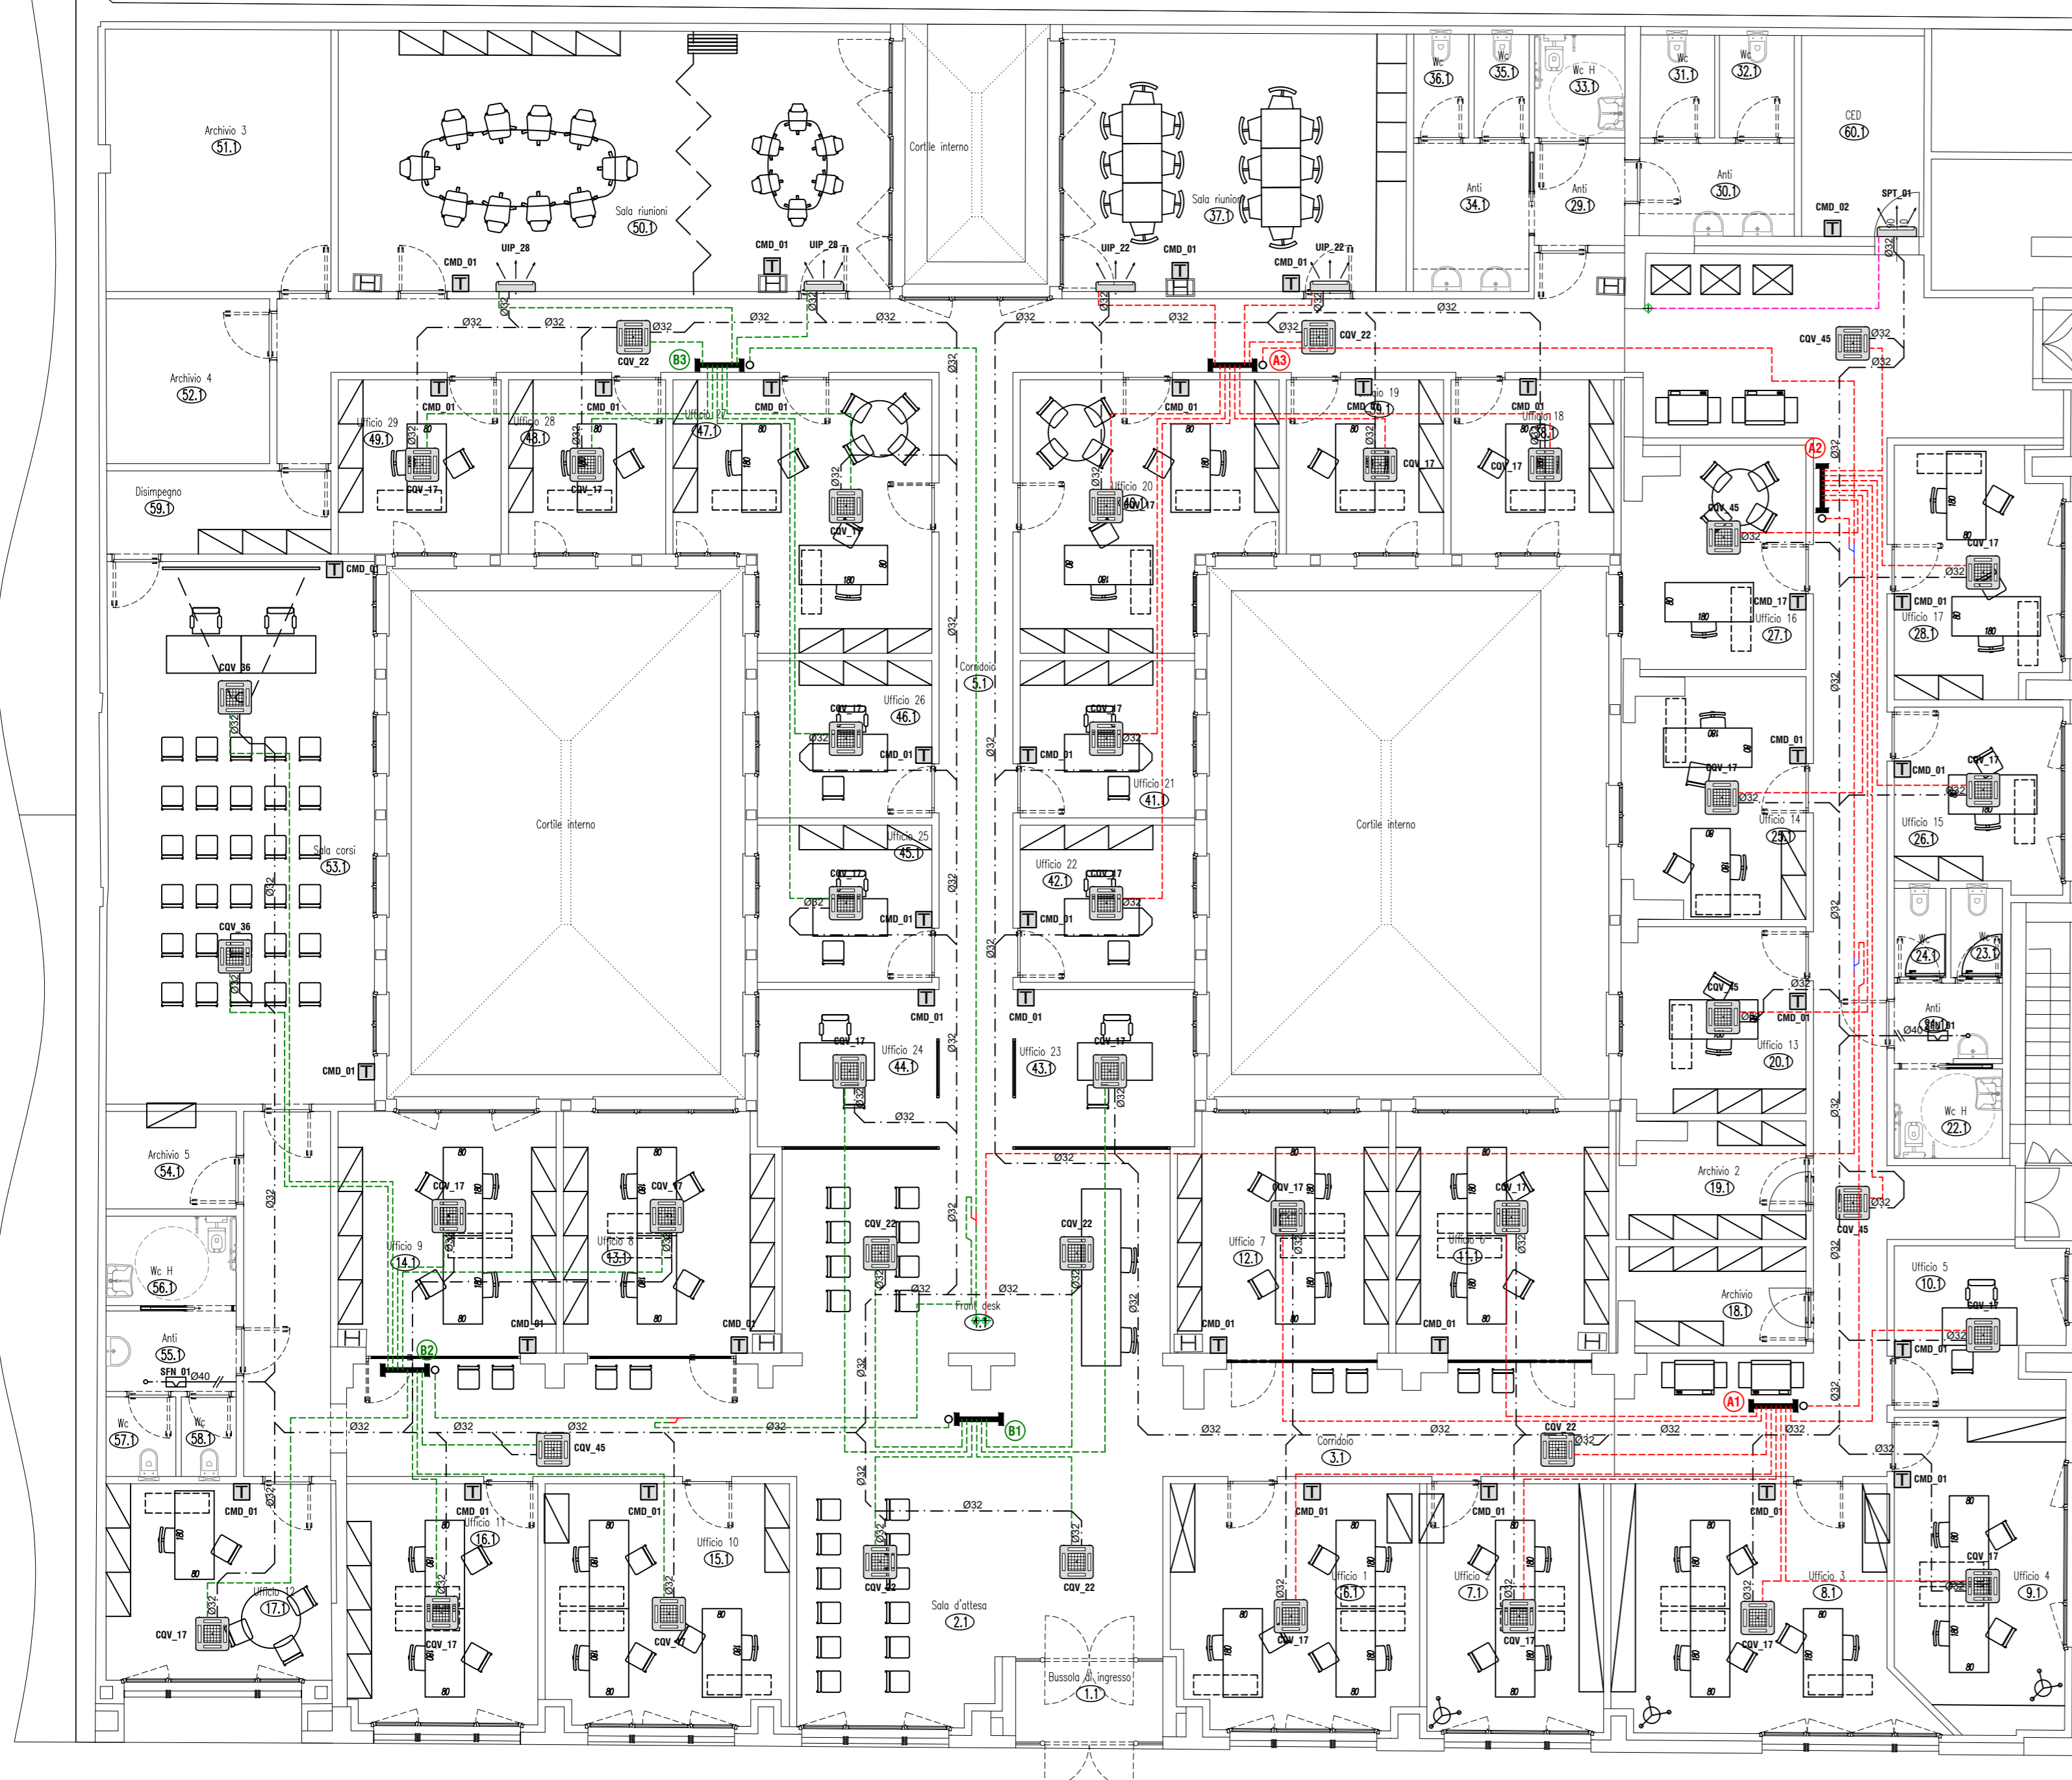

- RIFERIMENTO N° UNITA' IMMOBILIARE
- Y RIFERIMENTO N° LOCALE
- X RIFERIMENTO N° ZONA
- X RIFERIMENTO A RELAZIONE DI VERIFICA STRUTTURE/SERRAMENTI_DGR 1715/16



SPECIFICHE CIRCUITI FRIGORIFERI

Al termine della posa delle tubazioni e collegamento delle macchine costituenti gli impianti frigoriferi, dovranno essere eseguite le seguenti operazioni (MESSE IN ATTO SEGUENDO SCRUPOLOSAMENTE LE INDICAZIONI FORNITE DALLA CASA COSTRUTTRICE DELLE APPARECCHIATURE INSTALLATE):

- Prova di tenuta in pressione mediante l'inserimento di apposito gas inerte;
- Pulizia interna mediante l'inserimento di apposito gas detergente;
- Vuotatura per eliminare/estrarre dalle stesse tutti i gas indesiderati ed essiccare il circuito;
- Carica aggiuntiva di gas refrigerante;

NOTE


Il presente elaborato è valido esclusivamente per IMPIANTI MECCANICI

Le dimensioni sono espresse in mm, se non altrimenti specificato


LEGENDA COMPONENTI: **IM-01**

SCHEMA FUNZIONALE: **IM-02**

DIMENSIONALE UNITA' INTERNA
CQV_17 - CQV_22 - CQV_28 - CQV_36

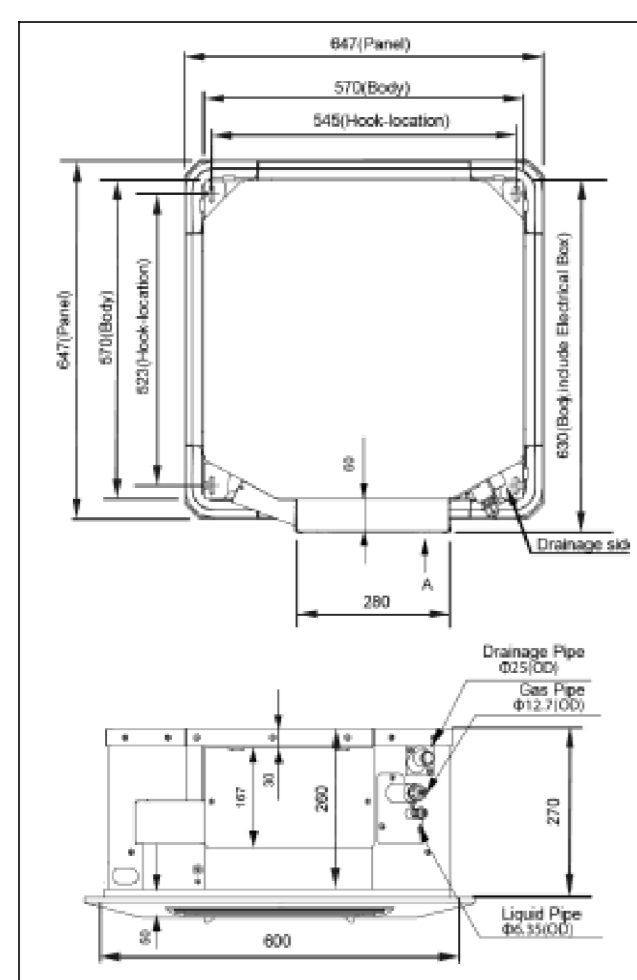

DIMENSIONALE UNITA' INTERNA - UIP_22 - UIP_28

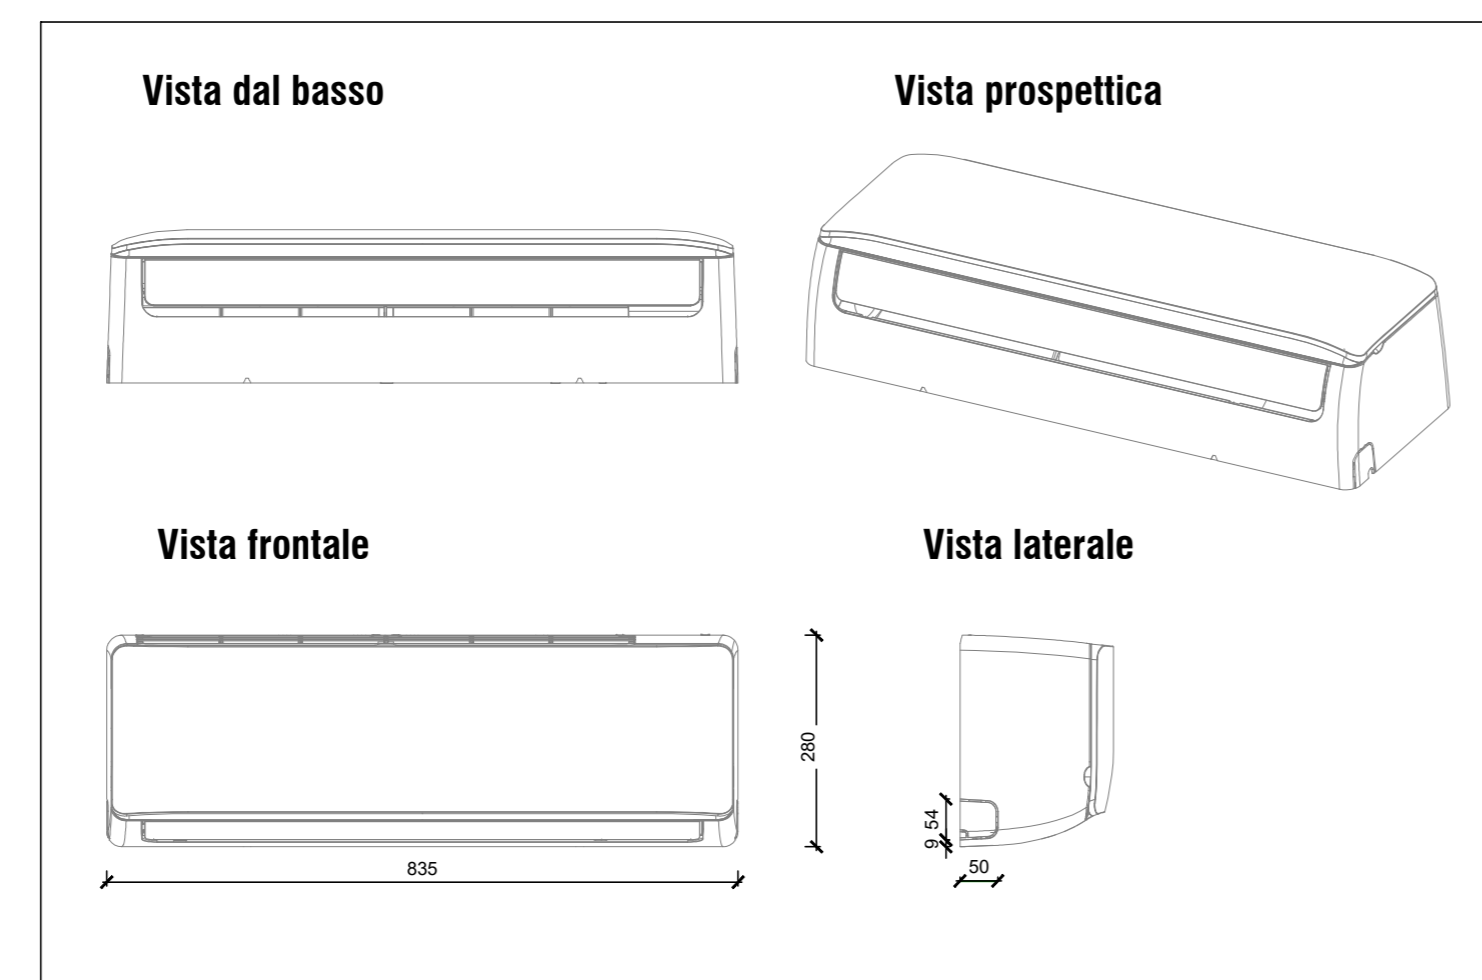

responsabile unica del progetto Ing. Iliaria Nicoletta Di Cerbo	progettista strutturale Ing. Marco Montani
	progettista architettonico Arch. Carlo Contini
	progettista isolamento, impianto termico/climatizzazione e idrico-sanitario P.I. Giuseppe Burcotti
	progettista impianto elettrico P.I. Fabio Bazzani

CUP I95B23000070001 - CUI L00162210348202300090
PIANO NAZIONALE DI RIPRESA E RESILIENZA
 MISSIONE 5: INCLUSIONE E COESIONE
 Componente 1: Politiche del lavoro
 Investimento 1.1: Potenziamento dei centri per l'impiego
PNRR M5C1 inv. 1.1
Nuova sede del Centro per l'impiego - Ufficio del Collocamento Mirato di Parma - Lavori di rifunionalizzazione e ammodernamento dell'immobile di viale Vittoria n.43 a Parma



PROGETTO DI FATTIBILITA' TECNICA-ECONOMICA (PFTE)

data	descrizione	redatto da:	controllato da:	approvato da:
01	20 Novembre 2023	emissione	PI Giuseppe Burcotti	Ing. Marco Montani
02	15 Maggio 2024	revisione	PI Giuseppe Burcotti	Ing. Marco Montani

titolo elaborato:
IMPIANTI MECCANICI
IMPIANTO DI CLIMATIZZAZIONE ESTIVA ED INVERNALE AMBIENTI
 Planimetria piano terra e particolari - scala 1:100

elaborato:
IM.04_01