


PIANO TERRA




BLOCCO SERVIZI "B"

SCHEMI DI COLLEGAMENTO SCARICHI BLOCCO SERVIZI "B"

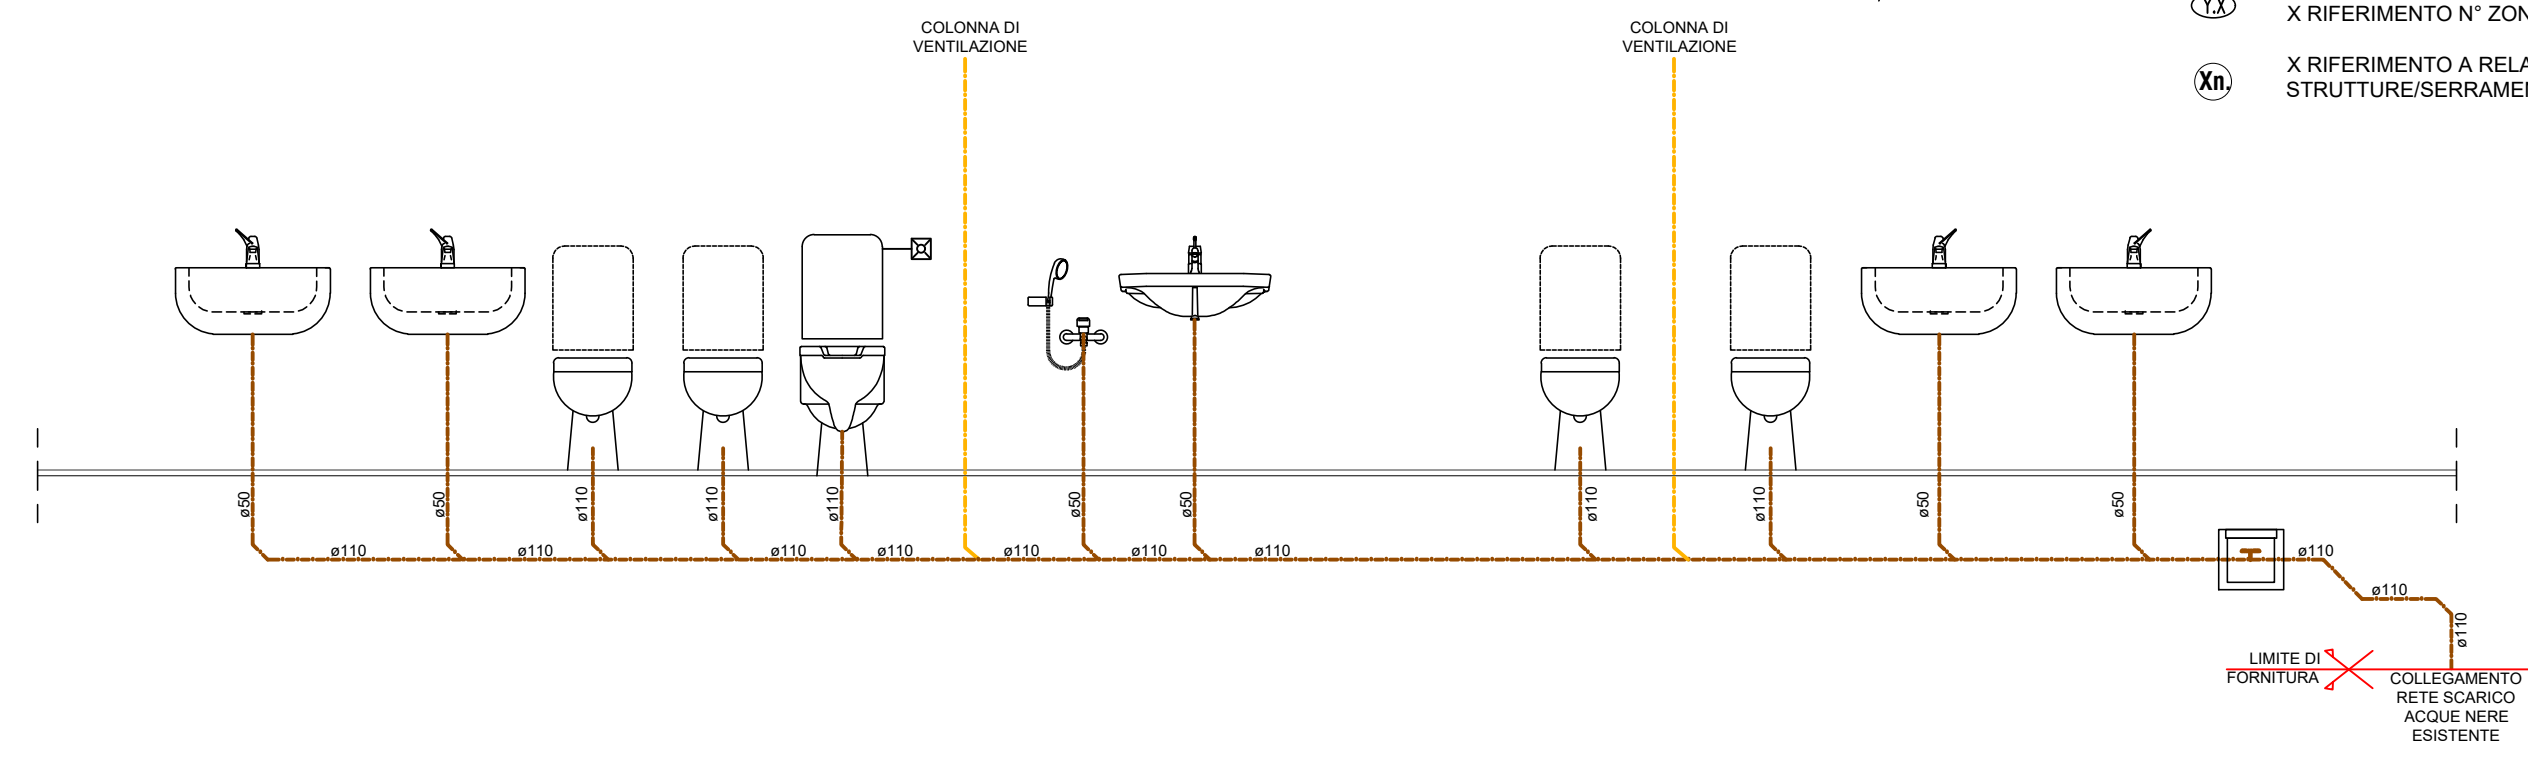



BLOCCO SERVIZI "C"

SCHEMI DI COLLEGAMENTO SCARICHI BLOCCO SERVIZI "C"

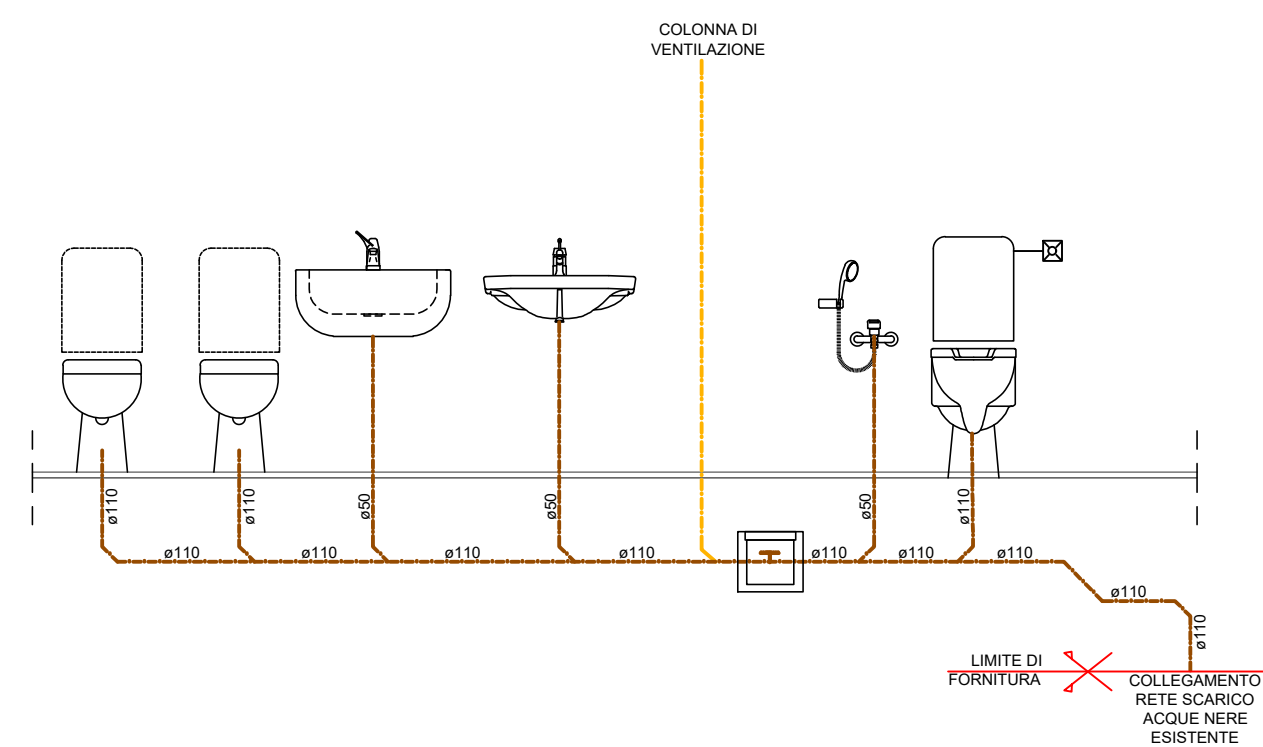

BLOCCO SERVIZI "A"

SCHEMI DI COLLEGAMENTO SCARICHI BLOCCO SERVIZI "A"

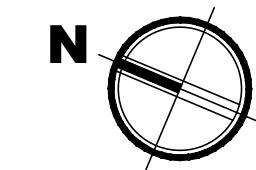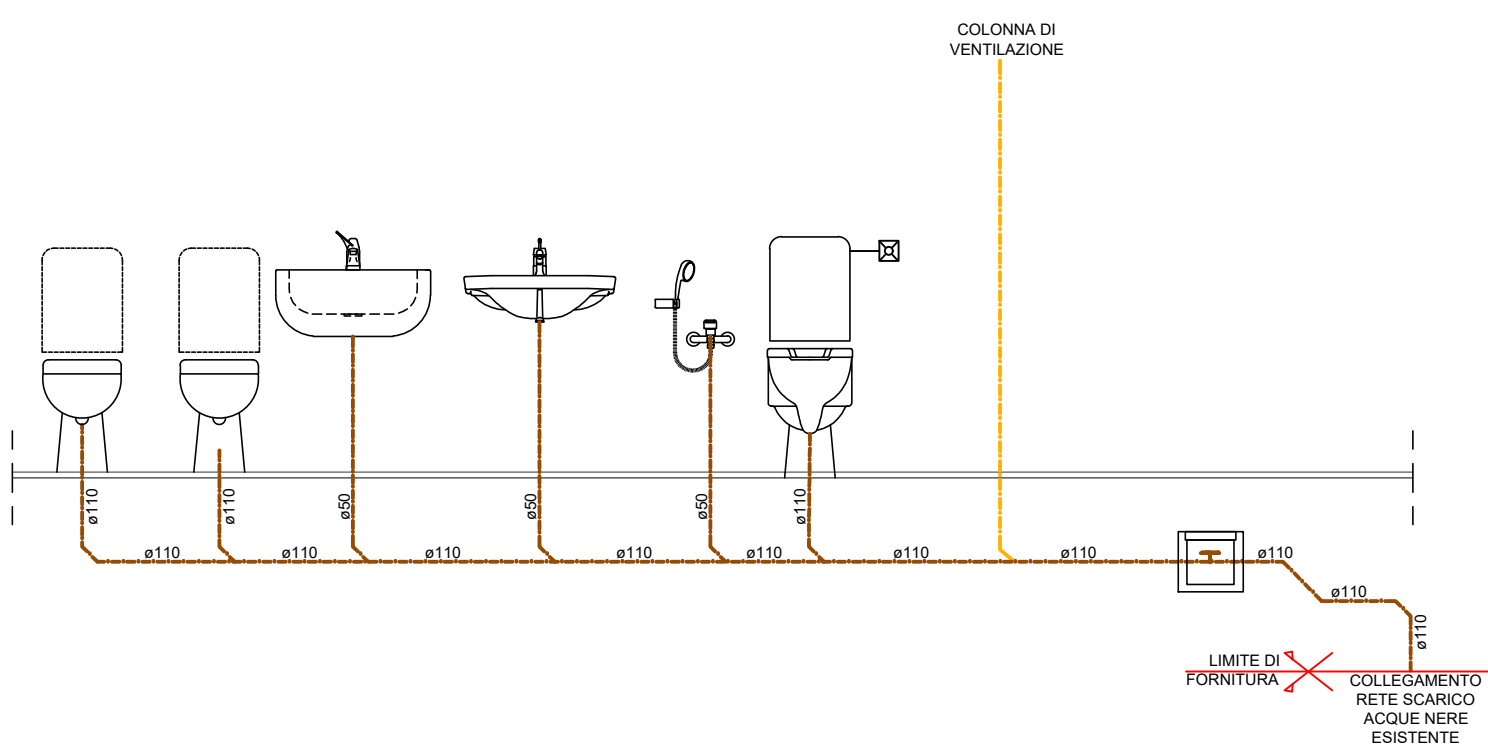

LEGENDA SIMBOLI

- RIFERIMENTO N° UNITA' IMMOBILIARE
- Y RIFERIMENTO N° LOCALE
- X RIFERIMENTO N° ZONA
- M RIFERIMENTO A RELAZIONE DI VERIFICA STRUTTURE/SERRAMENTI_DGR 1715/16

SPECIFICHE CIRCUITI FRIGORIFERI

- Al termine della posa delle tubazioni e collegamento delle macchine costituenti gli impianti frigoriferi, dovranno essere eseguite le seguenti operazioni (MESSE IN ATTO SEGUENDO SCRUPOLOSAMENTE LE INDICAZIONI FORNITE DALLA CASA COSTRUTTRICE DELLE APPARECCHIATURE INSTALLATE):
- Prova di tenuta in pressione mediante l'inserimento di apposito gas inerte;
 - Pulizia interna mediante l'inserimento di apposito gas detergente;
 - Vuotatura per eliminare/estrarre dalle stesse tutti i gas indesiderati ed essiccare il circuito;
 - Carica aggiuntiva di gas refrigerante;

NOTE

LEGENDA COMPONENTI: **IM-01** Il presente elaborato è valido esclusivamente per IMPIANTI MECCANICI

Le dimensioni sono espresse in mm, se non altrimenti specificato



responsabile unica del progetto
Ing. Ilaria Nicoletta Di Cerbo

progettista strutturale
Ing. Marco Montani
progettista architettonico
Arch. Carlo Contini
progettista isolamento, impianto termico/climatizzazione e idrico-sanitario
P.I. Giuseppe Burcotti
progettista impianto elettrico
P.I. Fabio Bazzani

CUP I95B23000070001 - CUI L00162210348202300090

PIANO NAZIONALE DI RIPRESA E RESILIENZA

MISSIONE 5: INCLUSIONE E COESIONE

Componente 1: Politiche del lavoro

Investimento 1.1: Potenziamento dei centri per l'impiego

PNRR MSC1 inv. 1.1

Nuova sede del Centro per l'impiego - Ufficio del Collocamento Mirato di Parma - Lavori di rifunionalizzazione e ammodernamento dell'immobile di viale Vittoria n.43 a Parma



PROGETTO DI FATTIBILITA' TECNICA-ECONOMICA (PFTE)

data	descrizione	redatto da:	controllato da:	approvato da:
01	20 Novembre 2023	PI Giuseppe Burcotti	Ing. Marco Montani	Ing. Ilaria Nicoletta Di Cerbo
02	15 Maggio 2023	PI Giuseppe Burcotti	Ing. Marco Montani	Ing. Ilaria Nicoletta Di Cerbo

titolo elaborato:
IMPIANTI MECCANICI
IMPIANTO IDRICO SANITARIO- RETI DI SCARICO
Planimetria piano terra, stralcio piano primo, schemi di collegamento e particolari - scala 1:100

elaborato:
IM.09_01