

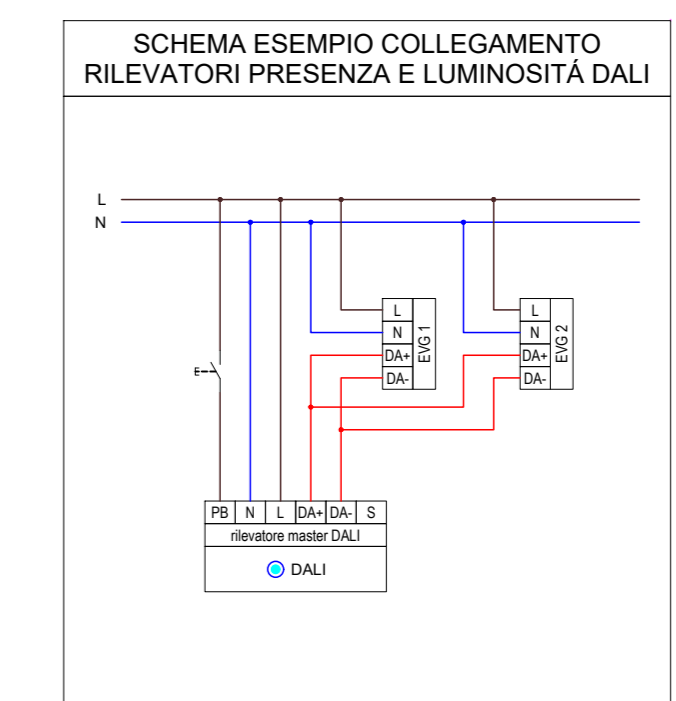


TAVOLA PIANO TERRA  
Scala 1:50cm

CORTILE PRIVATO

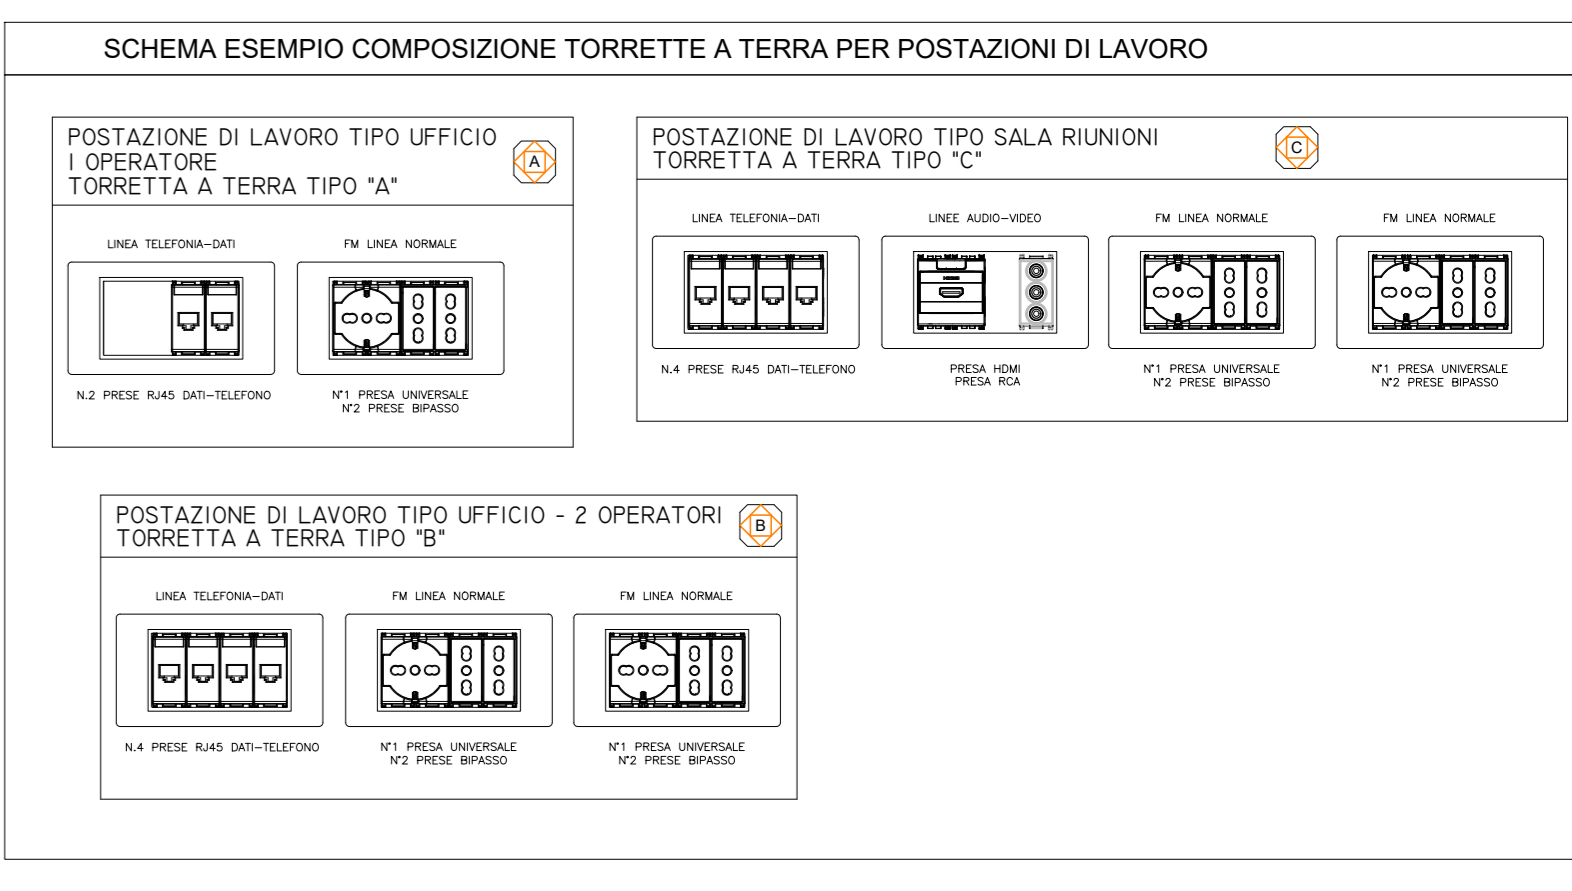

LEGENDA SIMBOLI		LEGENDA SIMBOLI	
	Contatore di fornitura energia elettrica		Alimentazione quadri e centrali elettriche generali
	Quadro elettrico generale		Recettore locale per utenze
	Puntello di segnale in contatore con vetro a tempere		Alimentazione e collegamento gestione unità interna di condizionamento
	Puntello completa		Alimentazione e collegamento gestione unità esterna di condizionamento
	Puntello con dispenser		Alimentazione e collegamento gestione unità interna di condizionamento a split
	Collettori a fondo espositore di linea		Alimentazione e collegamento gestione unità esterna di condizionamento a split
	Casella di derivazione in esterno		Alimentazione e collegamento gestione unità interna di condizionamento a split
	Casella di derivazione da interno		Alimentazione e collegamento gestione unità esterna di condizionamento a split
	Scatole da incasso modulare con supporto a parete		Alimentazione e collegamento gestione unità interna di condizionamento a split
	Scatole da esterno modulare con porta a membrana IP55		Alimentazione e collegamento gestione unità esterna di condizionamento a split
	Interruttore comando luce		Presse telefoniche / rete con RJ45
	Deviatore comando luce		Presse TV / satellite
	Interruttore comando luce		Posizione antenna radiotelefonica
	Puntello comando luce		Posizione di ripresa video videoregistrazione
	Puntello comando luce per punto luce dimmerizzato		Puntello di chiamata telefono
	Rilevatore di presenza luce DALI/DMT		Albero servizio elettrico
	Rilevatore di presenza e luminosità luce DALI		Puntello apertura porta illuminazione
	Punto luce generico a parete		Puntello a tirante allarme bagno
	Punto luce generico a soffitto		Segnalatore ottico allarme bagno
	Punto luce generico a terra		Puntello allarme bagno
	Catolite in emergenza con batteria di corpo Barbatratt		Alimentazione e collegamento gestione generale centrale generale impianto illuminazione
	Presse universali 2x15/16A/1 con protezione da sovraccarico		Alimentazione e collegamento gestione generale impianto illuminazione
	Presse universali 2x15/16A/1		Pannello moduli fotovoltaici
	Presse bipolari 2x15/16A/1		Quadro elettrico di campo fotovoltaico tab. c.c.
	Interruttore bipolare 16A		Marker gruppo di connessione fotovoltaico
	Composizione presa per sistema a terra		Quadro elettrico fotovoltaico c.c.
	Alimentazione elettrica elettrica generale		Contatore di produzione fotovoltaico

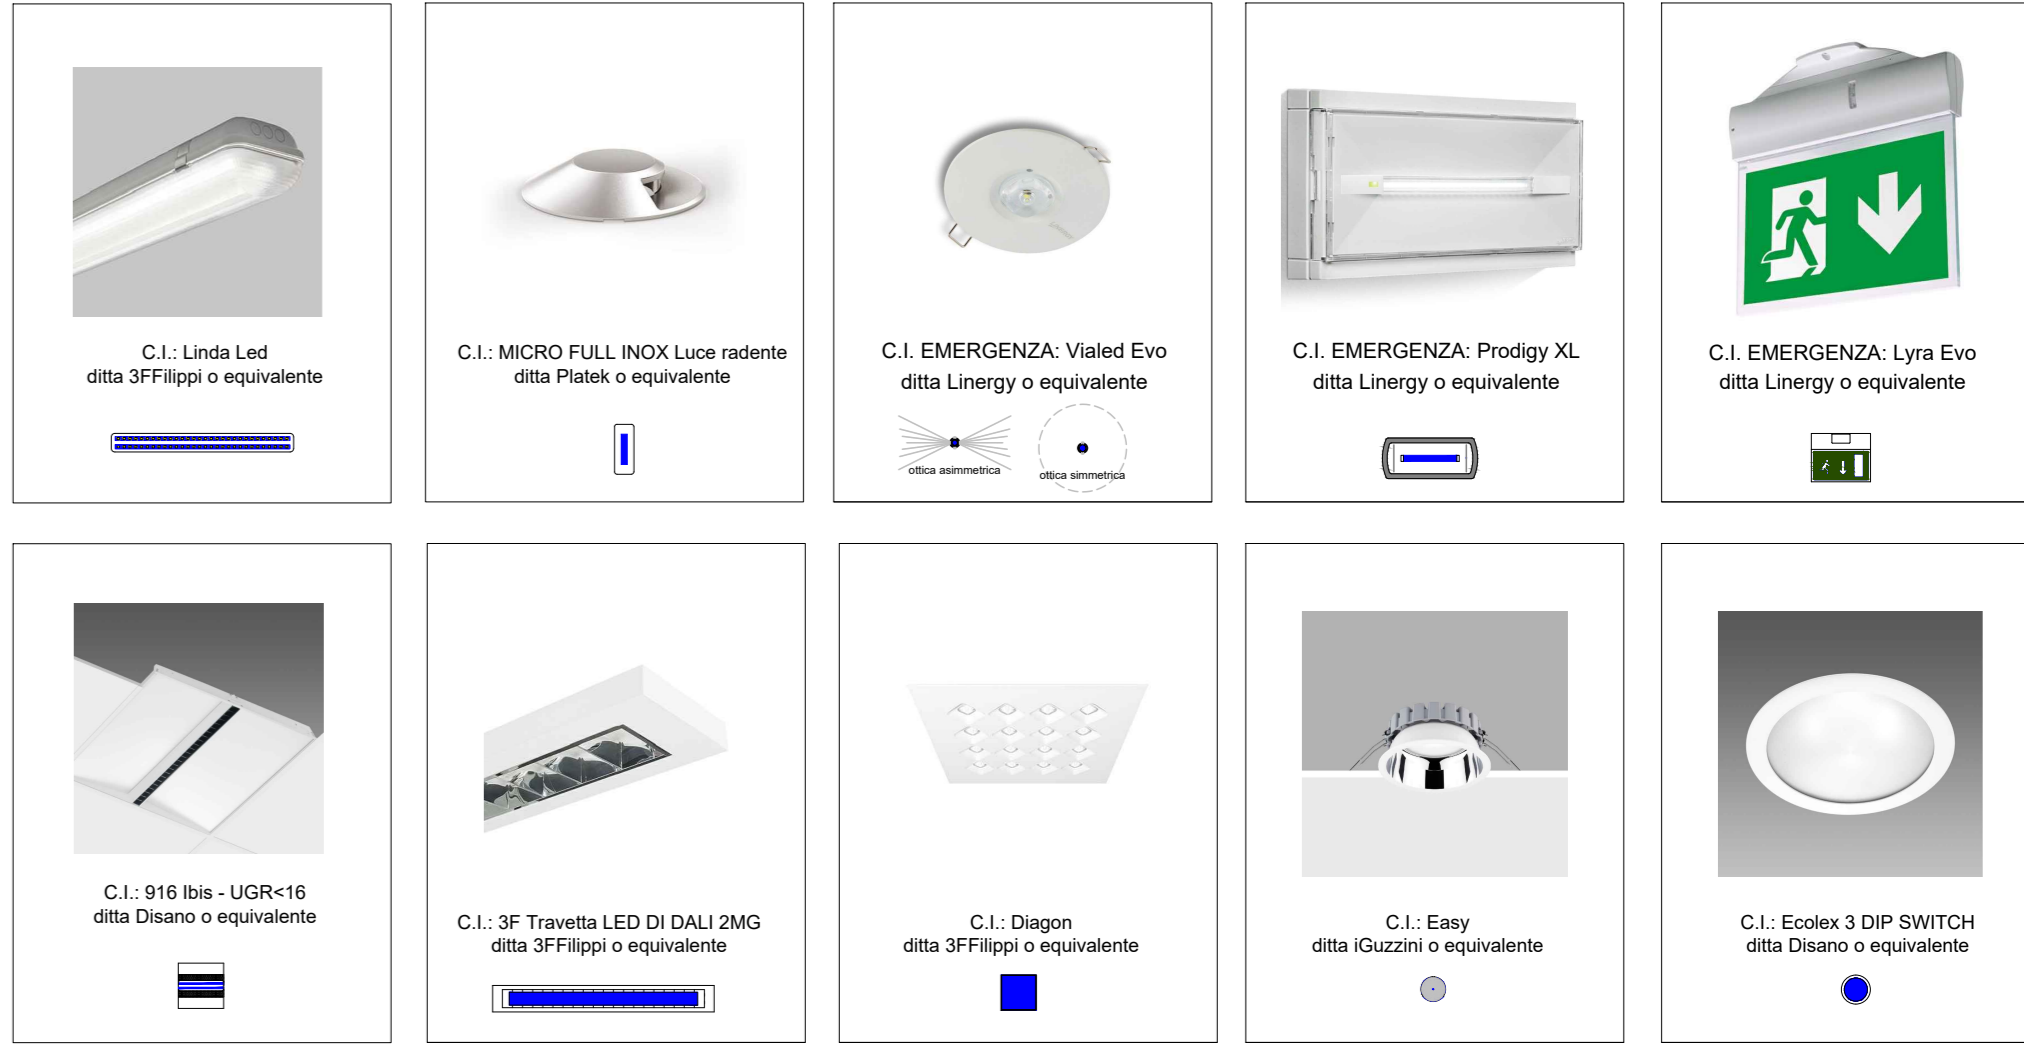

responsabile unico del progetto  
**Ing. Iaria Nicoletta Di Cerbo**

progettista strutturale  
**Ing. Marco Montani**

progettista architettonico  
**Arch. Carlo Contini**

progettista impiantistico, impianto termico/climatizzazione e idrico-sanitario  
**P.I. Giuseppe Burcotti**

progettista impianto elettrico  
**P.I. Fabio Bazzani**

**CUP 195B23000070001 - CUI L00162210348202300090**  
**PIANO NAZIONALE DI RIPRESA E RESILIENZA**  
MISSIONE 5: INCLUSIONE E COESIONE  
Componente 1: Politiche del lavoro  
Investimento 1.1: Potenziamento dei centri per l'impiego  
**PNRR MSCI av. 1.1**  
**Nuova sede del Centro per l'impiego - Ufficio del Collocamento Mirato di Parma - Lavori di rifunzionalizzazione e ammodernamento dell'immobile di viale Vittoria n.43 a Parma**



data	descrizione	redatto da:	controllato da:	approvato da:
01	20 Novembre 2023	emissione	ing. Marco Montani	ing. Iaria Nicoletta Di Cerbo
02	15 Maggio 2024	revisione	P.I. Fabio Bazzani	ing. Iaria Nicoletta Di Cerbo

PROGETTO DI FATTIBILITA' TECNICA-ECONOMICA (PFTE)  
elaborato:  
**PLANIMETRIA POSIZIONAMENTO IMPIANTI ELETTRICI ED APPARECCHIATURE PIANO**  
SCALA 1:50  
IE.09

File: 23-08011400-3 PL01 Centro Impiego.dwg  
E' vietata la riproduzione e diffusione in qualsiasi forma. Tutti i diritti sono riservati nei termini di legge al Comune di Parma