

TAVOLA PIANO TERRA
DISTRIBUZIONE GENERALE SOTTO PAVIMENTO GALLEGGIANTE
Scala 1:100cm

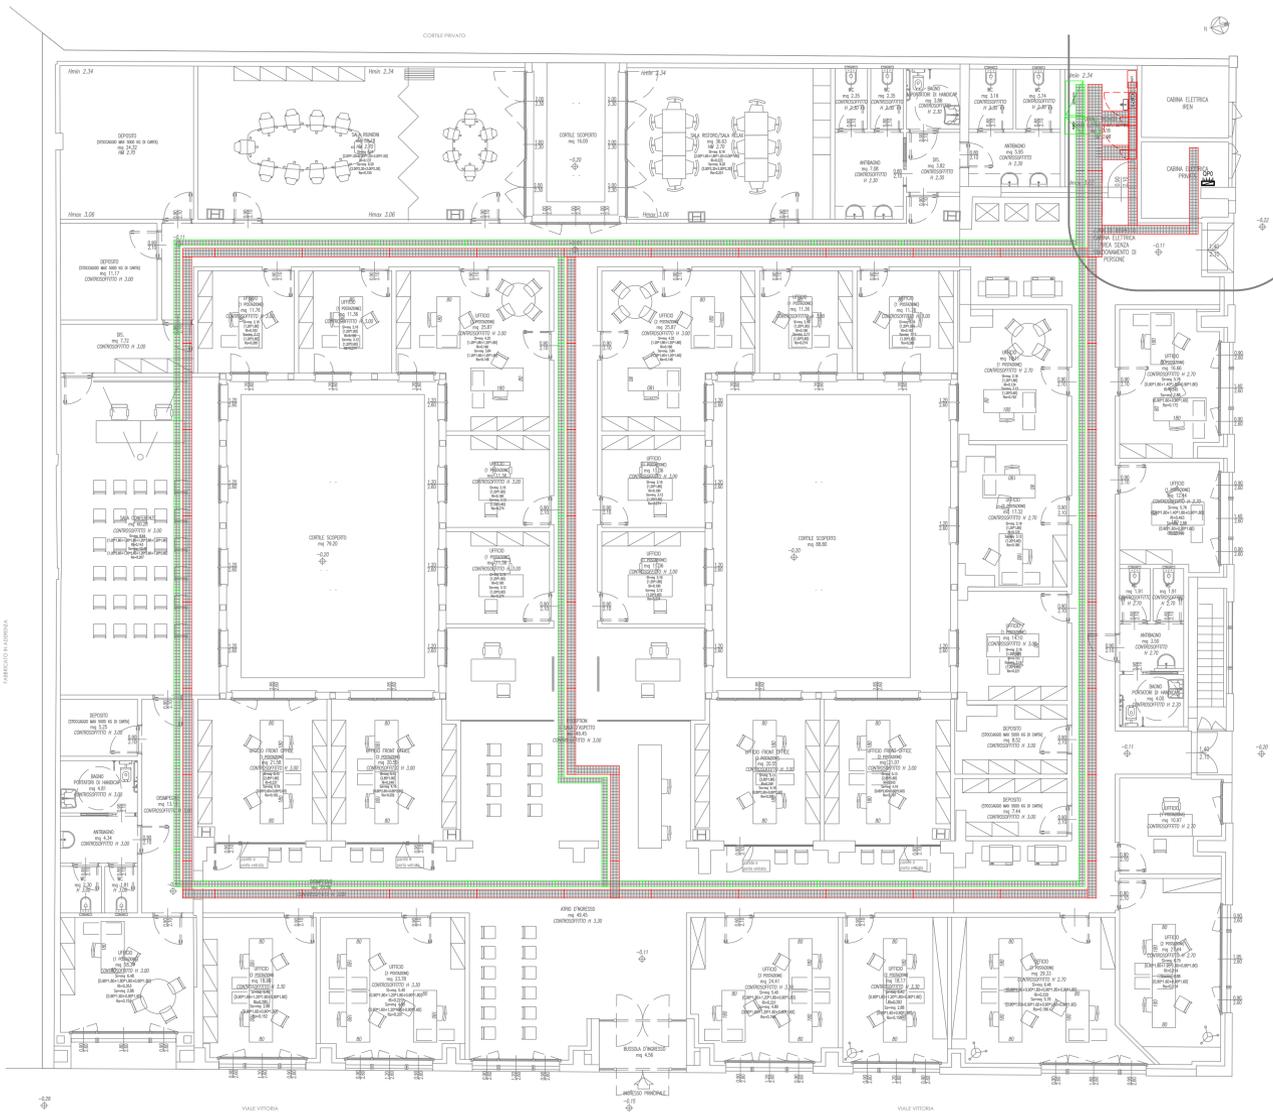


TAVOLA PIANO TERRA
DISTRIBUZIONE GENERALE SOPRA CONTROSOFFITTO
Scala 1:100cm

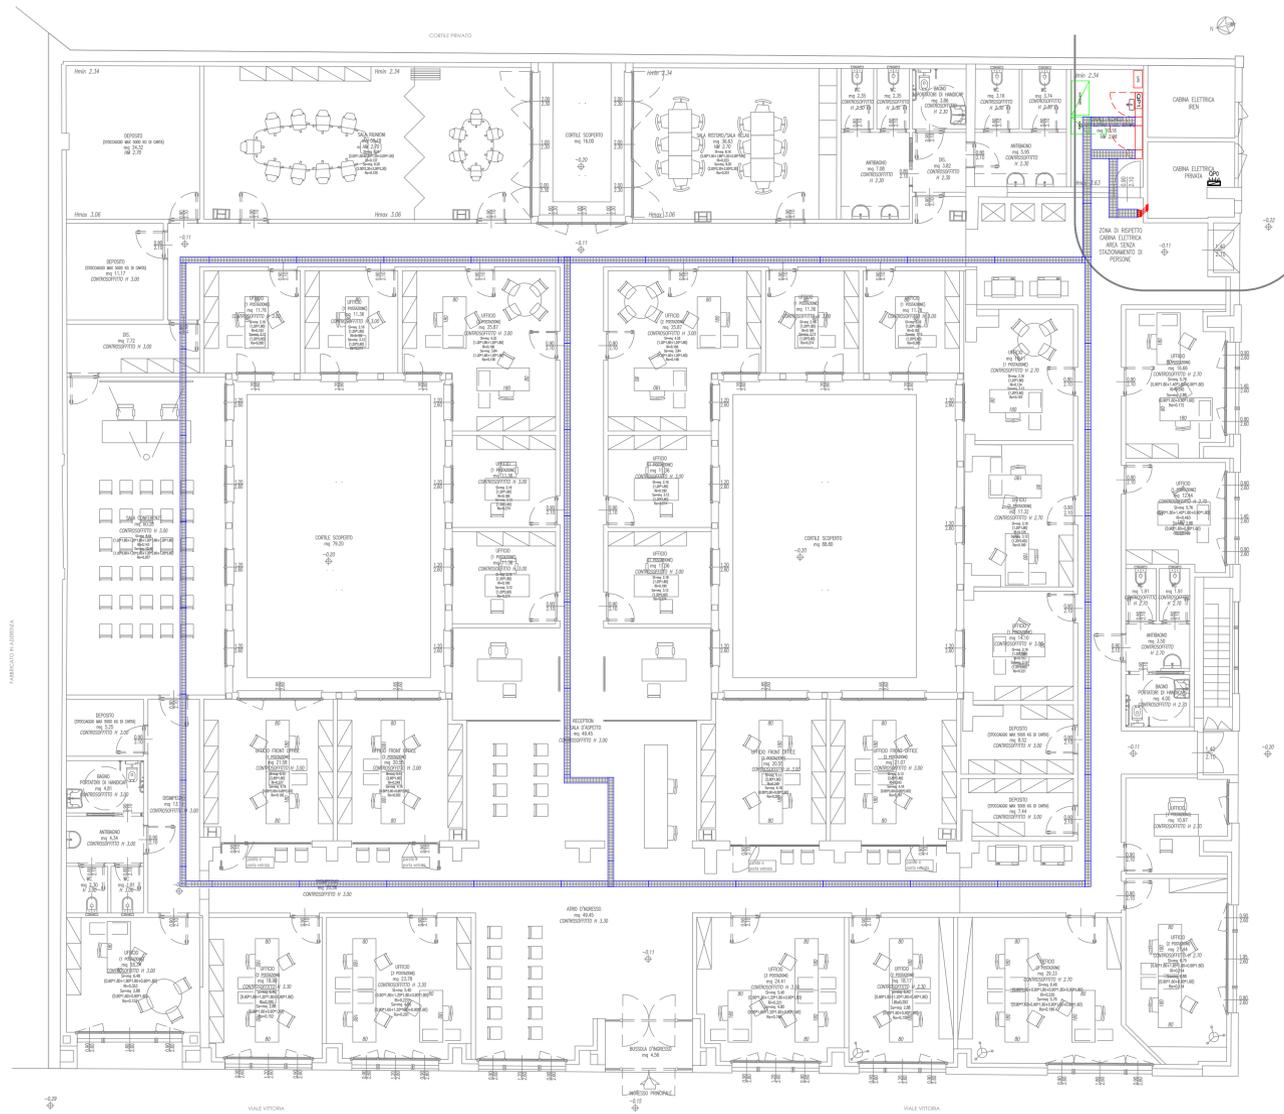


TABELLA IDENTIFICATIVA DELLE COLORAZIONI	TABELLA IDENTIFICATIVA DEI TRATTI
Impianto di Terra	Derivazioni Tubo PVC a Vista
Distribuzione	Derivazioni Tubo PVC Sottotraccia
Impianto Illuminazione	Derivazioni Tubo PVC Sottotraccia
Impianto d'Allarme	Tubazioni Interrate
Impianto Forza Motrice	Derivazioni Tubo Metallico
Impianti Speciali: Trasmissione Dati - Telefonia - Fono Diffusione	Derivazioni Tubo Metallico
Impianto Antincendio	Canalizzazione Metallica
Impianto TV	Munita di Setto Separatore
Impianti Esistenti	Canalizzazione PVC
Diffusione Sonora	Canalizzazione PVC Multicomparto



Finanziato dall'Unione europea NextGenerationEU

responsabile unica del progetto
Ing. Ilaria Nicoletta Di Cerbo

progettista strutturale
Ing. Marco Montani

progettista architettonico
Arch. Carlo Contini

progettista isolamento, impianto termico/climatizzazione e idrico-sanitario
P.I. Giuseppe Burcotti

progettista impianto elettrico
P.I. Fabio Bazzani

CUP I95B23000070001 - CUI L00162210348202300090
PIANO NAZIONALE DI RIPRESA E RESILIENZA
MISSIONE 5: INCLUSIONE E COESIONE
Componente 1: Politiche del lavoro
Investimento 1.1: Potenziamento dei centri per l'impiego
PNRR MSC1 inv. 1.1
Nuova sede del Centro per l'impiego - Ufficio del Collocamento Mirato di Parma - Lavori di rifunzionalizzazione e ammodernamento dell'immobile di viale Vittoria n.43 a Parma

PROGETTO DI FATTIBILITA' TECNICA-ECONOMICA (PFTE)

data	descrizione	redatto da:	controllato da:	approvato da:
01	20 Novembre 2023	emissione	P.I. Fabio Bazzani	Ing. Marco Montani
02	15 Maggio 2024	revisione	P.I. Fabio Bazzani	Ing. Marco Montani
				Ing. Ilaria Nicoletta Di Cerbo

titolo elaborato:
**PLANIMETRIA POSIZIONAMENTO
CANALIZZAZIONI DI DISTRIBUZIONE
PIANO TERRA**
SCALA 1:100

elaborato:
IE.10