





Sezione A

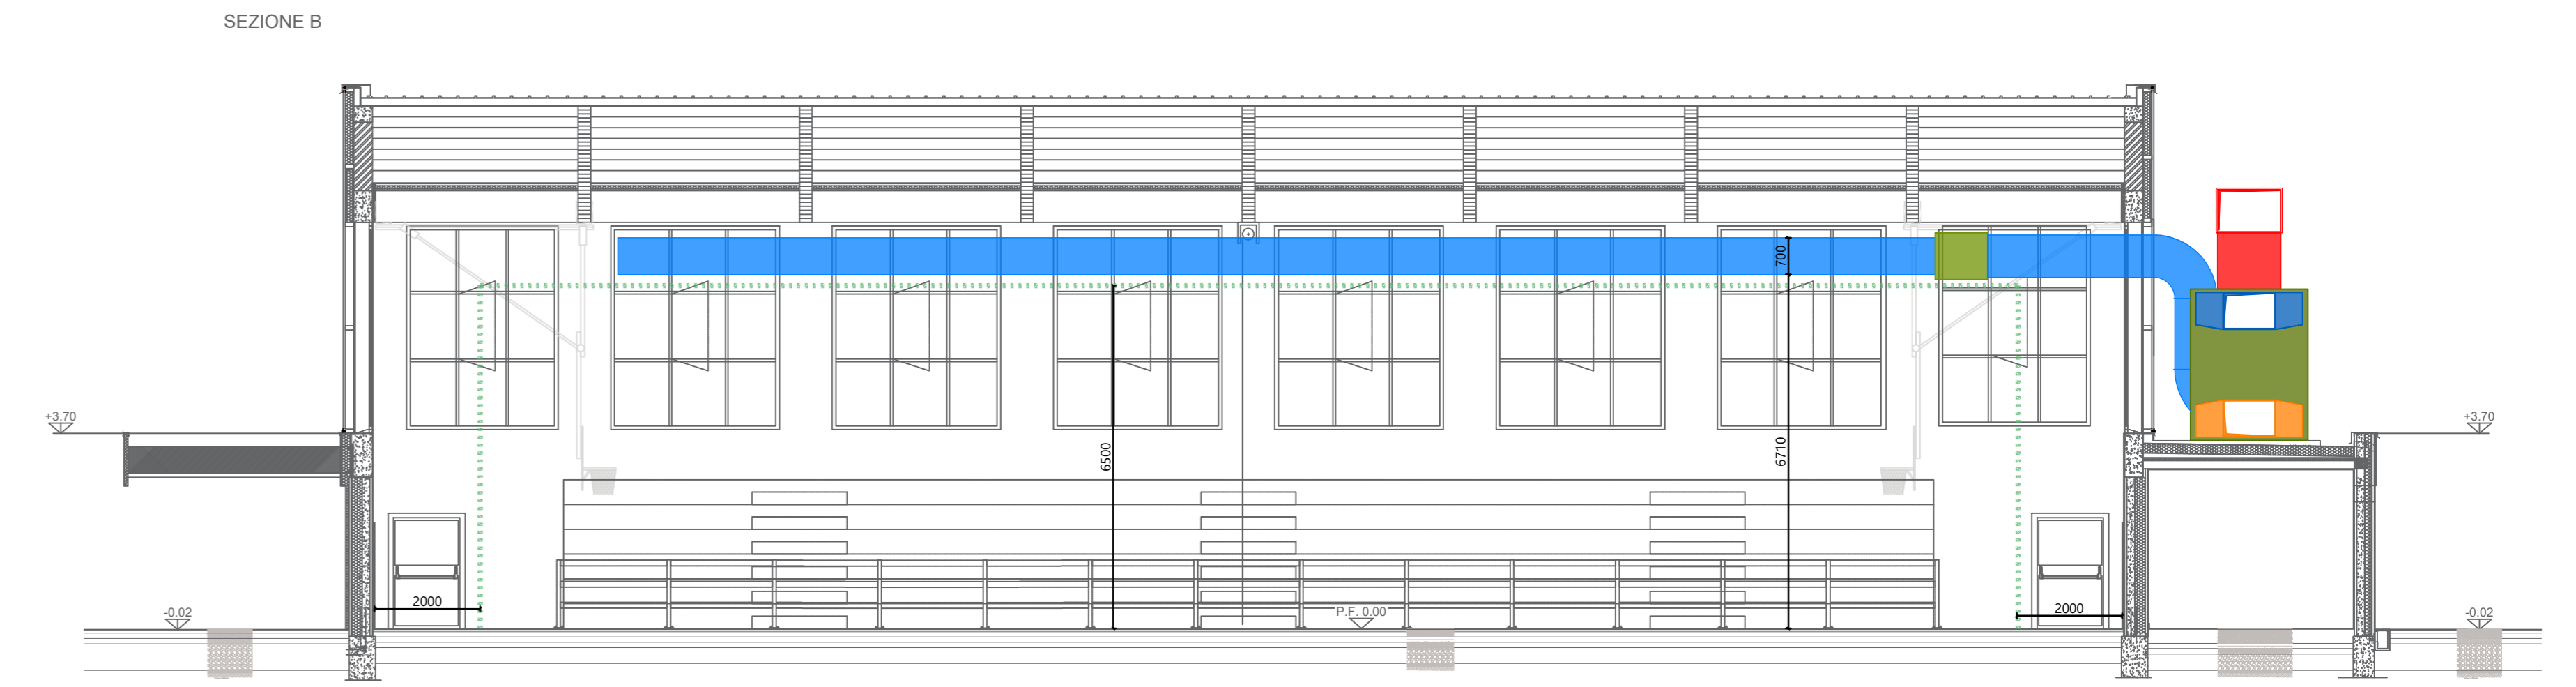

Sezione B

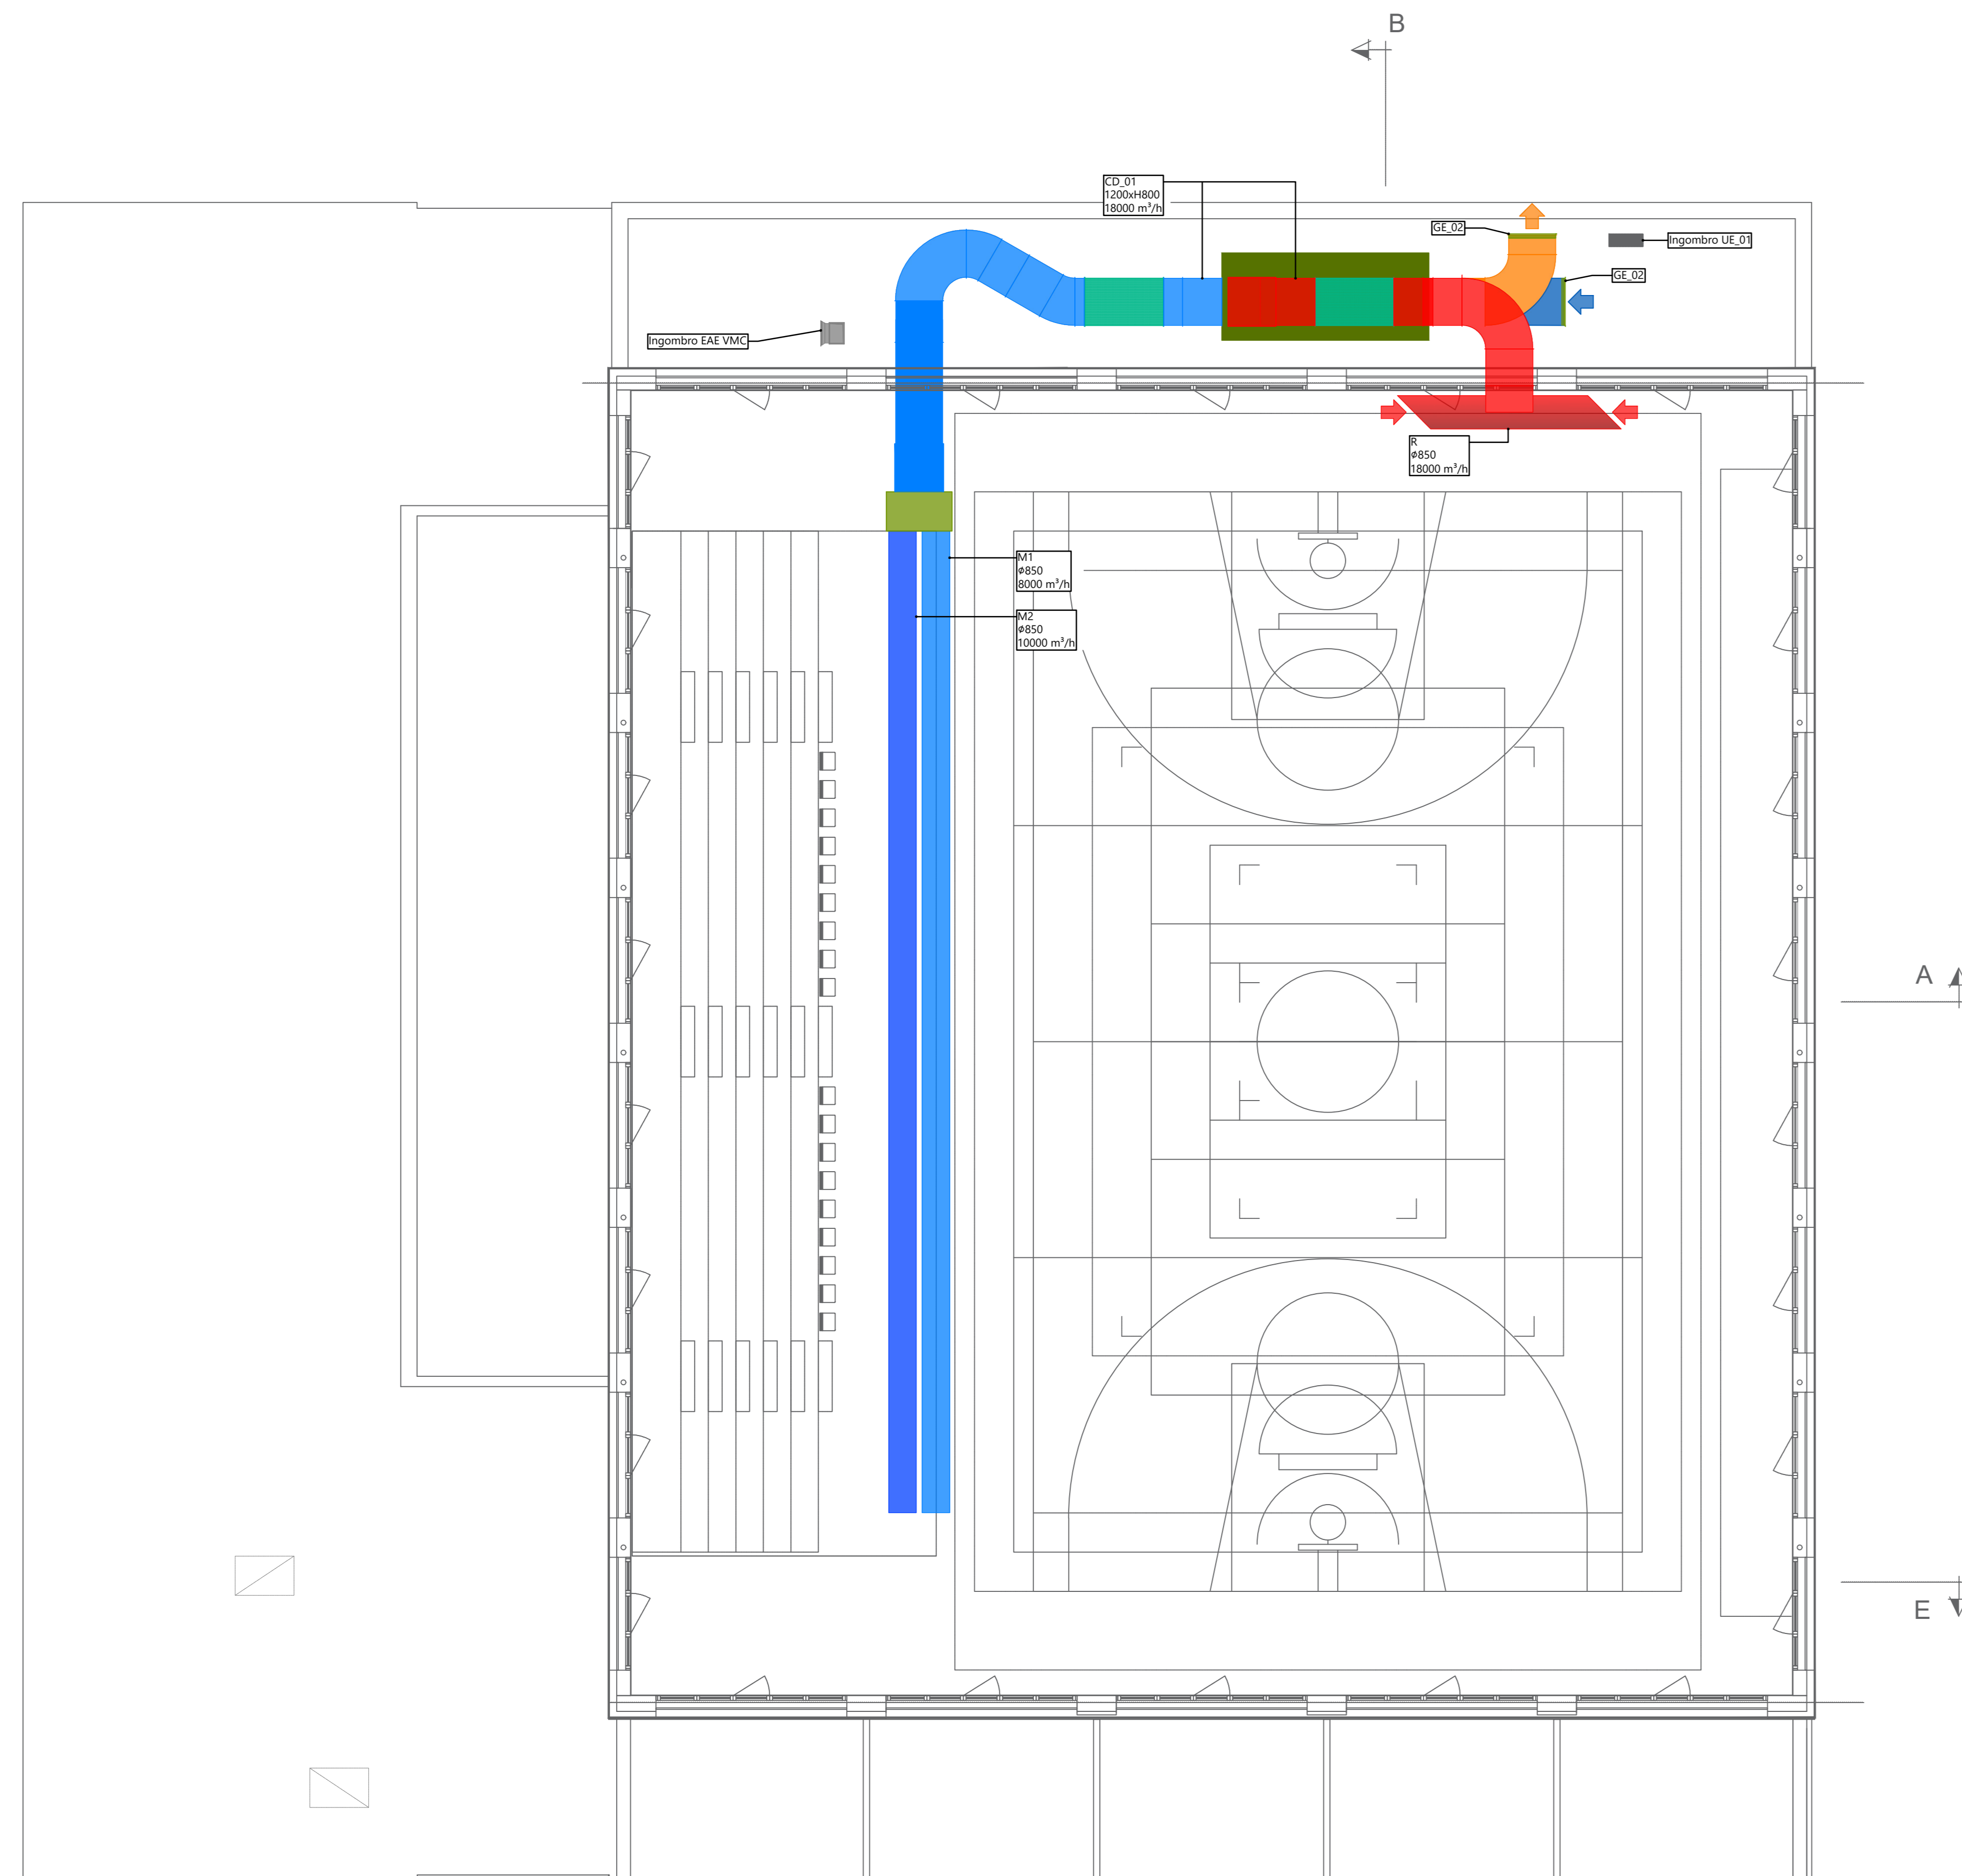

Pianta piano ammezzato (liv. + 5.50)

LEGENDA COMPONENTI			
SIMBOLO	COMPONENTE	SPECIFICHE	DESCRIZIONE
	Unità di trattamento aria	Qm 18000 m³/h Qae 4000-10000 m³/h Dim (HxLxP): 2868x2224x5268 mm	Unità di trattamento aria con unità di mandata e ripresa aria a flussi contrapposti, completa di recuperatore di calore e batteria di trattamento idroniche.
	Plenum di regolazione	1675x 1000 x H 884	Plenum di alimentazione dei canali microforati completo di sensori a tenuta e servomotore elettrico bidirezionale.
	Canale di distribuzione	Vedi annotazione disegno	Canali rettangolari e circolari a semplice parete realizzati in lamiera di acciaio zincato, di: - presa aria esterna (PAE); - ripulizione aria in uscita (EAE); - mandata (M); - ripresa (R).
	Canale microforato - tecnologia tipo MIX-IND	vedi annotazioni piante/sezioni	Condotte metalliche forate ad alta induzione a sezione circolare in acciaio zincato M1 pulitore primario M2 pulitore secondario R pulitore di ripresa
	Silenziatore rettangolare	1200x800_L2000	Silenziatore rettangolare in acciaio zincato, a setti foropunzonati in lana di roccia con rivestimento in velo vetro e film di polietilene Metallux.
	Griglia esterna GE_02	L1200xH800	Griglia esterna esterna in lamiera di acciaio zincato con diafano fissa completa di rete antivolo.

Finanziato dall'Unione europea

Dipartimento per lo sport

PIANO NAZIONALE DI RIPRESA E RESILIENZA - PNRR Finanziato dall'Unione Europea Next Generation EU SPORT M5 C2 3.1 Cluster 1

COMUNE DI PARMA
Settore lavori pubblici e Sport

Realizzazione di un nuovo impianto sportivo
LA PALESTRA PER TUTTI
in località Moletolo, Via Luigi Anedda
CUP I95B2200080006 CIG 955307467

Il Responsabile Unico del Procedimento: **Ing. Marcello Bianchini Frassinelli**

Aerre
P.R.L.
Engineering & Design

Studio Q.S.A.
STUDIO TECNICO Q.S.A.
Via Sforza 60/A 41134 Parma
Tel. 0521 201777
studioqsa@studioqsa.it

Progettisti:

GRENTI

S.I.I.

Collaboratori:

GRENTI

S.I.I.

PROGETTO DEFINITIVO

OGGETTO: IMPIANTI MECCANICI

TITOLO: IMPIANTO DI CLIMATIZZAZIONE AERAUICO - PIANTE E SEZIONI ZONA PALESTRA

ELABORATO N°: PD.AS.IM.05

SCALA: 1:100

DATA: 20.07.2023

Rev.	Data	Descrizione	Redatto	Verificato	Approvato
rev. 0	20.07.2023	prima emissione	A.P.	S.D.	S.B.
rev. 1	30.05.2024	seconda emissione	A.P.		
rev. 2					
rev. 3					
rev. 4					

Il presente elaborato è tutelato dalle leggi sul diritto d'autore. E' fatto divieto a chiunque di riprodurlo anche in parte se non per fini autorizzate.