


PIANTA COPERTURA

Calata da piano copertura in cavedio
 profilato con coppelle aventi
 caratteristiche EI60 rispetto alla
 restante porzione di fabbricato

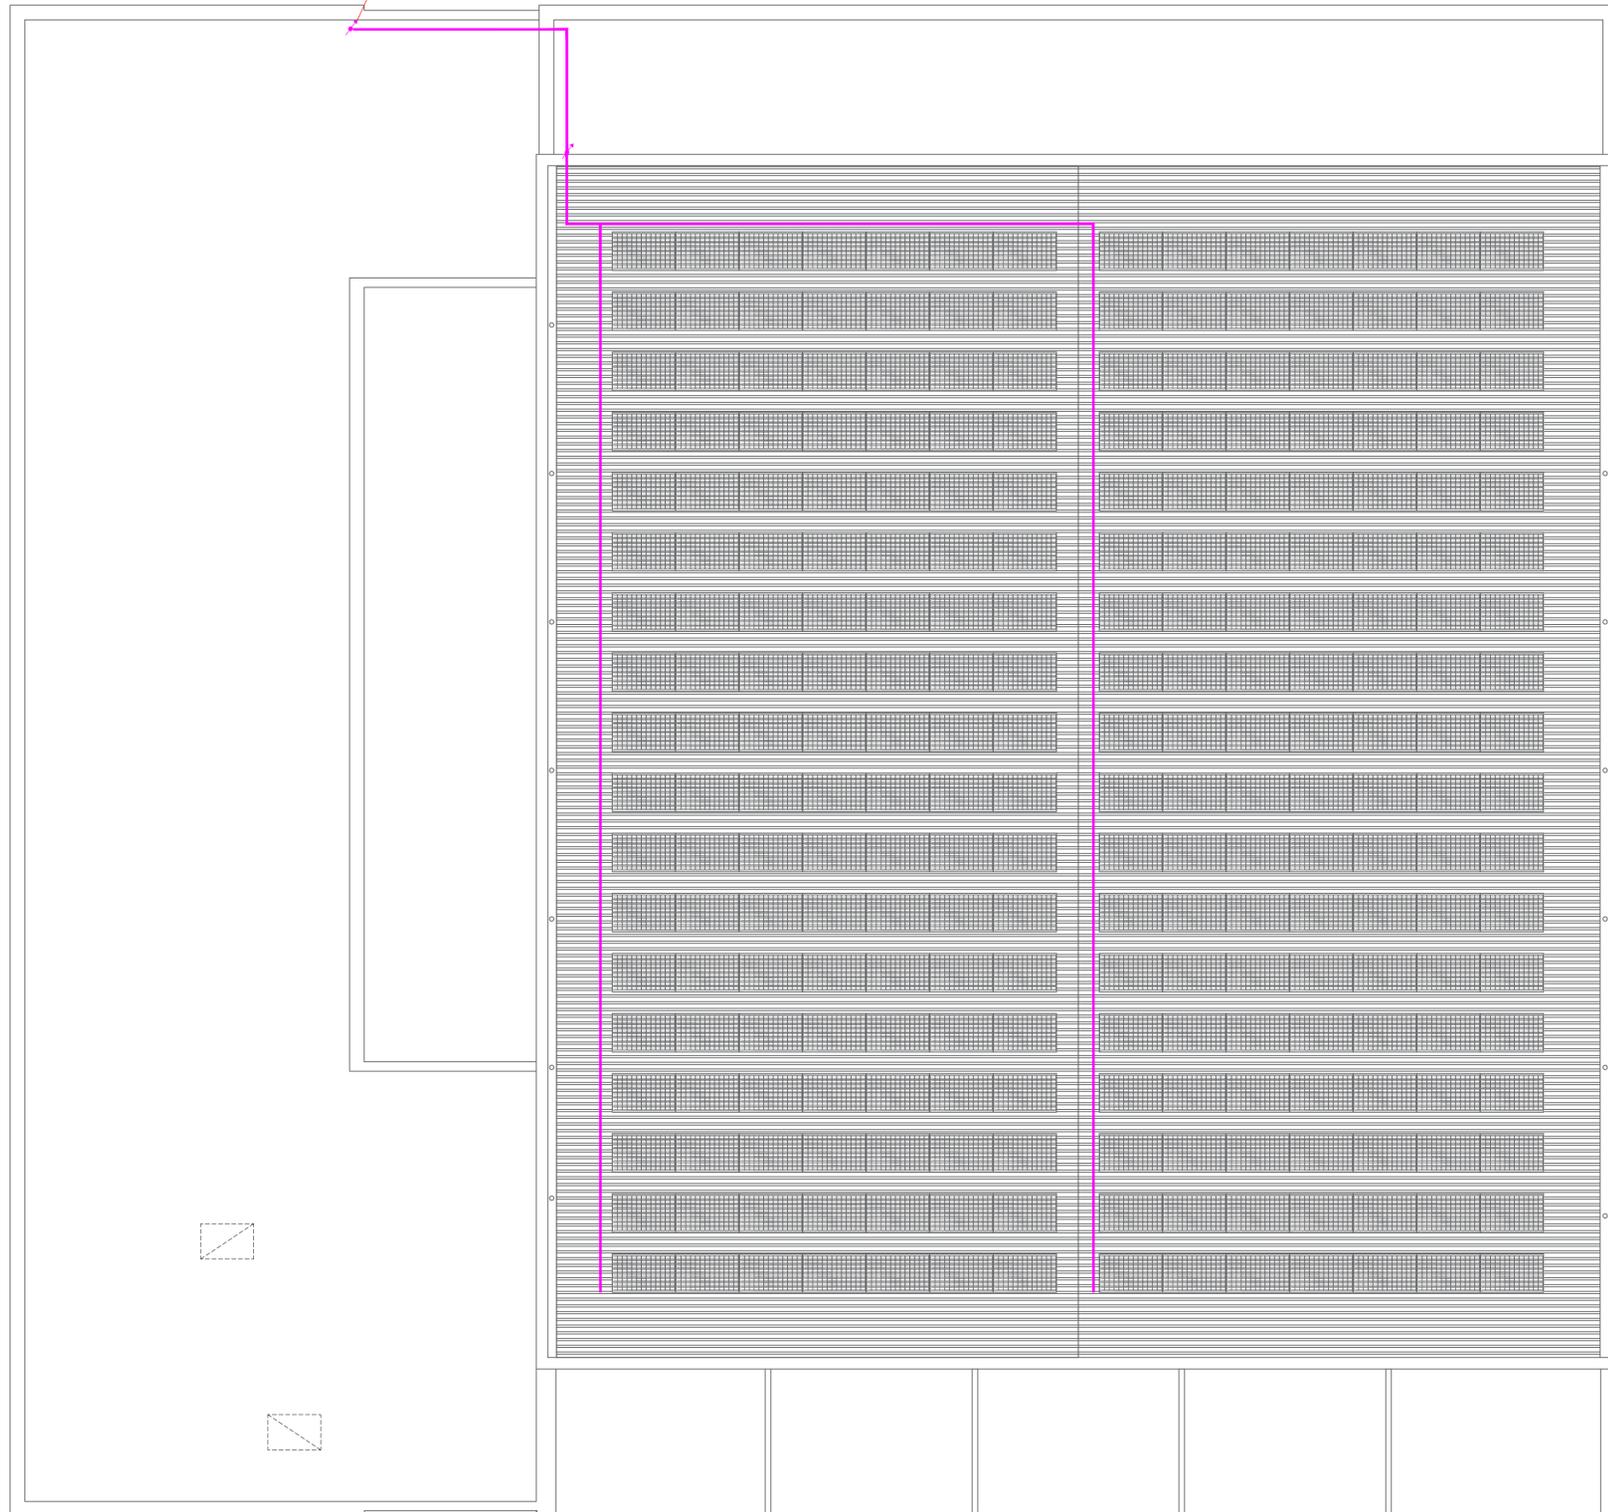

LEGENDA				
		ESTINTORE IDRICO conforme al D.M. 07/01/2005		TARGA OTTICO/ACUSTICA DI ALLARME conforme alla UNI 9795:2021
		ESTINTORE A CO ₂ conforme al D.M. 07/01/2005		ILLUMINAZIONE DI EMERGENZA conforme alla UNI 1838:2013
		ESTINTORE A VERMICULITE conforme al D.M. 07/01/2005		STRUTTURE SEPARANTI EI60
		ALLARME MANUALE ANTINCENDIO conforme alla UNI 9795:2021		PORTA EI 60
		INTERRUTTORE ELETTRICO GENERALE		LUNGHEZZA PERCORSI DI ESODO
		PERCORSO DI USCITA ORIZZONTALE		CARTELLONISTICA DI ESODO A PARETE
		CARTELLONISTICA IMPIANTO FOTOVOLTAICO		USCITA DI EMERGENZA
		ELEMENTO DI APERTURA DOTATO DI MANIGLIONI A FACILE SPINTA MARCATI CE conforme alla UNI EN 1125		

La cartellonistica dovrà essere conforme al D.Lgs. 81/08 ed omologata nel rispetto della normativa vigente.
 La segnaletica sarà conforme alla norma UNI EN ISO 7010:2021.

LEGENDA AREE	
	COMPARTIMENTO - Impianto sportivo S= 1.466,13 mq
	COMPARTIMENTO - Locale inverter S= 10,18 mq
	COMPARTIMENTO - Deposito ricarica carrozzine atleti S= 22,17 mq
	COMPARTIMENTO - Deposito 1 / Saletta S= 15,83 mq
	COMPARTIMENTO - Deposito 2 / Saletta S= 15,81 mq
	COMPARTIMENTO - Deposito 3 S= 15,56 mq

COLLEGAMENTI ELETTRICI IMPIANTO FOTOVOLTAICO

Finanziato dall'Unione europea
NextGenerationEU

PIANO NAZIONALE DI RIPRESA E RESILIENZA - PNRRFinanziato dall'Unione Europea Next Generation EU
SPORT M5 C2 3.1 Cluster 1

COMUNE DI PARMA
Settore lavori pubblici
e Sismica

Realizzazione di un nuovo impianto sportivo
LA PALESTRA PER TUTTI
in località 'Moletolo, Via Luigi Anedda
CUP I95B22000080006 CIG 955307467

Il Responsabile Unico del Procedimento: **Ing. Marcello Bianchini Frassinelli**

Impresa Esecutrice:

Progettisti:

STUDIO TECNICO Q.S.A.
Via Sicuri 60/A 43124 Parma
Tel. 0521 257377
studioqa@studioqa.it

Collaboratori:

PROGETTO DEFINITIVO		ELABORATO N°			
OGGETTO PREVENZIONE INCENDI		PD.AS.AI.04			
TITOLO PLANIMETRIA COPERTURA		SCALA 1:100			
		DATA 20.07.2023			
Rev.	Data	Descrizione	Redatto	Verificato	Approvato
rev. 0	20.07.2023	prima emissione	A.P.	S.D.	S.B.
rev. 1	30.05.2024	seconda emissione	A.P.		
rev. 2					
rev. 3					
rev. 4					

Il presente elaborato è tutelato dalle leggi sul diritto d'autore. E' fatto divieto a chiunque di riprodurlo anche in parte se non per fini autorizzati.