



SEZIONE A1

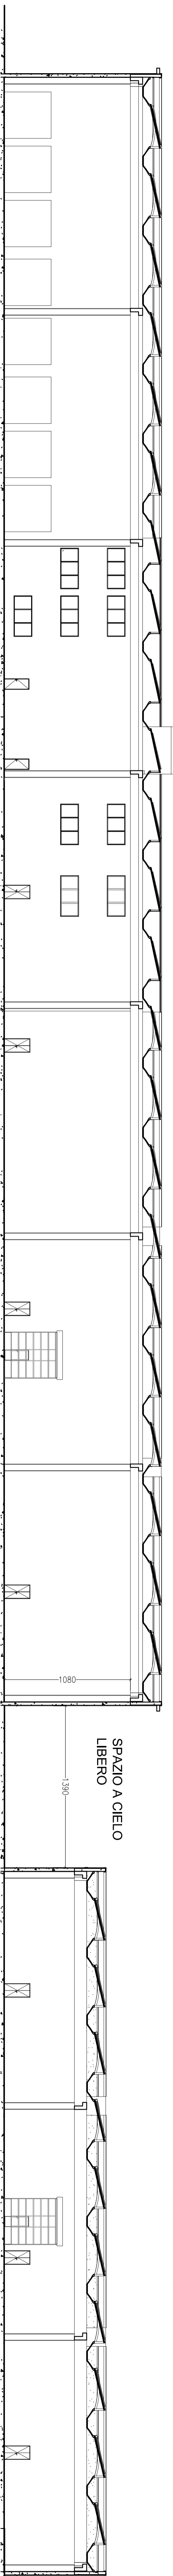

SEZIONE A2

LEGENDA ANTINCENDIO	
	Estintore portatile di tipo monodose; contenitori estinguenti a base d'acqua; contenitori di comando segnalibro
	Estintore estinguibile a polvere per fuochi C, CO2, A, B, C, D, K, 30 kg
	Impianto antiscampo di segnalibro per fuochi C, CO2, A, B, C, D, K, 30 kg
	Impianto antiscampo di segnalibro per fuochi C, CO2, A, B, C, D, K, 30 kg con sistema di segnalibro per fuochi C, CO2, A, B, C, D, K, 30 kg
	Impianto antiscampo di segnalibro per fuochi C, CO2, A, B, C, D, K, 30 kg con sistema di segnalibro per fuochi C, CO2, A, B, C, D, K, 30 kg e sistema di segnalibro per fuochi C, CO2, A, B, C, D, K, 30 kg
	Impianto antiscampo di segnalibro per fuochi C, CO2, A, B, C, D, K, 30 kg con sistema di segnalibro per fuochi C, CO2, A, B, C, D, K, 30 kg e sistema di segnalibro per fuochi C, CO2, A, B, C, D, K, 30 kg e sistema di segnalibro per fuochi C, CO2, A, B, C, D, K, 30 kg
	Impianto antiscampo di segnalibro per fuochi C, CO2, A, B, C, D, K, 30 kg con sistema di segnalibro per fuochi C, CO2, A, B, C, D, K, 30 kg e sistema di segnalibro per fuochi C, CO2, A, B, C, D, K, 30 kg e sistema di segnalibro per fuochi C, CO2, A, B, C, D, K, 30 kg e sistema di segnalibro per fuochi C, CO2, A, B, C, D, K, 30 kg

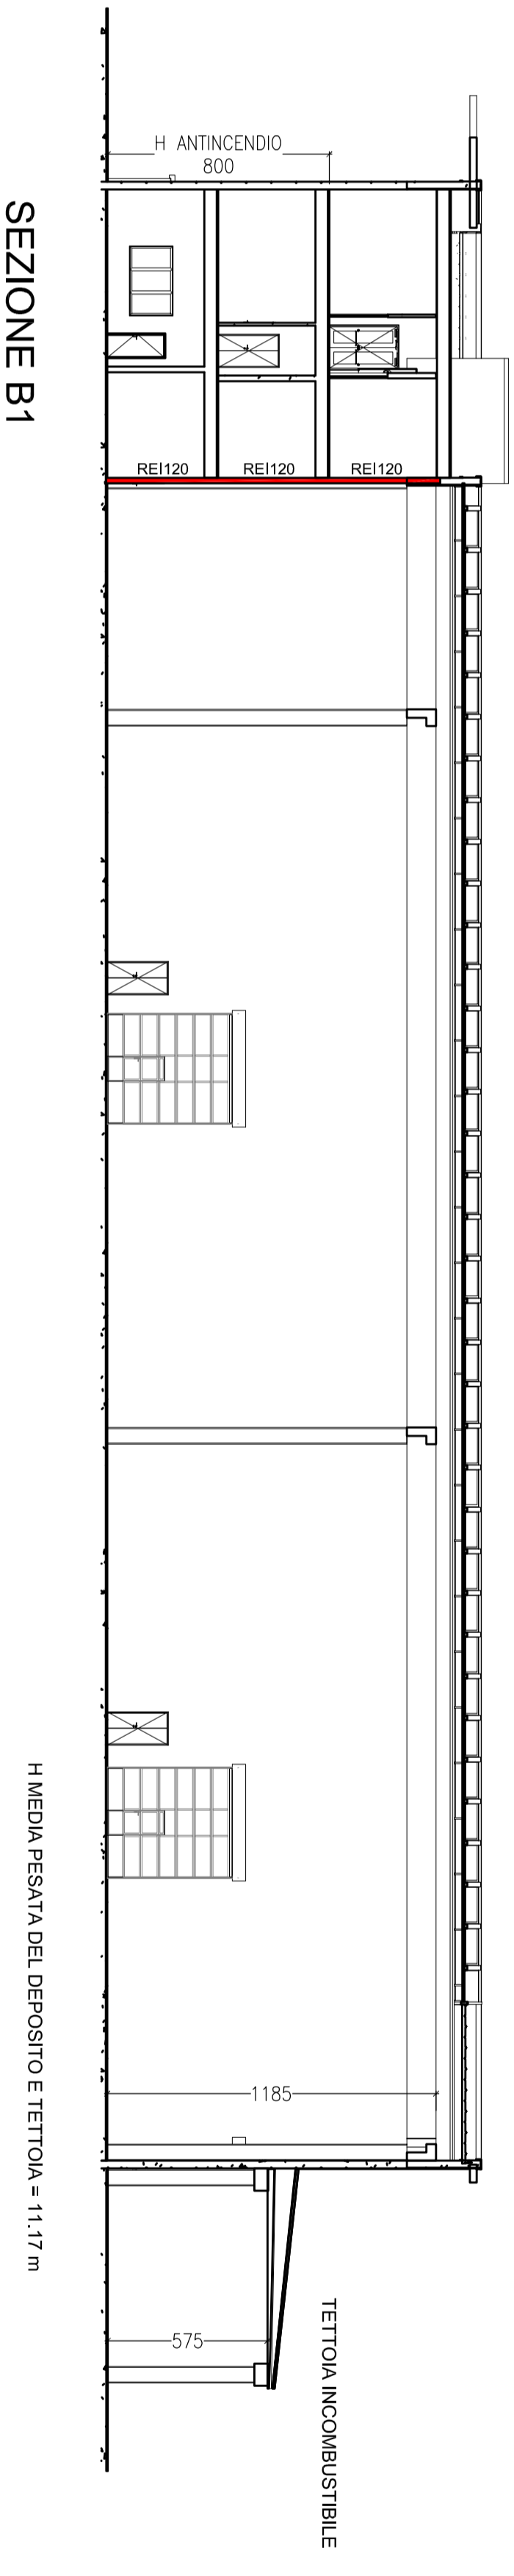

SEZIONE B1

S.T.P. ENGINEERING S.p.A.
 VIA FERRARI, 4 - 48013 LANZHIRANO (PR)
 TEL. 0521857222 - CELL. 3487675176 - FAX 0521857222
 WWW.STPENGINEERING.NET - E-MAIL: INFO@STPENGINEERING.NET

REGIONE EMILIA ROMAGNA
 PROV. DI PARMA
 COMUNE DI PARMA

PROGETTO UNICO AI SENSI ART. 33
COMUN. 1 LETT. B L.N. 54/81/17
PROGETTO PER AMPLIAMENTO E TRASFORMAZIONE
DITTA GRECI INDUSTRIAL ALIMENTARE S.p.A.

COMITENTE:
 GRECI INDUSTRIAL ALIMENTARE S.p.A.
 Via Traversara n°36, Loc. Ravenna - 43122 Parma (PR)
 P.I. 0726580298

PROGETTO:
 FABBRILITAZIONE
 ESECUZIONE
 D.L.

TAVOLA:
 SEZIONI A1-A2-B1

REVISIONI:
 N° **VF_5**
 DATA: 12/03/2024
 SCALA: 1:200

IL PR. ARCHITETTICO:
 IL PR. STRUTTURALE:
 IL PR. INGEGNERIA:

COMPARTIRE:
 GRECI INDUSTRIAL ALIMENTARE S.p.A.

PRATICA VVF n. 1363