
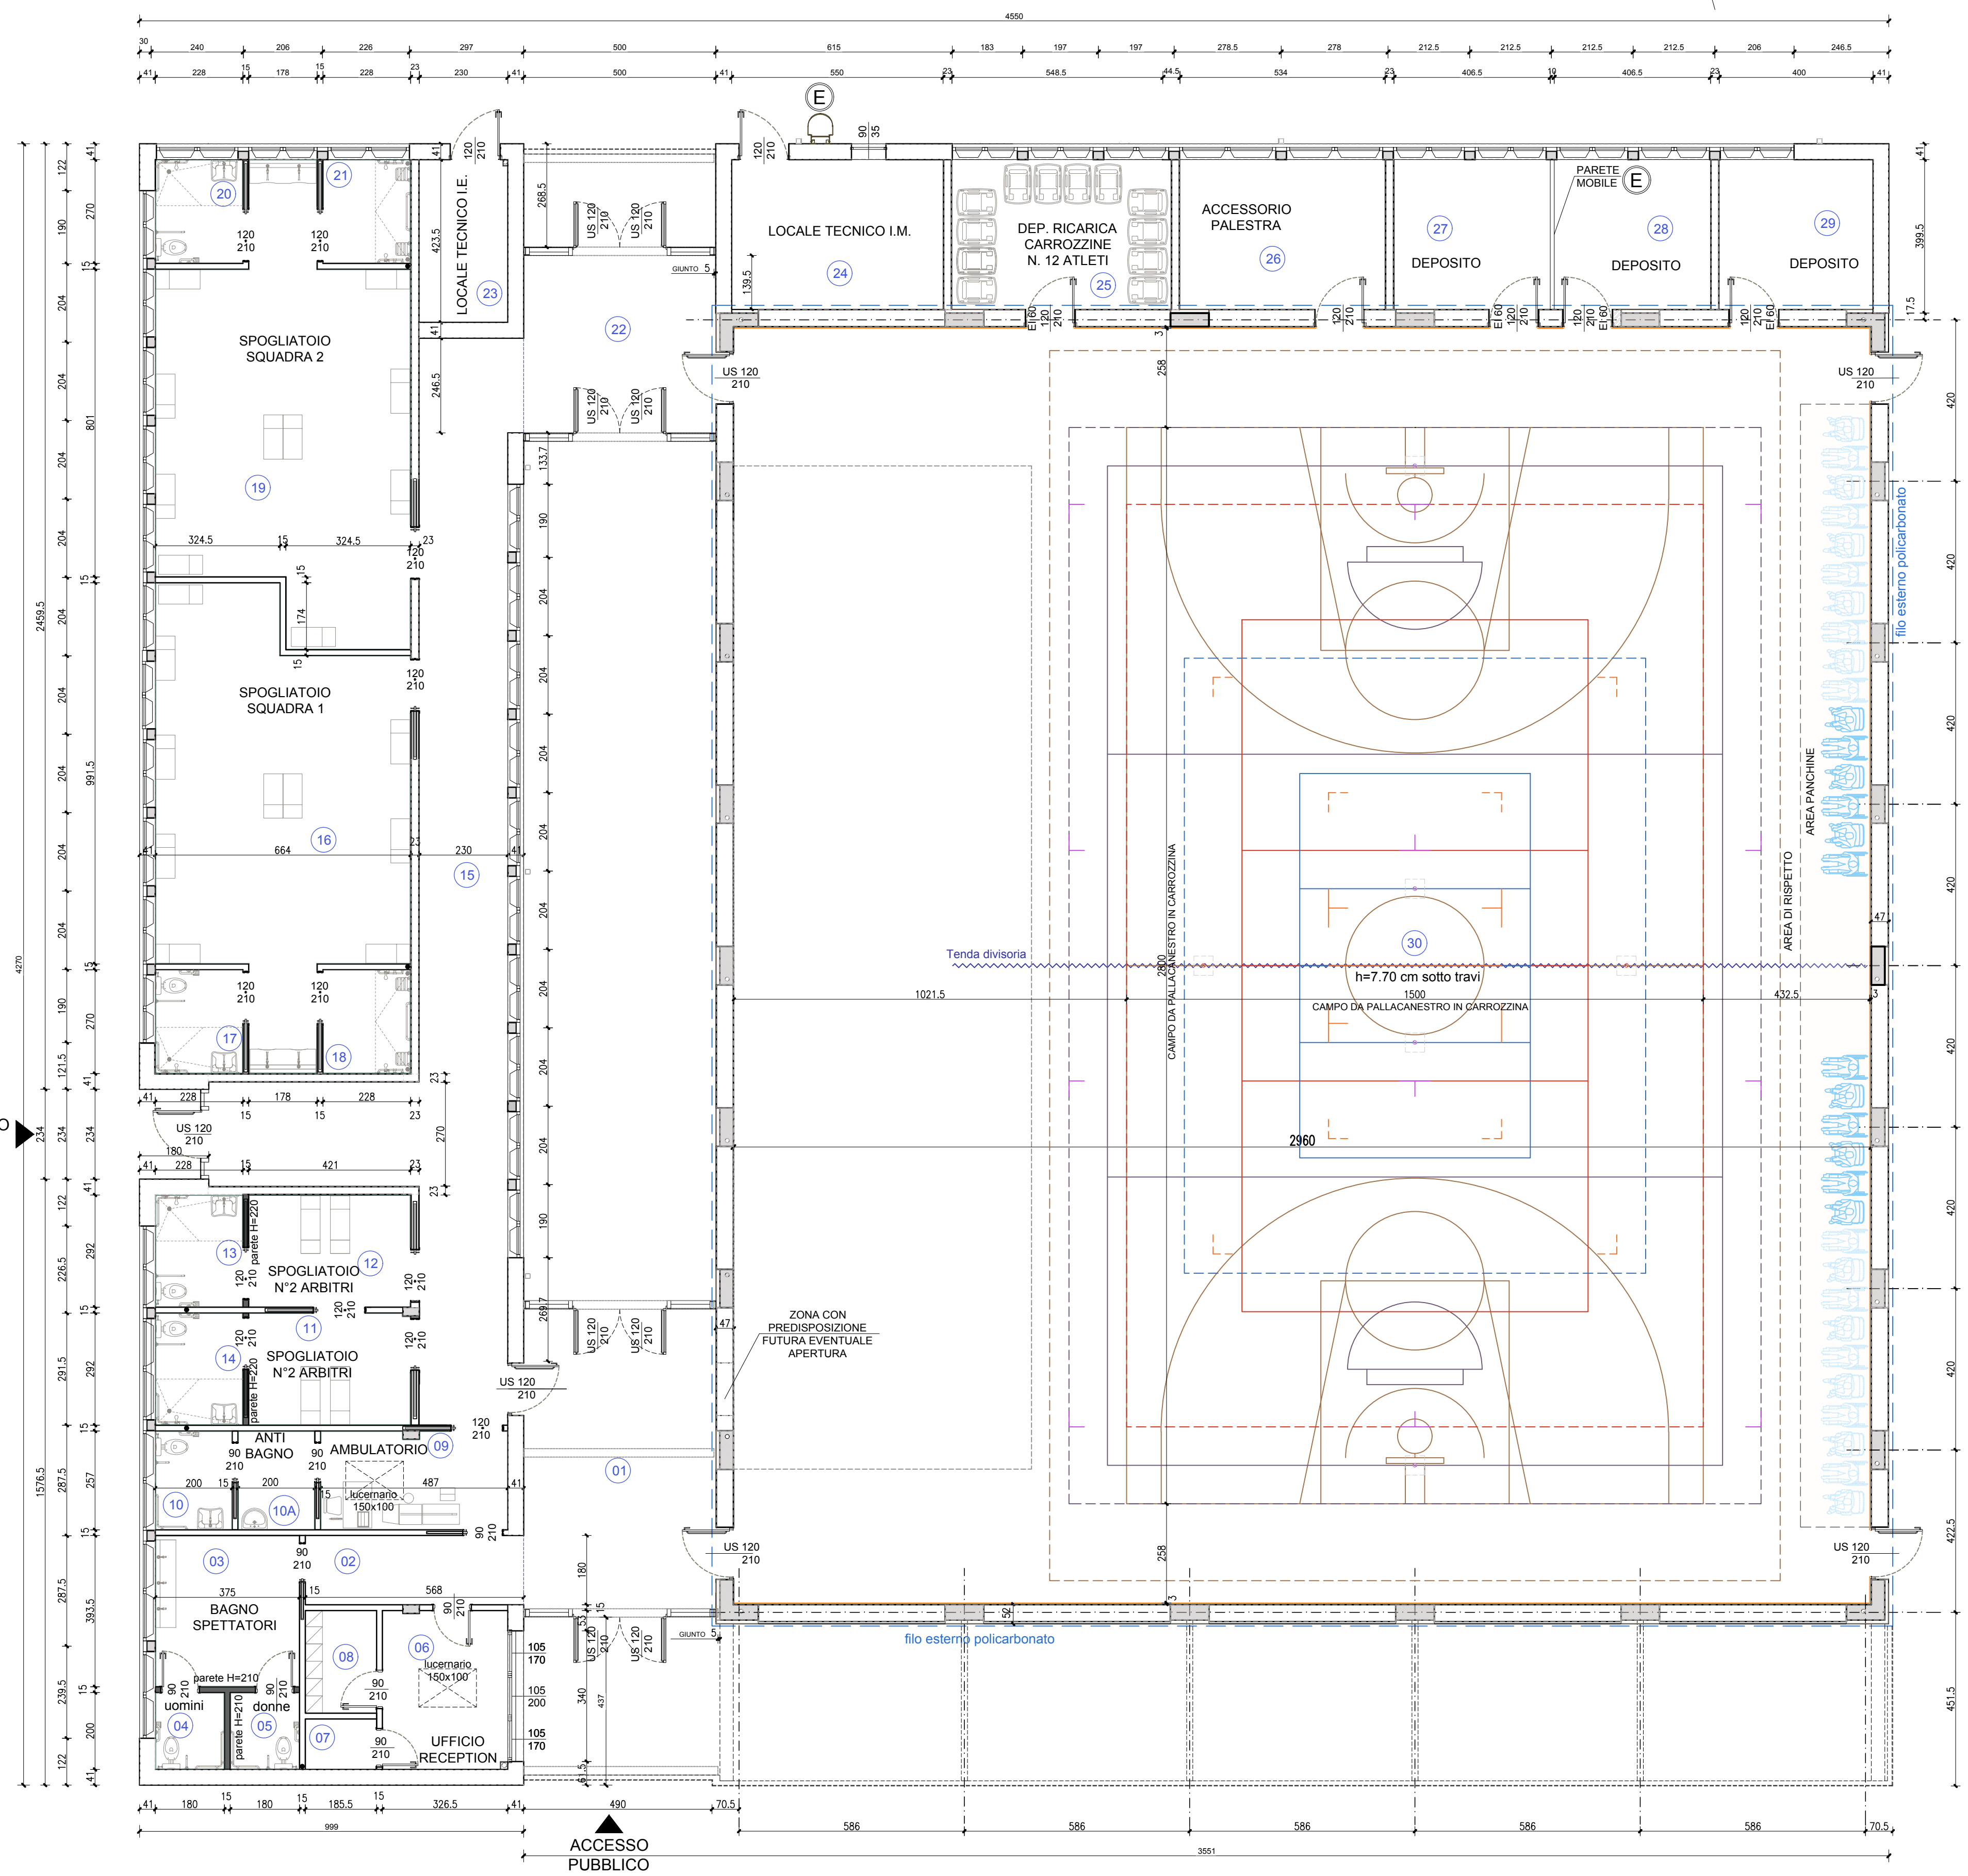


PIANTA PIANO TERRA
(livello 0.00 m)

scala 1:100

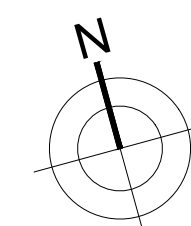

N.	LOCALE	S.U. (m2)	ALT. (m)	SUPERFICIE ILLUMINANTE				SUPERFICIE AERANTE										
				l	h	cad	Sup. di progetto soffitto (sup. x 2)	R.I. minimo	R.I.	l	h	cad	Sup. di progetto (m2) parete soffitto	R.A. minima	R.A.			
1	Hall / Ingresso	38,97	3,15	5,00	2,70	2	27,00											
2	Corridoio servizi	10,22	2,93/3,05															
3	Servizio igienico spett.	14,52	2,93	2,59	0,60	1	1,55			0,107	2,59	0,60	1	1,55		0,107		
4	WC uomini	3,48	2,93	2,25	0,60	1	1,35			0,387	2,25	0,60	1	1,35		0,387		
5	WC donne	3,48	2,93															
6	Ufficio / Reception	13,46	2,93/3,05	3,70	1,70	1	6,29											
7	Deposito	2,44	2,93	1,00	1,50	1		3,00	0,125	0,690	1,00	1,50	1		1,50	0,125	0,578	
8	Archivio	4,95	2,93															
9	Ambulatorio	12,19	2,93/3,05	1,00	1,50	1		3,00	0,125	0,246	1,00	1,50	1		1,50	0,125	0,125	
10	WC	5,00	2,93	2,59	0,60	1	1,55			0,315	2,59	0,60	1	1,55			0,315	
10A	Antibagno	5,00	2,93															
11	Spogliatoio G/I	12,06	2,93															
12	Spogliatoio G/I	12,08	2,93															
13	WC / Doccia	6,50	2,93	2,13	0,60	1	1,28			0,197	2,13	0,60	1	1,28			0,197	
14	WC / Doccia	6,50	2,93	2,63	0,60	1	1,58			0,242	2,63	0,60	1	1,58			0,242	
15	Corridoio servizi	80,85	2,93/3,05															
16	Spogliatoio	63,91	2,93	1,76	0,60	5	5,28			0,0625	0,082	1,76	0,60	5	5,28		0,0625	0,082
17	WC/Doccia	6,00	2,93	1,76	0,60	1	1,06			0,176	1,76	0,60	1	1,06			0,176	
18	Doccia	6,00	2,93															
19	Spogliatoio	63,81	2,93	1,76	0,60	6	6,33			0,0625	0,099	1,76	0,60	6	6,33		0,0625	0,099
20	WC / Doccia	6,00	2,93	3,88	0,60	1	2,33			0,388	3,88	0,60	1	2,33			0,388	
21	Doccia	6,00	2,93	1,76	0,60	1	1,272			0,212	1,76	0,60	1	1,272			0,212	
22	Zona attesa	23,07	3,15	5,00	2,70	2	27,00			1,170								
23	Locale tecnico I.E	9,74	3,05															
24	Locale tecnico I.M	21,40	3,01															
25	Dep. Ricarica carrozzine	22,17	3,01	1,69	0,60	3	3,04			0,137	1,69	0,60	3	3,04			0,137	
26	Accessorio palestra	20,75	3,01	2,50	0,60	2	3,00			0,290	2,50	0,60	2	3,00			0,290	
27	Deposito	15,81	3,01	1,84	0,60	2	2,21			0,139	1,84	0,60	2	2,21			0,139	
28	Deposito	15,81	3,01	1,84	0,60	2	2,21			0,139	1,84	0,60	2	2,21			0,139	
29	Deposito	15,56	3,01	1,92	0,60	1	1,15			0,070	1,92	0,60	1	1,15			0,070	
30	Palestra multifunzionale	979,55	7,70	4,86	4,00	10	194,4											
				2,88	4,00	4	46,08											
				3,20	4,00	12	153,60											

OPERE DA PREVEDERSI IN SUCCESSIVI STRALCI

- LINEA VITA FABBRICATO
- BARRIERA ACUSTICA LUTA
- CAMMINAMENTO SU COPERTURA SERVIZI
- FINESTRATURE INTERNE CORPO PALESTRA
- TRIBUNA SPETTATORI
- BALAUSTRATA ANTITRAUMA LATO TRIBUNA
- CONTROSOFFITTI FONOASSORBENTI
- PERGOLATO PATIO INTERNO
- SCALE DI ACCESSO ALLA COPERTURA

(E) indicazione puntuale delle opere non previste in progetto benché rappresentate nel presente elaborato grafico

Finanziato dall'Unione europea
NextGenerationEU

PIANO NAZIONALE DI RIPRESA E RESILIENZA - PNRR Finanziato dall'Unione Europea Next Generation EU
SPORT M5 C2 3.1 Cluster 1

COMUNE DI PARMA
Settore lavori pubblici e Sismica

Realizzazione di un nuovo impianto sportivo
LA PALESTRA PER TUTTI

in località Moletolo, Via Luigi Anedda
CUP I95B2200080006 CIG 955307467

il Responsabile Unico del Procedimento: **Ing. Marcello Bianchini Frassinelli**

Impresa Esecutrice:

GRENTI S.p.A.
Via Guglielmo Marconi, 6
43040 Solignano Parma Italia
tel +39 0525 54542
info@grenti.it

Progettisti:

Società di ingegneria
Str. Cavagnari, 10 - 43126 PARMA - Italy
Tel. 0521089773 Fax 0521488805
info@aerre.com
AERRE P&L engineering
DIRETTORE: Bonati Silvio
FONDATARE: 1982 V.P.A. 1982

Collaboratori:

Studio Ing Giampaolo Vecchi
Consulenza e progettazione
impianti elettrici ed illuminazione
Via Mazzini, 22 - 43013 Langhirano PR

Studio Ingegneria Dalmonte
Consulenza e progettazione
impianti meccanici
Via T. Tasso, 2 - 40033
Casalecchio di Reno BO

PROGETTO ESECUTIVO

OGGETTO: **ARCHITETTONICI**

TITOLO: **PIANTA PIANO TERRA - LIVELLO 0.00**

ELABORATO N° **PE.AS.AR.05**

SCALA: **1:100**

DATA: **09.08.2024**

Rev.	Data	Descrizione	Redatto	Verificato	Approvato
rev. 0	09.08.2024	emissione	Barbarini	Bonati	Bonati
rev. 1					
rev. 2					
rev. 3					
rev. 4					

Il presente elaborato è tutelato dalle leggi sul diritto d'autore. E' fatto divieto a chiunque di riprodurlo anche in parte se non per fini autorizzati.

ELABORATO N° **PE.AS.AR.05**

SCALA: **1:100**

DATA: **09.08.2024**

Rev.	Data	Descrizione	Redatto	Verificato	Approvato
rev. 0	09.08.2024	emissione	Barbarini	Bonati	Bonati
rev. 1					
rev. 2					
rev. 3					
rev. 4					