




PIANTA PIANO TERRA
ADEGUAMENTO COMPARTIMENTAZIONE AL FUOCO EI
SCALA 1:100

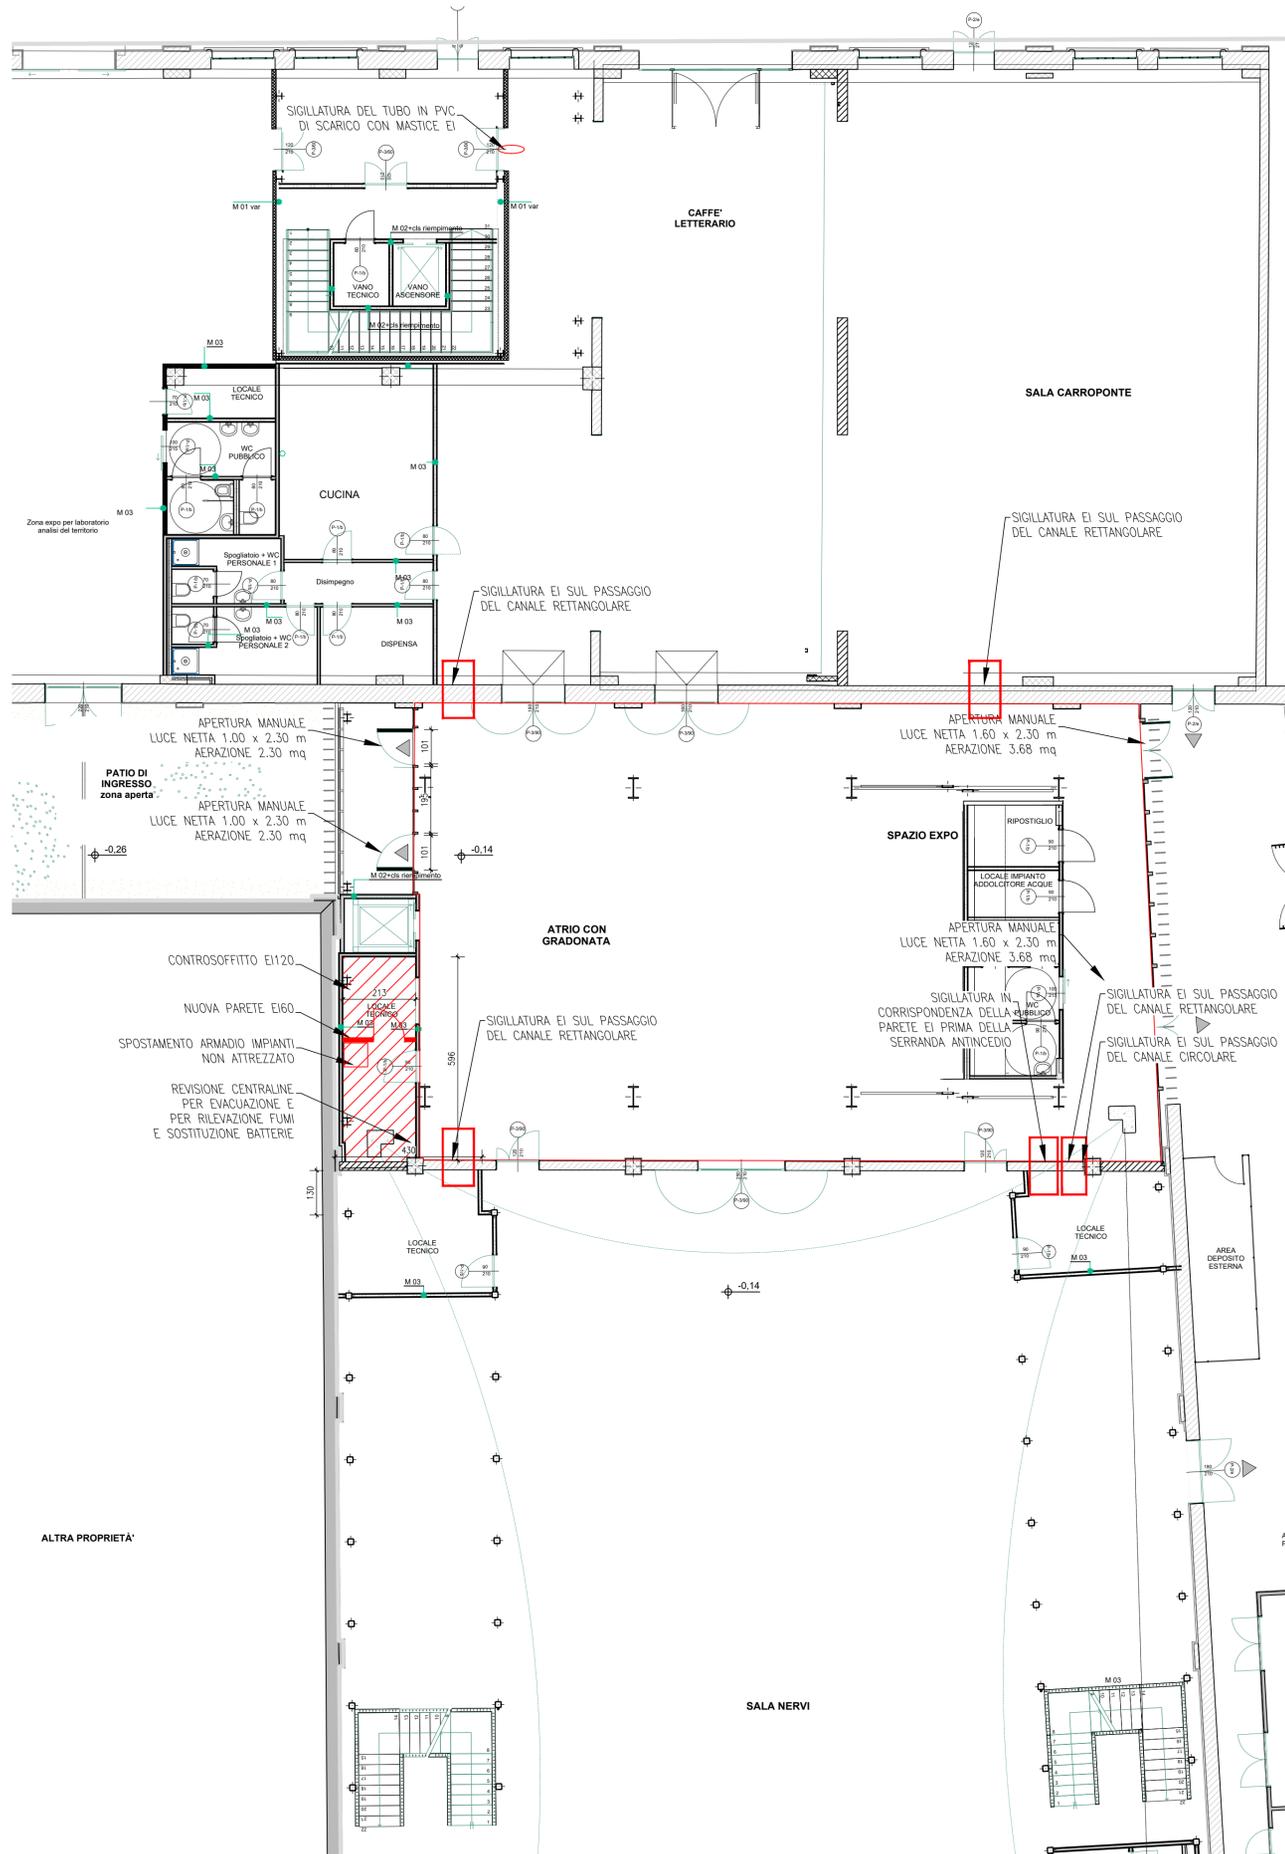


PIANTA PIANO PRIMO
VANO SCALE E LOCALE TECNICO
COMPARTIMENTAZIONE AL FUOCO EI
SCALA 1:100

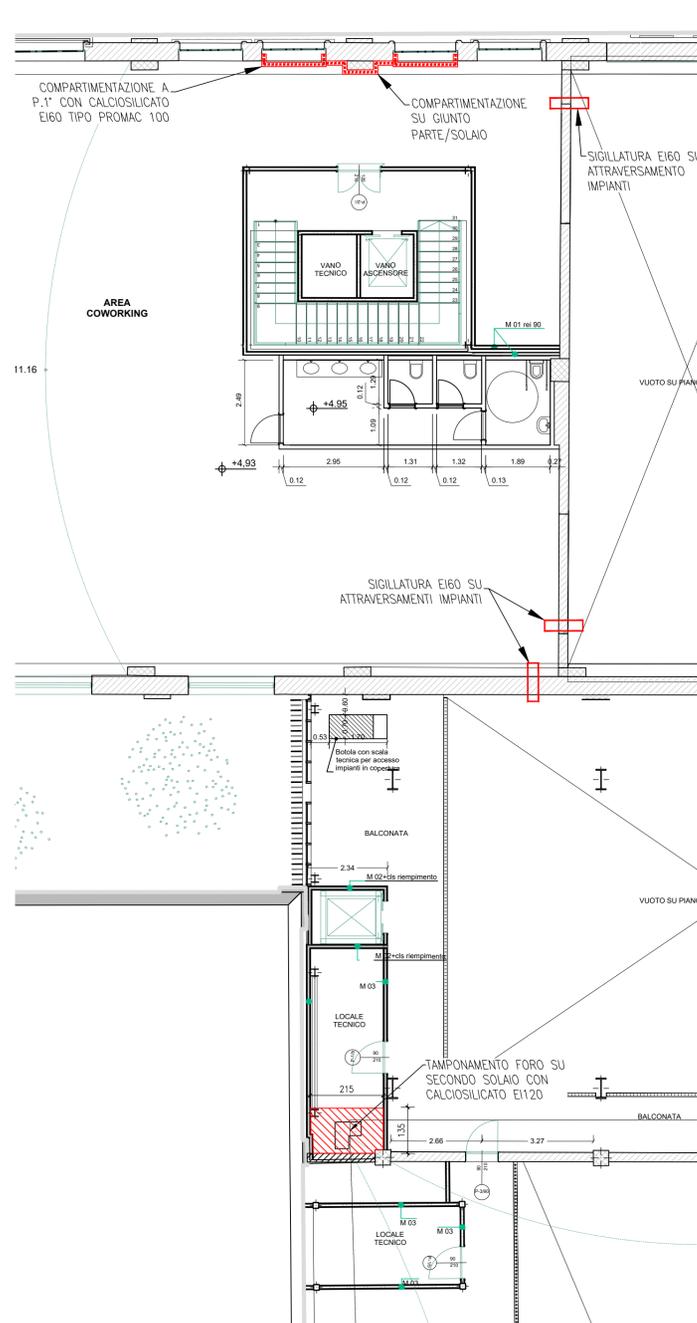

SEZIONE FRONTE NORD - VANO SCALE
COMPARTIMENTAZIONE AL FUOCO EI A P. 1°
SCALA 1:50

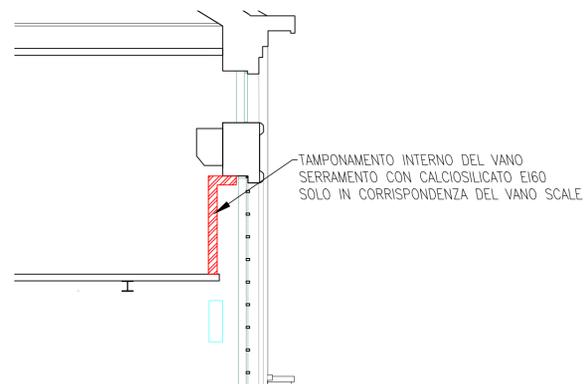

SEZIONE LOCALE TECNICO
COMPARTIMENTAZIONE AL FUOCO EI A P. 1°
SCALA 1:50

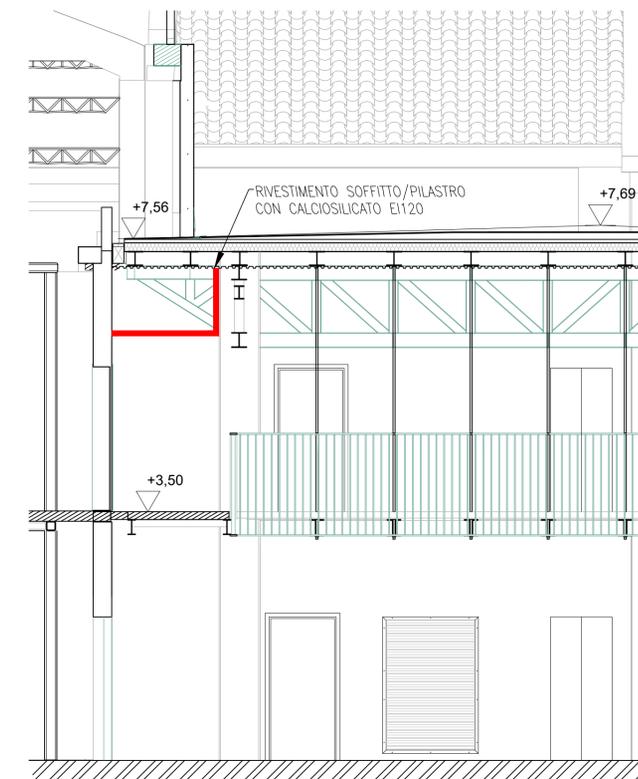

PROGETTO ESECUTIVO PER APPALTO - DIMENSIONI DA VERIFICARE IN CANTIERE



CUP 193D21001150004 - CUI L00162210348202100053

Workout Pasubio - Distretto delle imprese creative e rigenerazione urbana
Progetto di riqualificazione ex CSAC
Opere di completamento



Comune di Parma
SETTORE OPERE PUBBLICHE



Progettista dell'intero intervento, Direzione Lavori
Ing. Paolo Manfredi
G.T. Engineering s.r.l., Busseto (PR)
(CIG B1DC1ABE0B)



Progettazione acustica, Coordinamento per la Sicurezza in Progettazione e in Esecuzione
Ing. a Gabriella Magri
Studio Tecnico Q.S.A., Parma
(CIG B21234D5CF)



Progettazione antincendio, Direzione Operativa Antincendio
P.I. Michele Rainieri
Rainieri Studio Tecnico, Fidenza (PR)
(CIG B1A908AD1F)

Responsabile Unico di Progetto
Ing. Marcello Bianchini Frassinelli

PROGETTO ESECUTIVO

PROGETTO ARCHITETTONICO

Data 18.11.2024
Scala 1:100-50

Rev. N.	Data	Descrizione	Redatto	Verificato	Approvato
00	18.11.2024	EMISSIONE	-	-	Rainieri

PARTIZIONI E SIGILLATURE EI
PIANTE E SEZIONI
STATO DI PROGETTO

AR-PE-07

File:
E' vietata la riproduzione e diffusione in qualsiasi forma. Tutti i diritti sono riservati nei termini di legge al Comune di Parma