
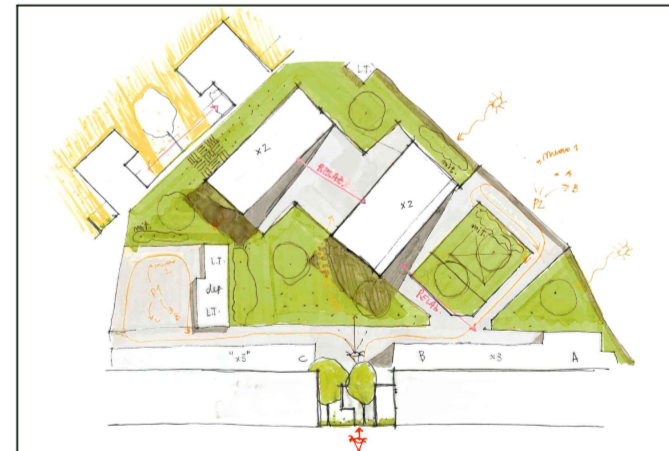


EDIFICIO C
TAVOLA IMPIANTI DI ILLUMINAZIONE
Scala 1:50cm

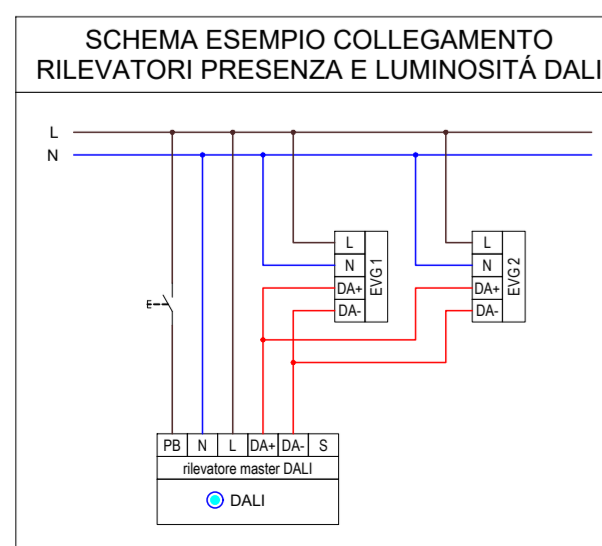

- Responsabile Unico di Progetto
Ing. MARCELLO BIANCHINI FRASSINELLI
- Progetto Architettonico, Strutturale ed Elettrico
Ing. ROBERTO CURZIO
- Collaborazione su progetto Architettonico
Dott.ssa ELENA CALVANO
- Collaborazione su Progetto Elettrico
Per. Ind. MANOLO BIANCHI
- Collaborazione su sistemazione esterni
Arch.a FRANCESCA BRAGLIA
- Collaborazione su progetto strutturale
Ing.a ROSARIA RAIMONDO
- Valutazione preventiva archeologica
Dott.ssa GLORIA CAPELLI
- Studio geologico
Dott. Geol. FABIO BUSSETTI
- Progetto Acustica Architettonica e Ambientale
Ing.a GABRIELLA MAGRI
- Progetto Antincendio
Ing.a PAOLA MICHELI
- Progetto Termotecnico
Per. Ind. PAOLO FEDELI
- Coordinamento della Sicurezza
Ing. LORENZO BENASSI

CUP I92B23000540006 - CUI L00162210348202300093 - IOP SSPRG337CFETZZUJ11

Intervento ATUSS – Agende trasformative Urbane per lo Sviluppo Sostenibile – di riqualificazione del complesso destinato alla formazione professionale “FORMA FUTURO” di Parma sito in Via La Spezia – POR FESR 2021/2027 – AZIONE 5.1.1

Progetto di Fattibilità Tecnico-Economica (PFTE)

revisione	data	descrizione	redatto da:	controllato da:	approvato da:
01	15/05/2024	emissione	P.I. Manolo Bianchi	ing. Roberto Curzio	ing. M. Bianchini Frassinelli
02					
03					



titolo elaborato:
Tavola impianti di illuminazione edificio C

elaborato:
IE 35

formato: 1261x594
scala: 1:50