




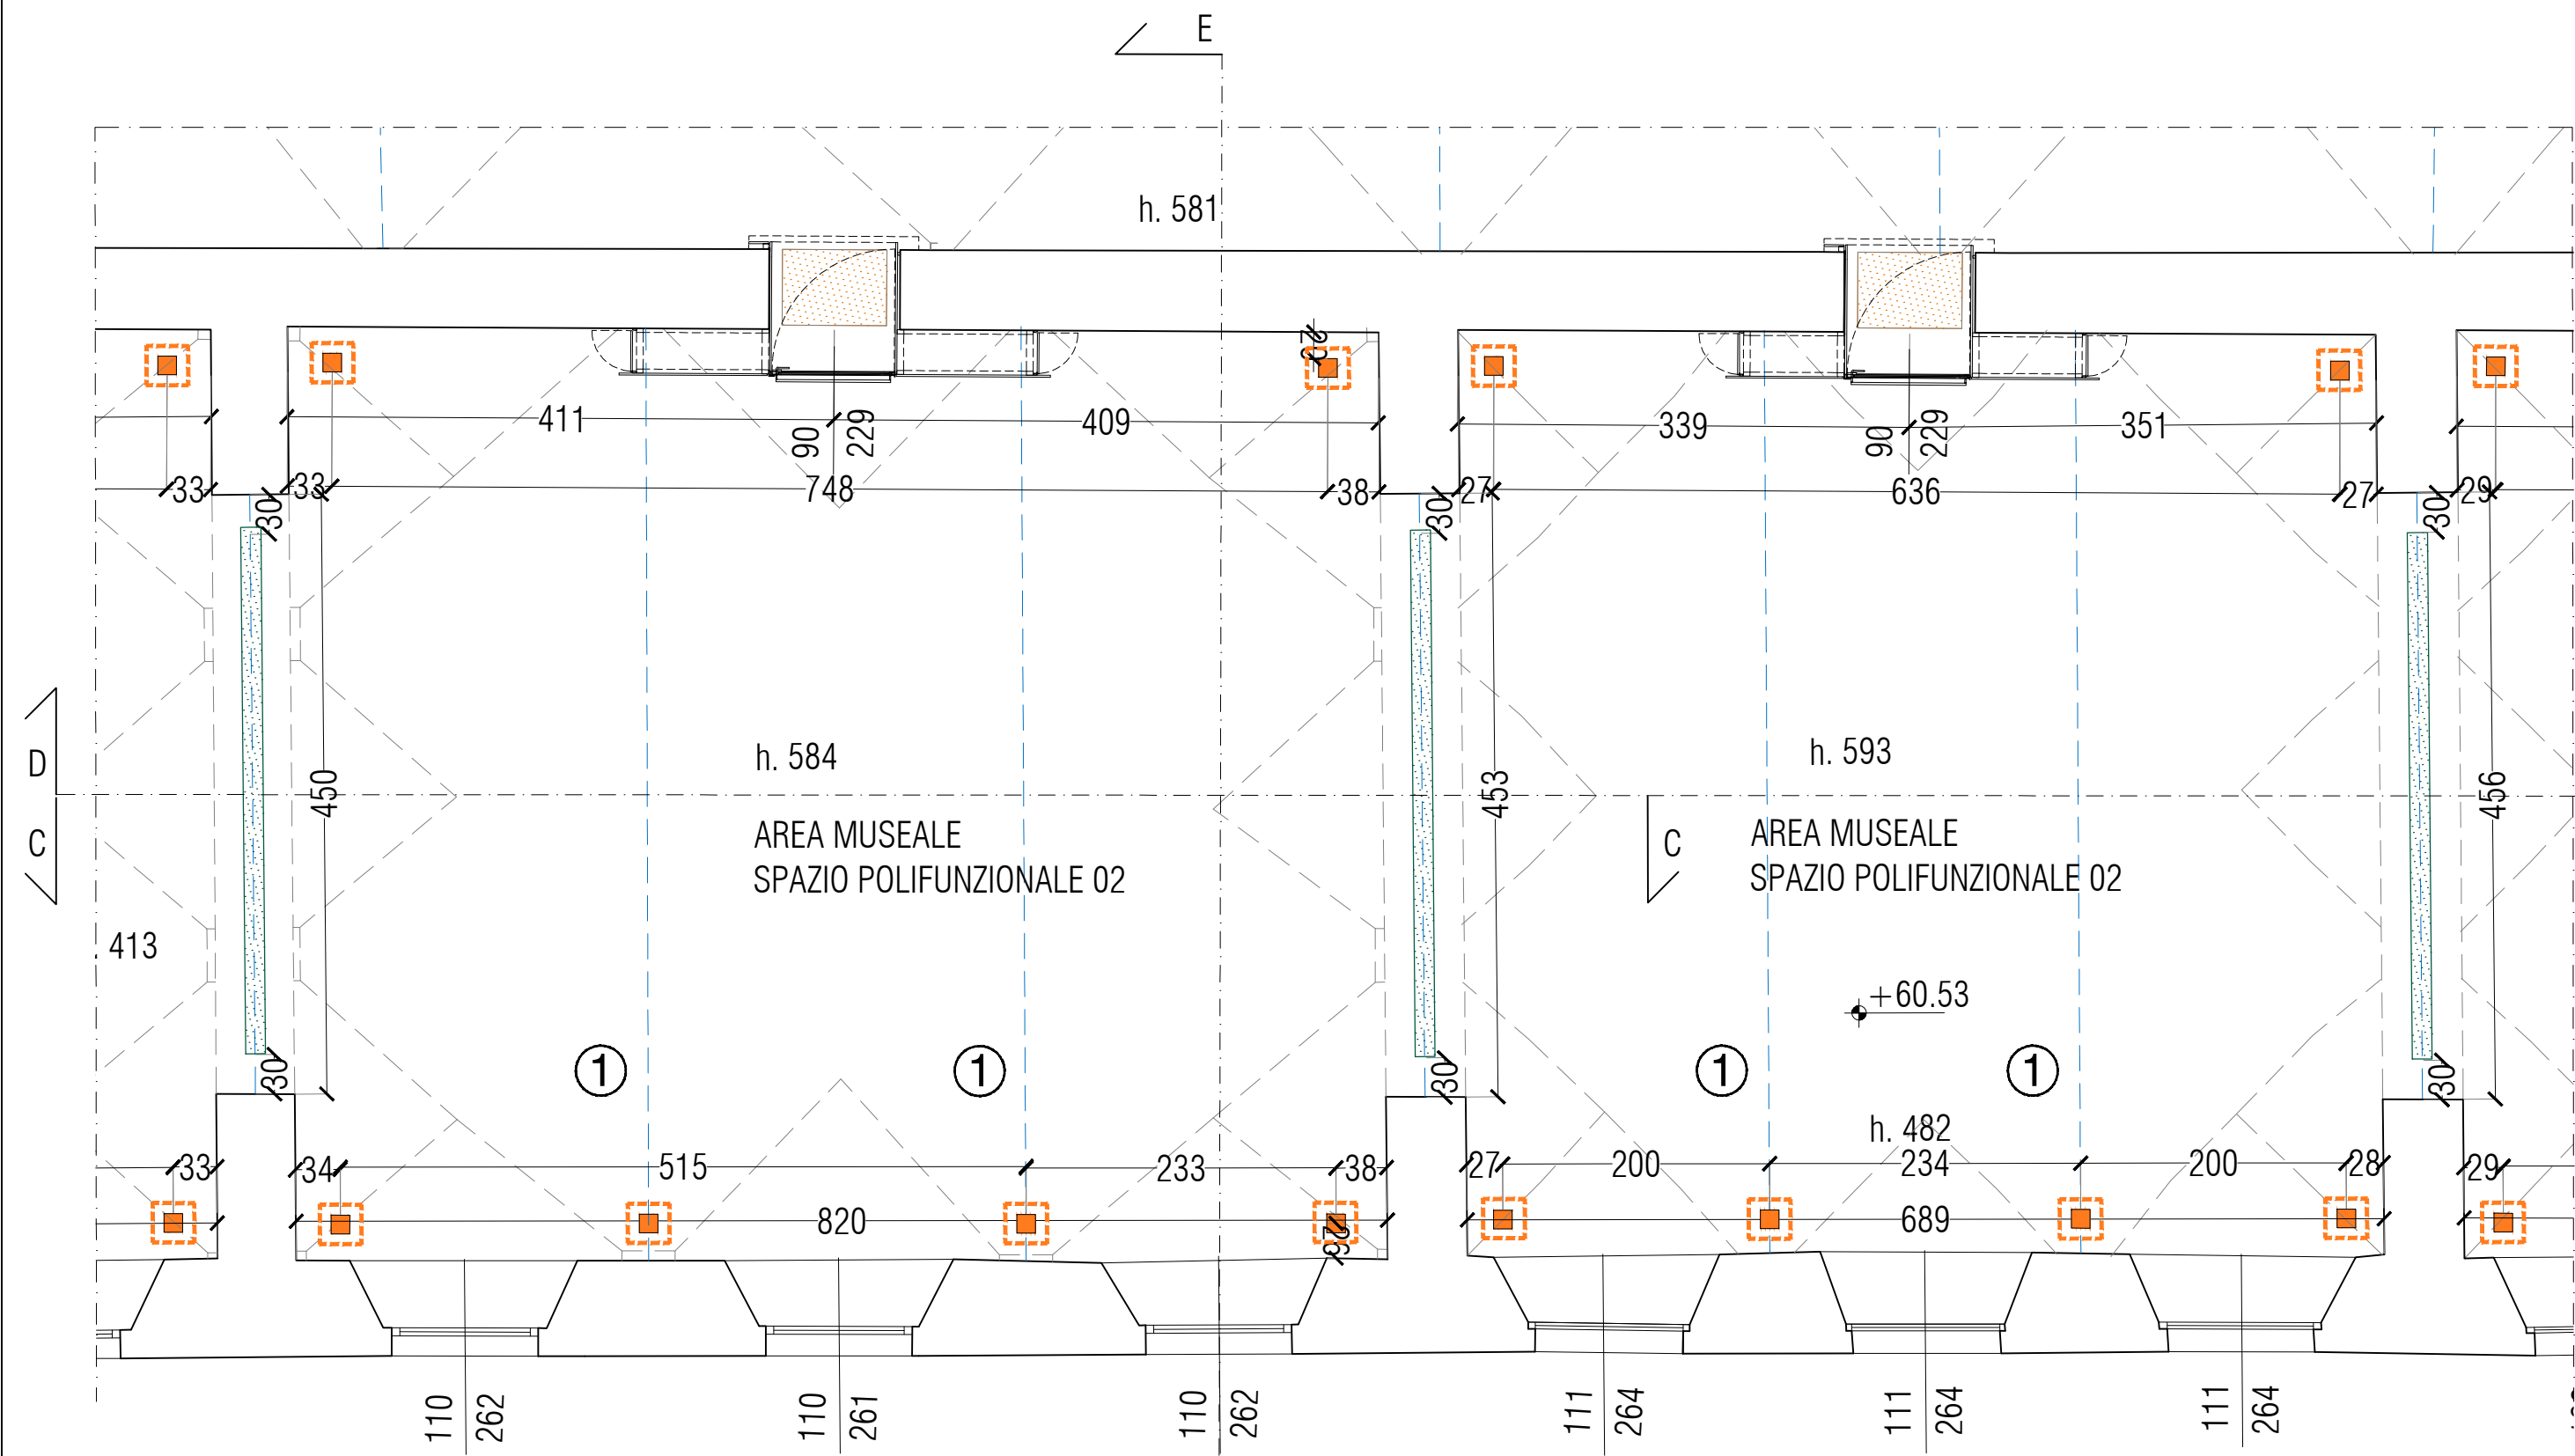


PROGETTO - ESTRATTO PIANTA PIANO PRIMO - scala 1:50

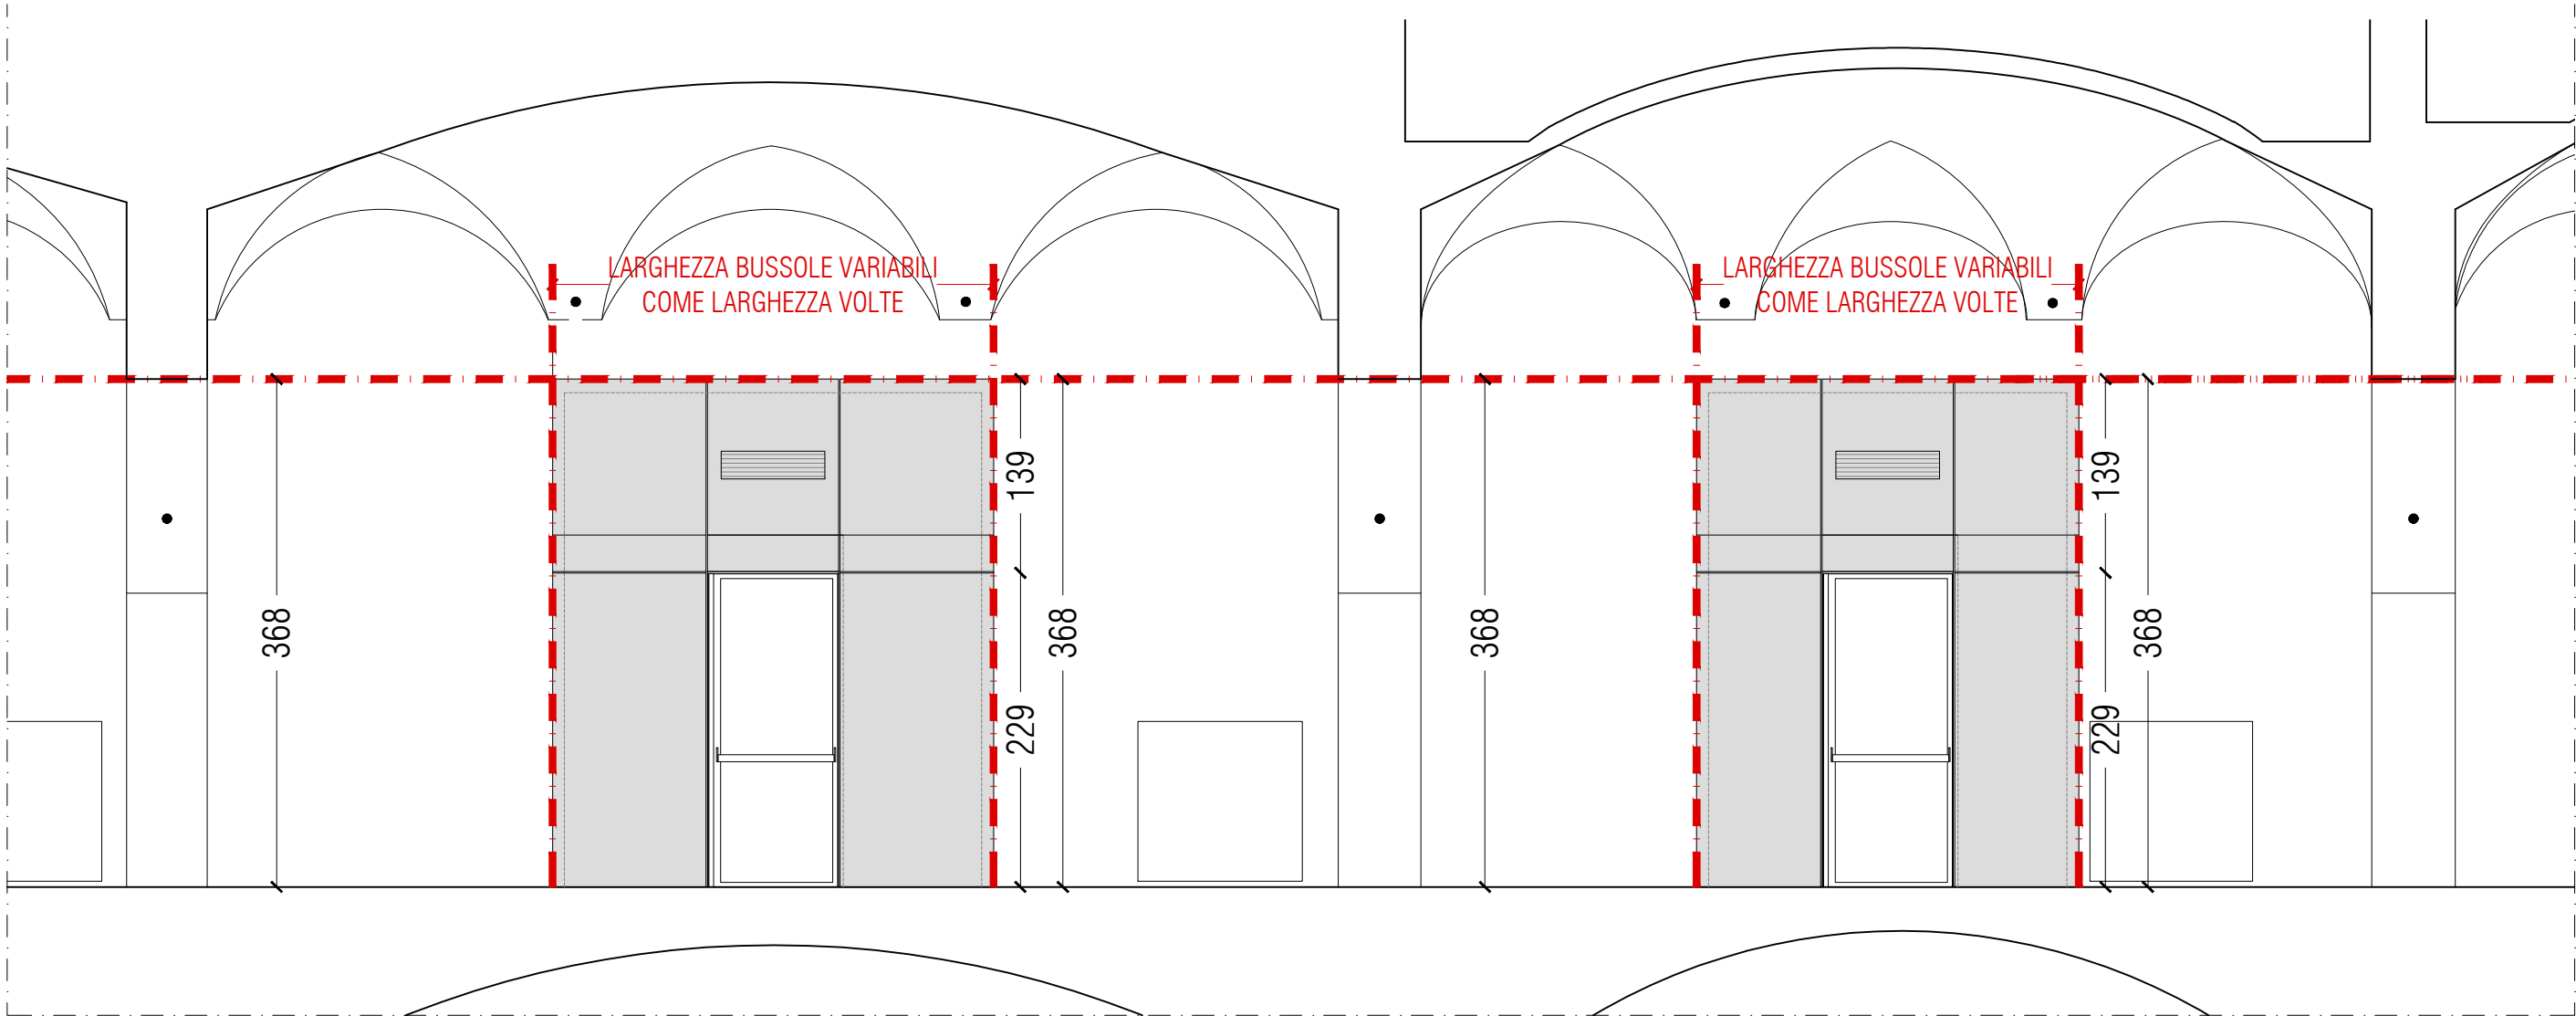

PROGETTO - SEZIONE D - scala 1:50

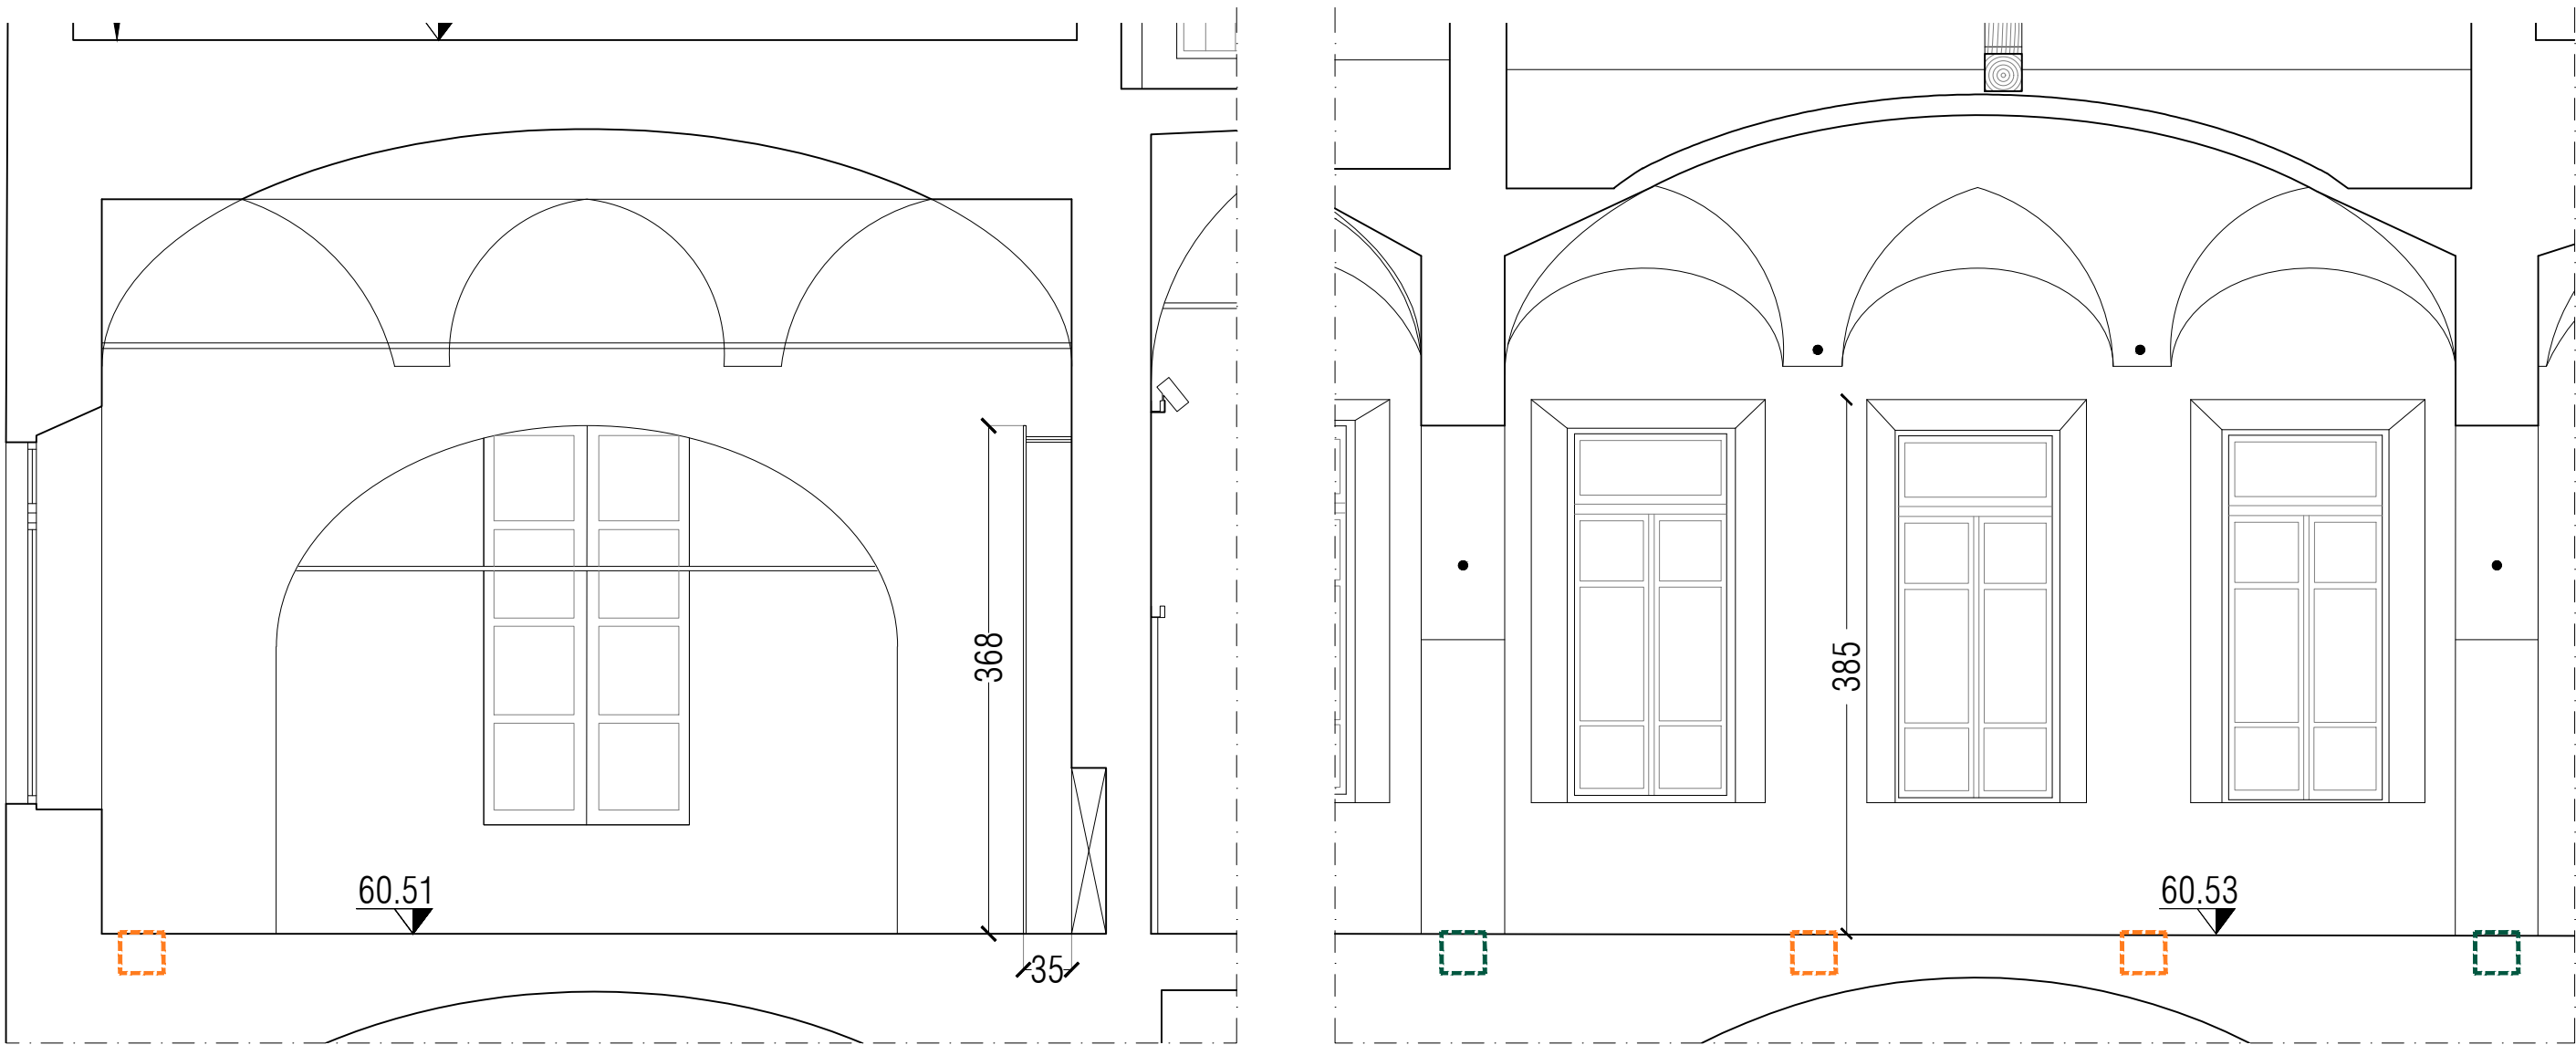

PROGETTO - SEZIONE E - scala 1:50

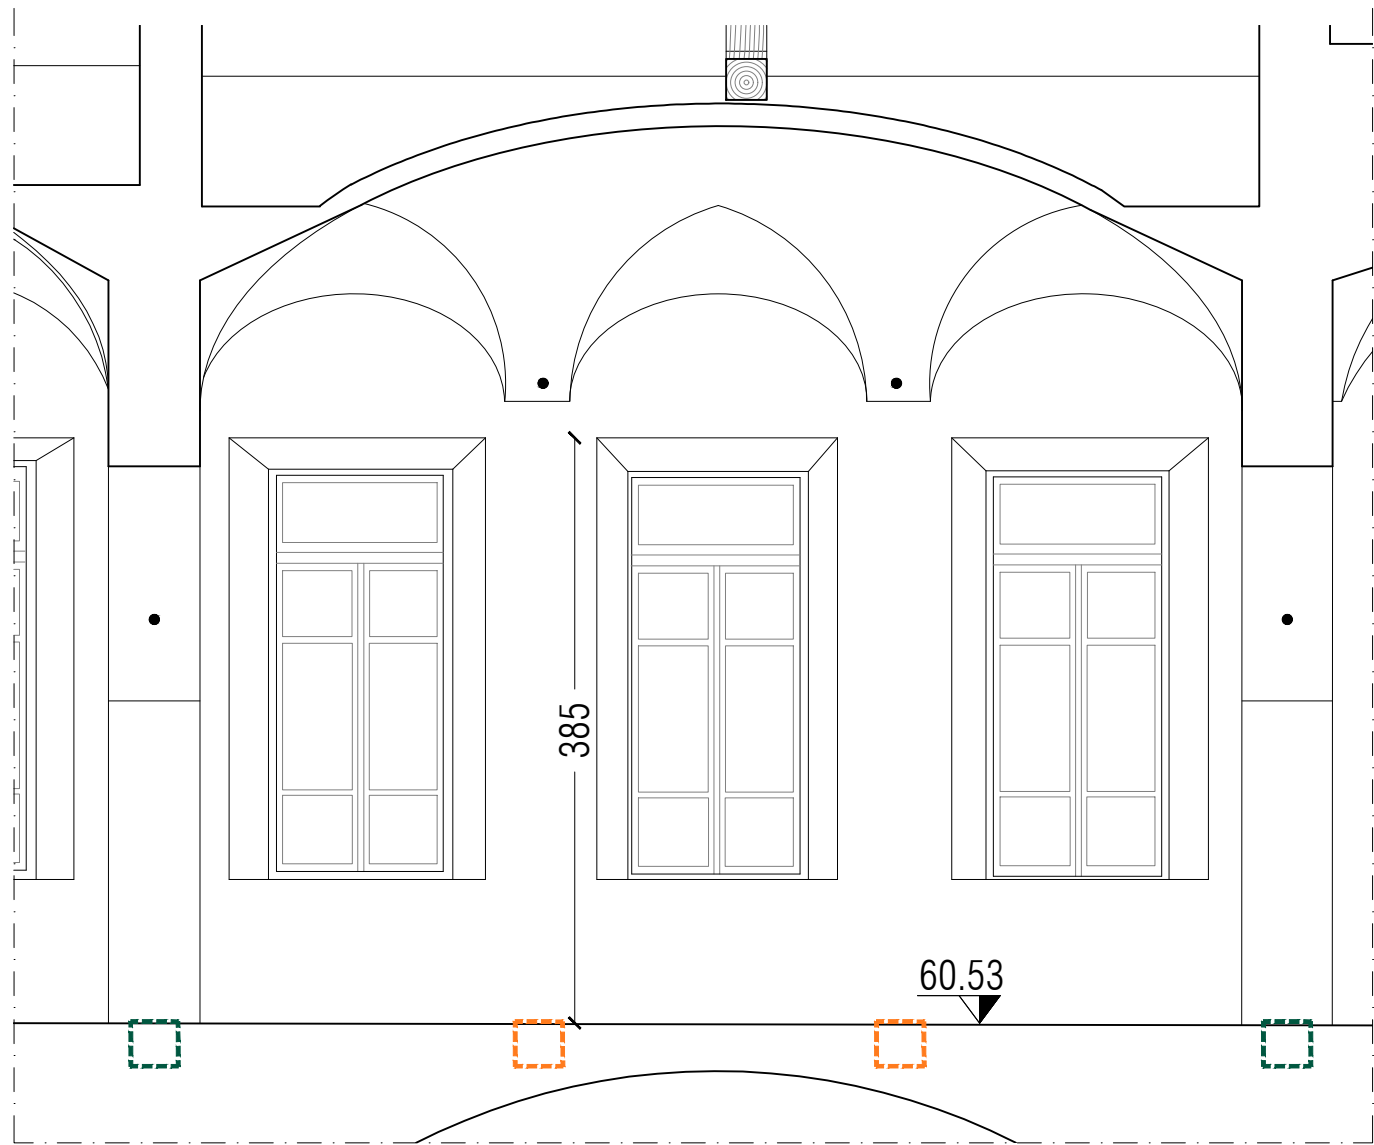


PROGETTO - SEZIONE C - scala 1:50




Schizzo di progetto del portale con vista dall'interno delle sale polifunzionali




Pozzetti a pavimento con torrette a scomparsa 14 x 14 cm da installare su pavimento in getto

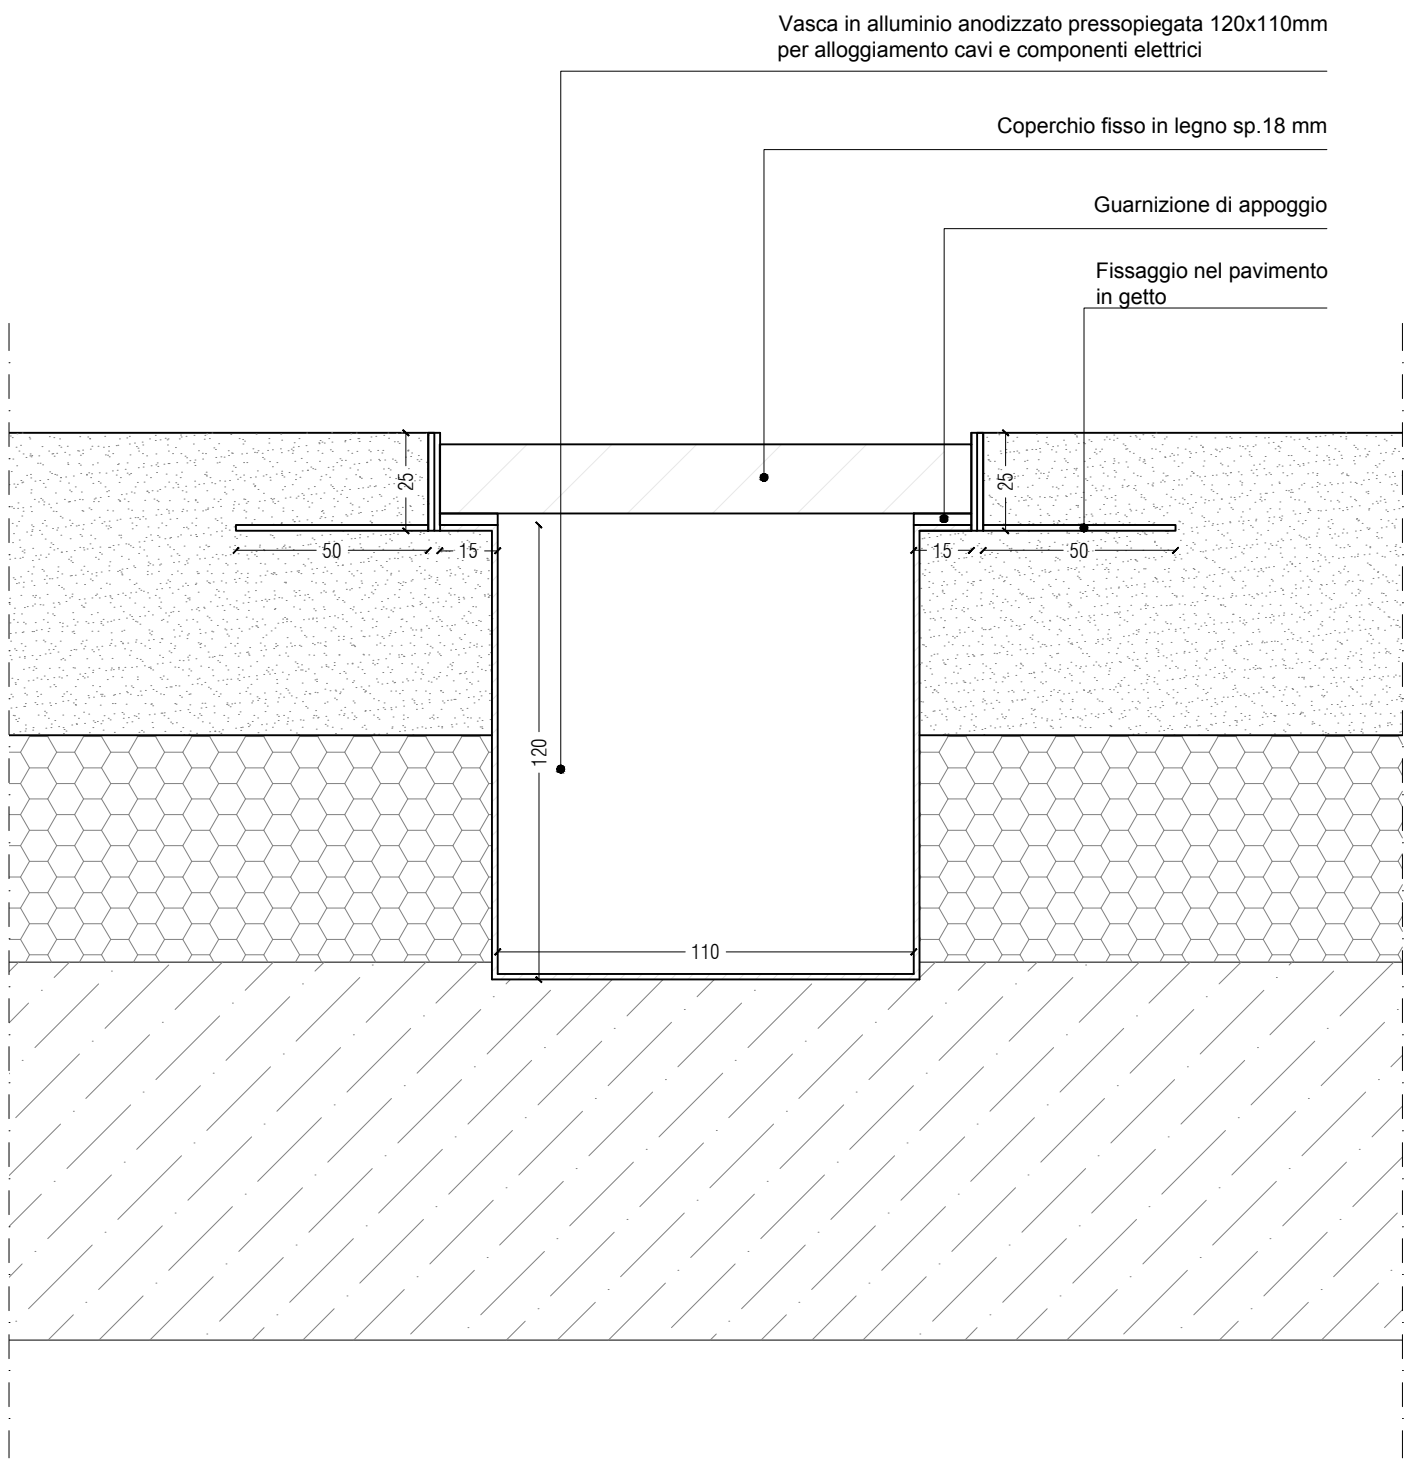

PROGETTO - PARTICOLARE CANALINA PORTA CAVI A PAVIMENTO - scala 1:2

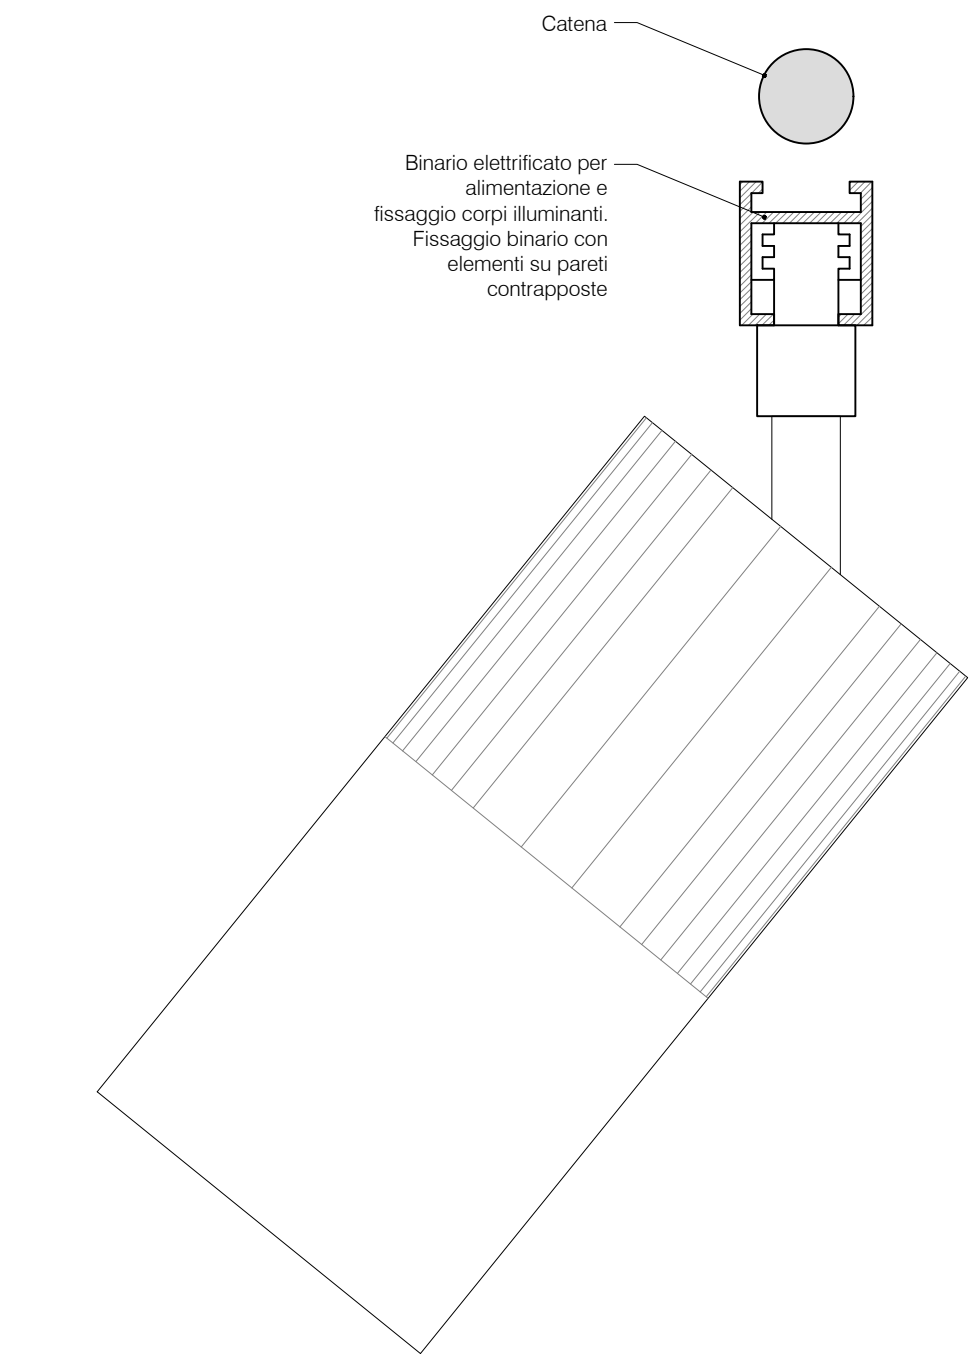

PROGETTO - PARTICOLARE BINARIO ELETTRIFICATO PER CORPI ILLUMINANTI - scala 1:2

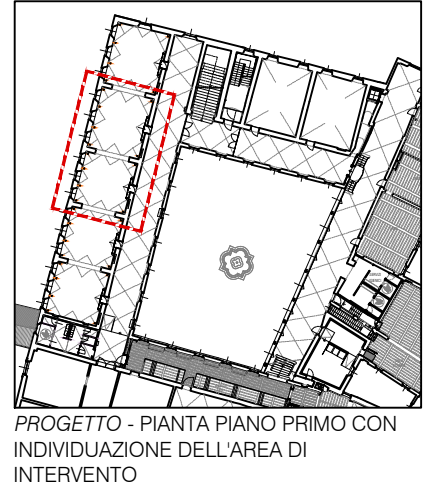

Pozzetti a pavimento con torrette a scomparsa 14 x 14 cm da installare su pavimento in getto

- Catene
- ① Corpi illuminanti da collocare su catene
- Pareti con dipinti
- Collettori per impianto di riscaldamento a pavimento già predisposti in nicchia
- Soglia per ispezione impianti elettrici, coperchio con pavimentazione in getto di cls fresco su fresco in continuità alla pavimentazione (esistenti: eseguite in appalto precedente)
- Canalina a pavimento per alloggiamento cavi e componenti elettrici e prese

INDICAZIONI NORMATIVE di USO

- Sala Polifunzionale 1
Sup. 56,60 mq
Capienza teorica 28 persone
Capienza max per uso ad aula 25 persone
- Sala Polifunzionale 2
Sup. 56,20 mq
Capienza teorica 28 persone
Capienza max per uso ad aula 25 persone
- Sala Polifunzionale 3
Sup. 46,70 mq
Capienza teorica 23 persone
Capienza max per uso ad aula 23 persone
- Sala Polifunzionale 4
Sup. 47,10 mq
Capienza teorica 23 persone
Capienza max per uso ad aula 23 persone
- Sala Polifunzionale 5
Sup. 47,10 mq
Capienza teorica 23 persone
Capienza max per uso ad aula 23 persone

PARMA INFRASTRUTTURE
COMUNE DI PARMA

OGGETTO:
I CHIOSTRI DEL CORREGGIO

DISTRETTO DELLA CULTURA D'ECCELLENZA
AGROALIMENTARE:

Intervento di restauro e valorizzazione socio-culturale del complesso monumentale di San Paolo come polo culturale d'eccezione
Riqualificazione spazi adiacenti al laboratorio aperto del monastero

FASE: PROGETTO ESECUTIVO
CUI: 107921001070004
CUI: L00162210348202100047

RESPONSABILE UNICO DEL PROCEDIMENTO:
Ing. Marco Ferrari
Parma Infrastrutture S.p.A.

PROGETTO DI RESTAURO ARCHITETTONICO:
Studio Architetto
Elena Bonelli
via Fanti 21 - 41121 Parma
tel. 0521 616141
elena.bonelli@mvvarchitetto.it

PROGETTO STRUTTURALE:
Studio Ar.Tec
ingegneria e architettura s.r.l.
via dei Mille 141 - 41121 Parma
tel. 0521 202918 fax 0521 200195
studio@studioar.tec.it

PROGETTO IMPIANTO ELETTRICO:
Comastri Mico
Studio Tecnico
Progettazione consulenza impiantistica
via Enrico Mattei - 41123 Reggio Emilia
tel. 0522 320164 fax 0522 200195
info@comastri.eu

PROGETTO IMPIANTO MECCANICO:
Studio Tecnico
via Martiri di Concordia 1191 - Reggio Emilia
tel. 0522 323270 - info@studioar.tec.it

COORDINAMENTO SICUREZZA IN FASE DI PROGETTAZIONE:
Arch. Nicola Simboli
Parma Infrastrutture S.p.A.

OPERE DI COMPLEMENTAMENTO
CANTIERE 1 - PIANO PRIMO ALA OVEST

TITOLO: PROGETTO
Area polifunzionale tipica dettagli

TAVOLA: A1_7

DATA: Febbraio 2026
SCALA: 1:50 / 1:5
CODICE:

REVISIONI:
1 3
2 4

Questo elaborato è di proprietà riservata e non può essere utilizzato
diversamente dagli scopi per cui è stato fornito. La sua riproduzione parziale
e integrale senza autorizzazione del titolare del progetto è vietata.