




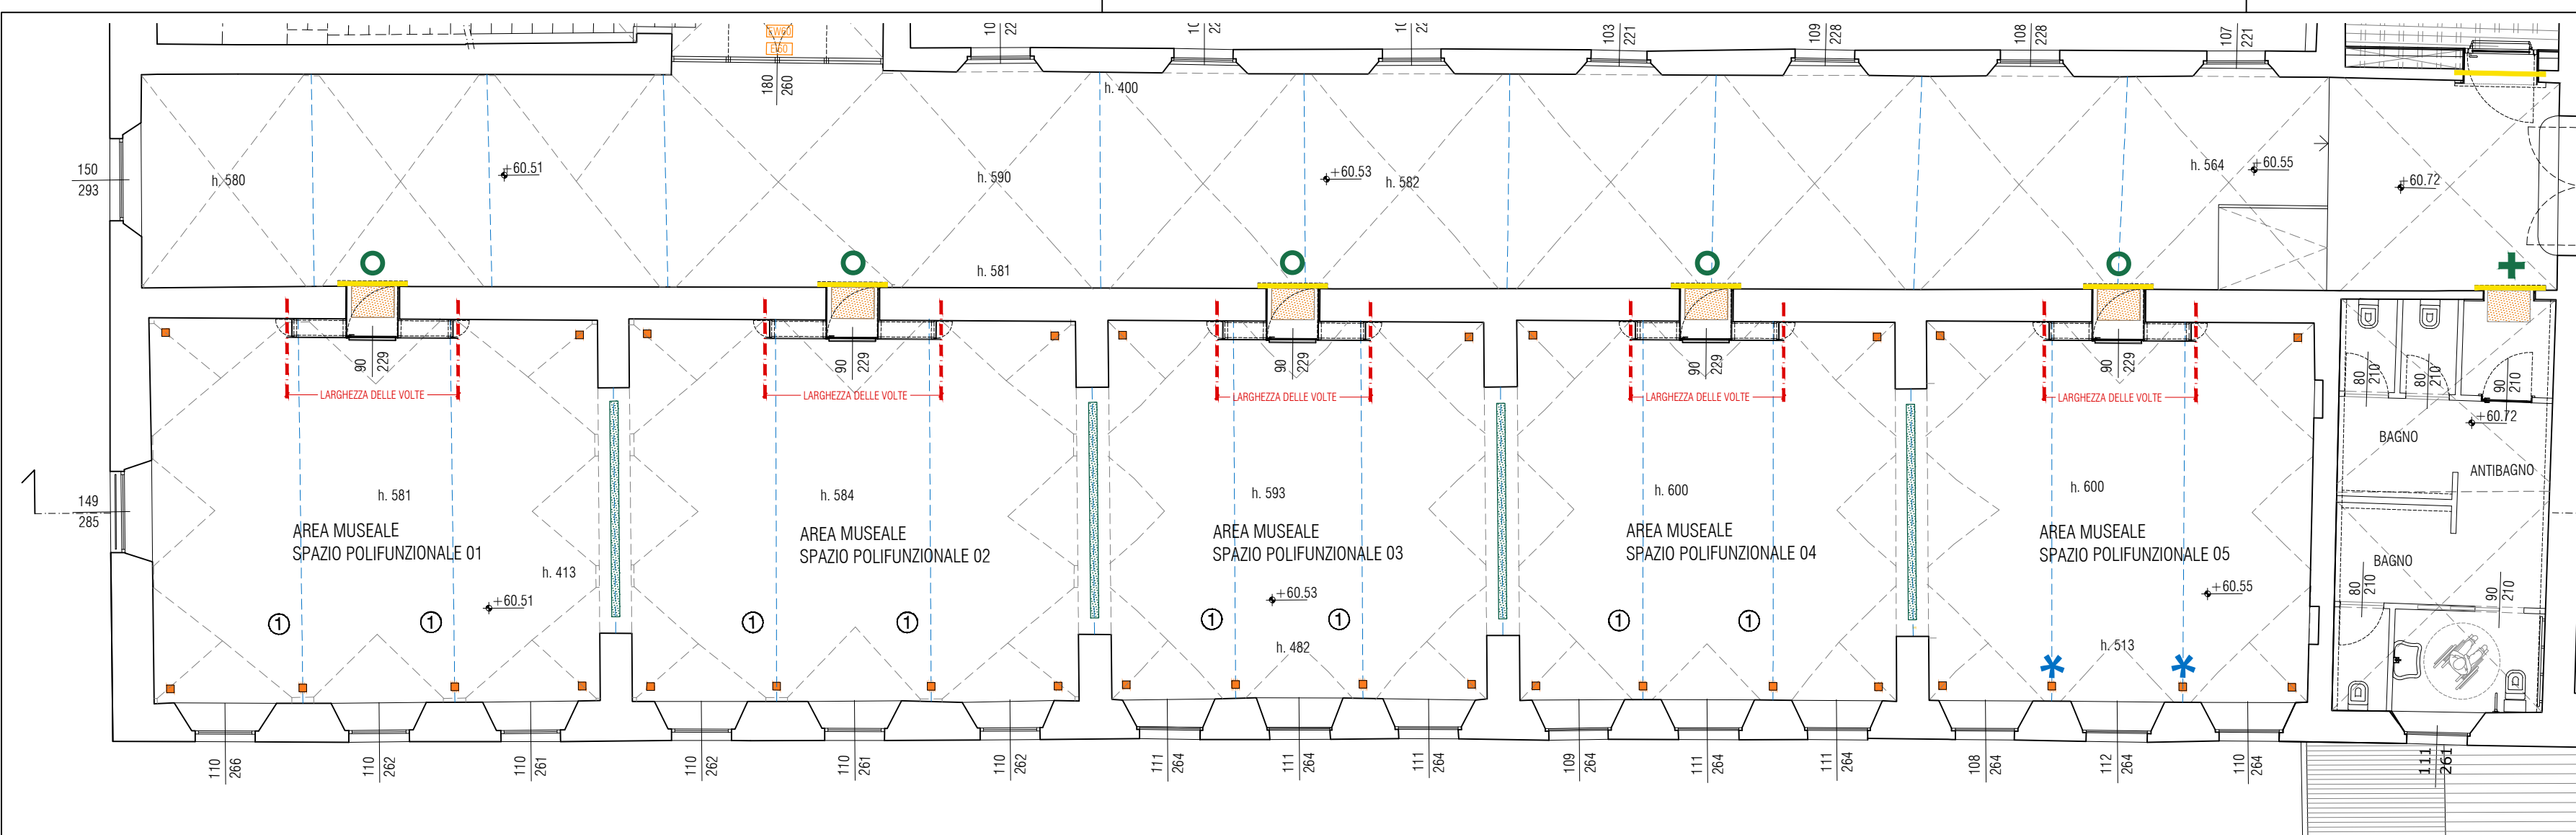


PROGETTO - ESTRATTO PIANTA PIANO PRIMO - scala 1:100

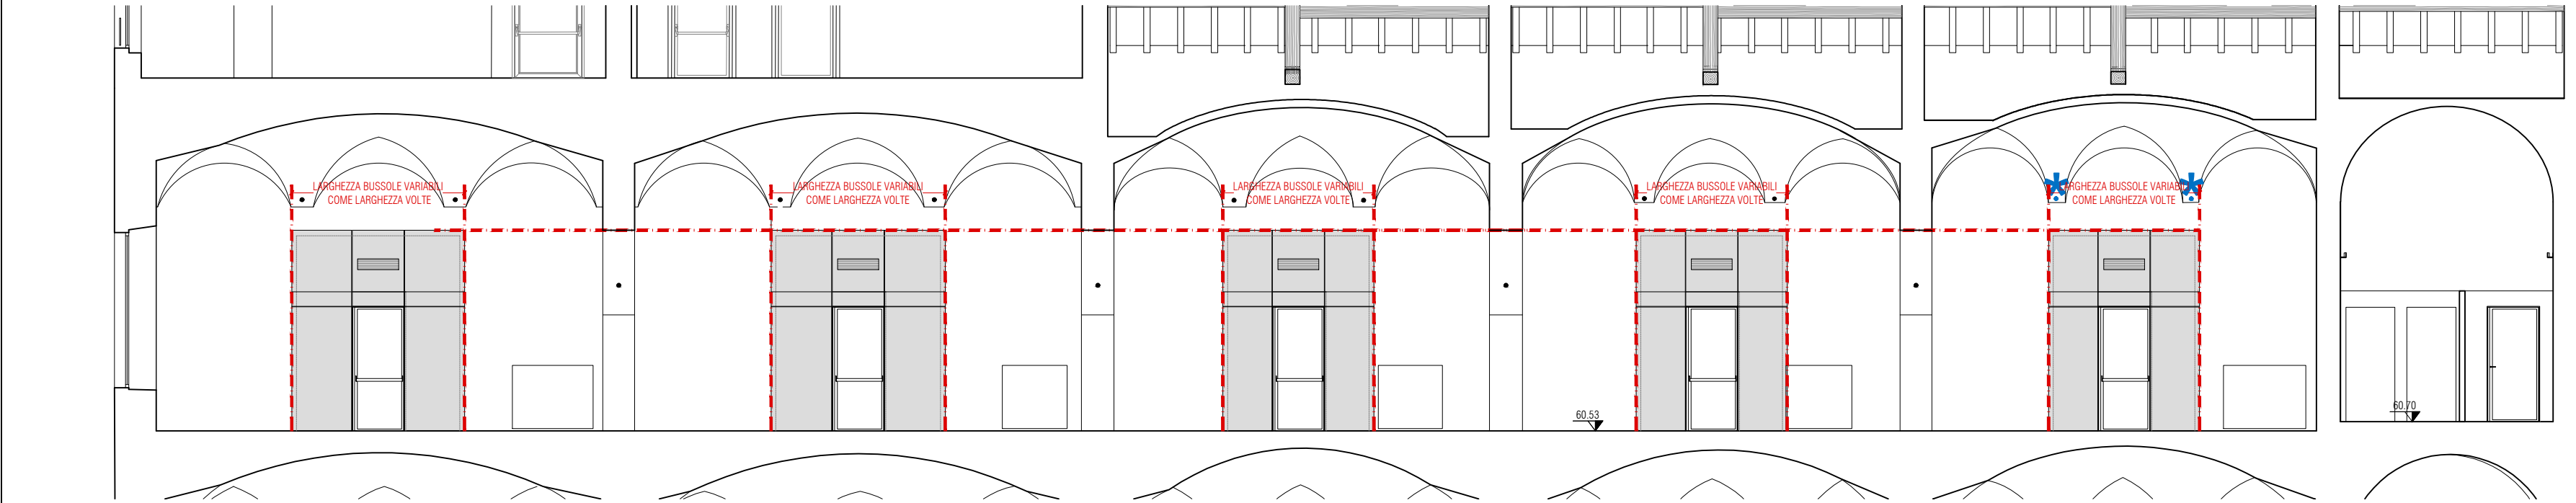


PROGETTO - ESTRATTO SEZIONE D - scala 1:100

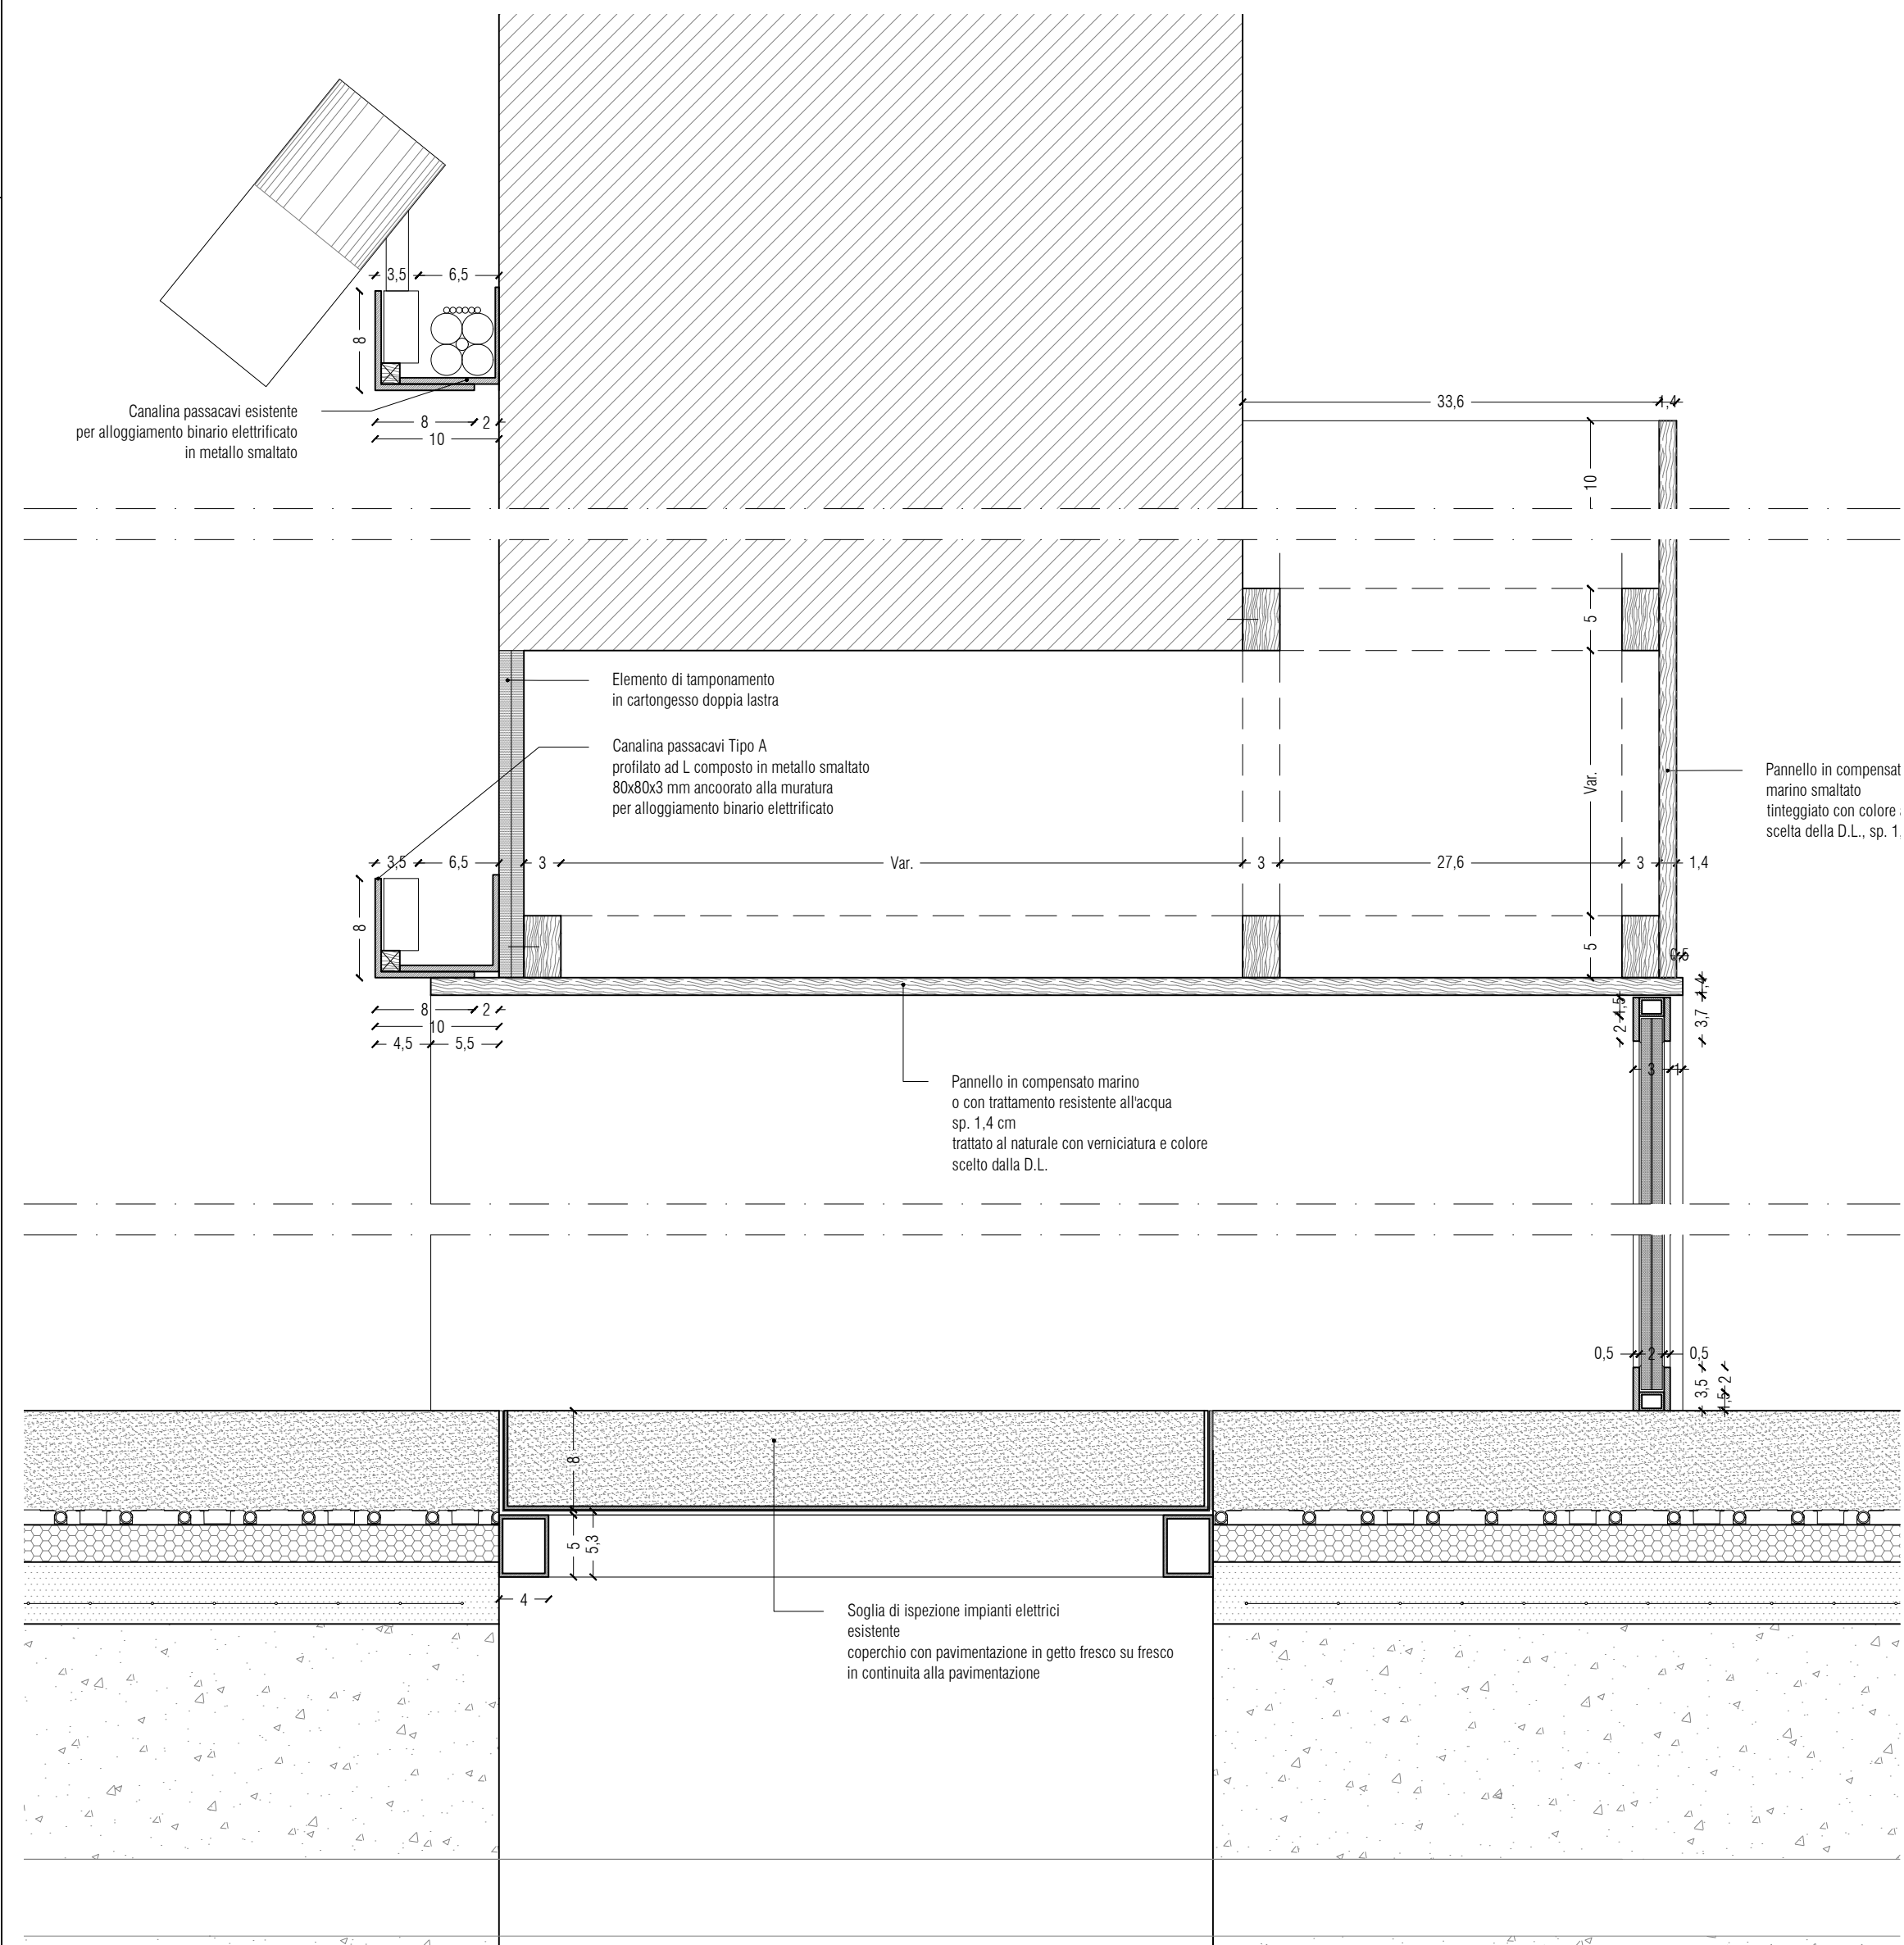

PROGETTO - DETTAGLIO SEZIONE VERTICALE SERRAMENTO - scala 1:5

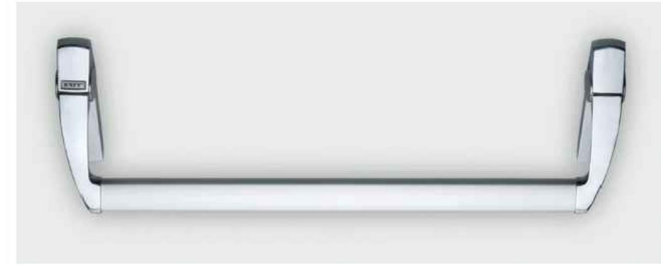


Esempio maniglia antipanco Exus

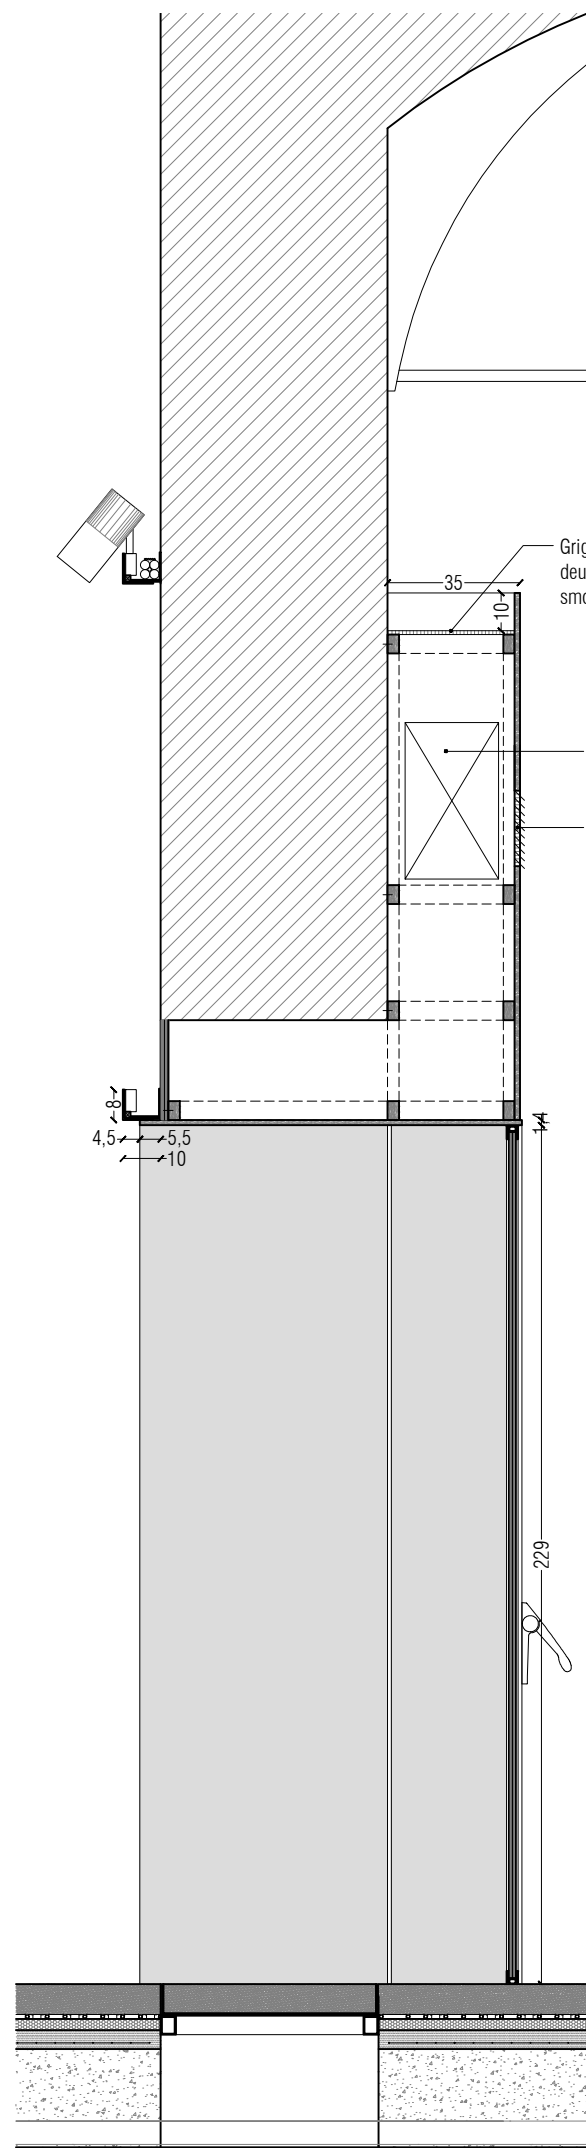


PROGETTO - SEZIONE SERRAMENTO - scala 1:20


PROGETTO - PROSPETTO SERRAMENTO LATO CORRIDOIO - scala 1:20

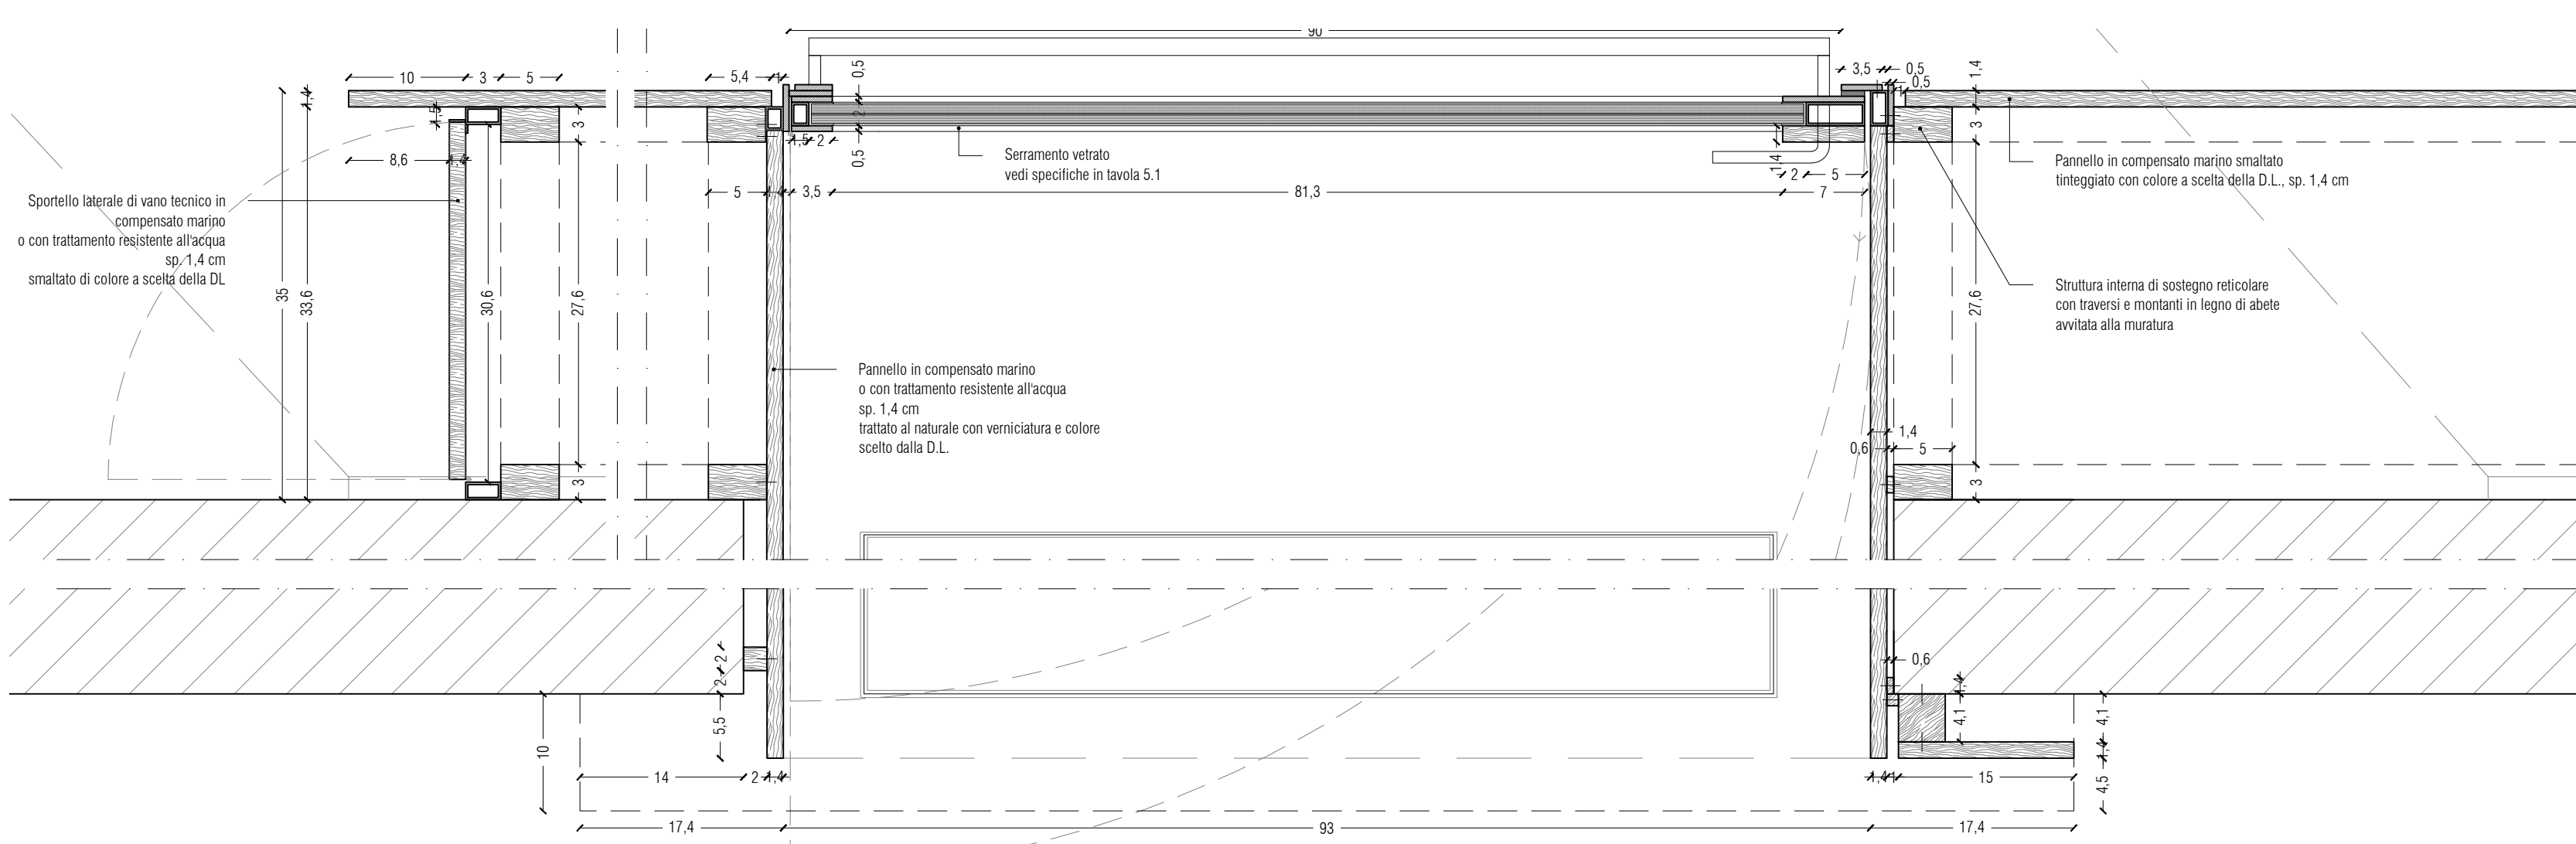


PROGETTO - DETTAGLIO PIANTA SERRAMENTO - scala 1:5

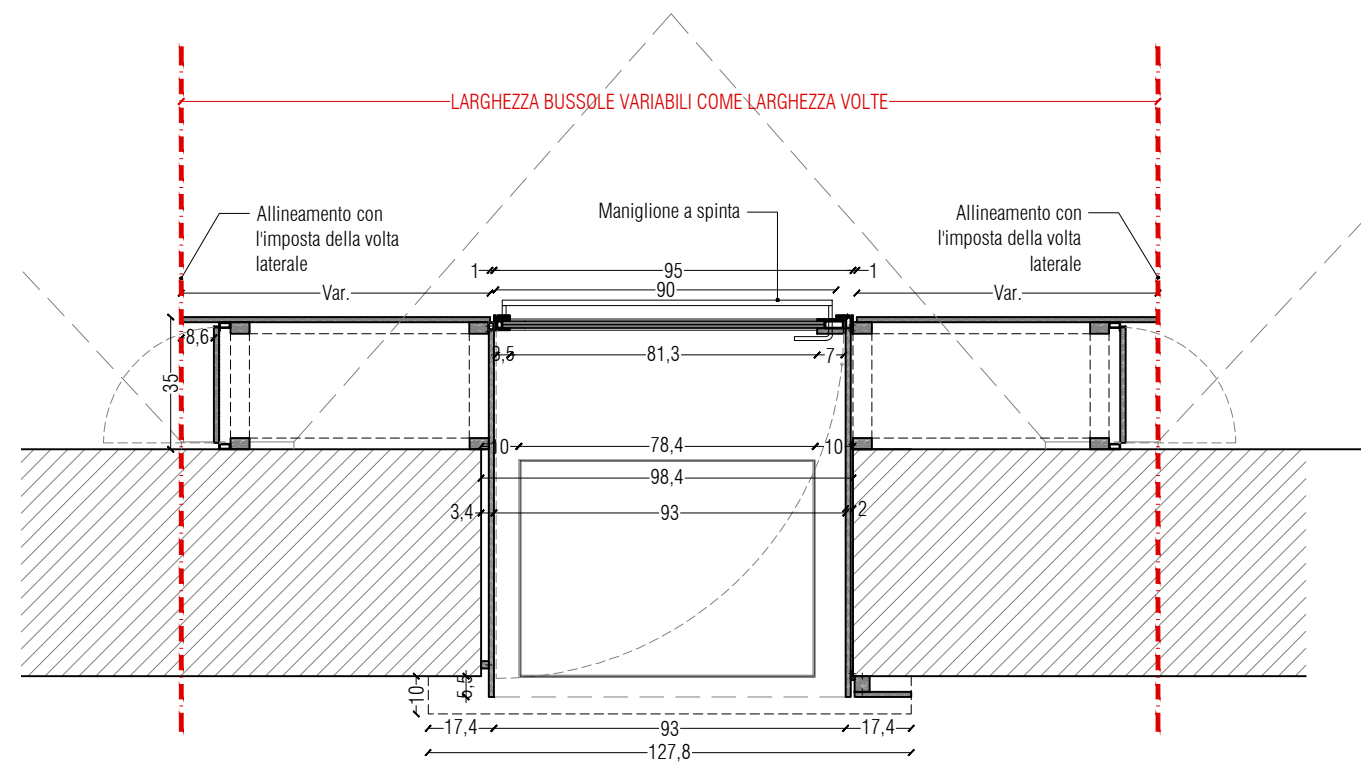

PROGETTO - PIANTA SERRAMENTO - scala 1:20

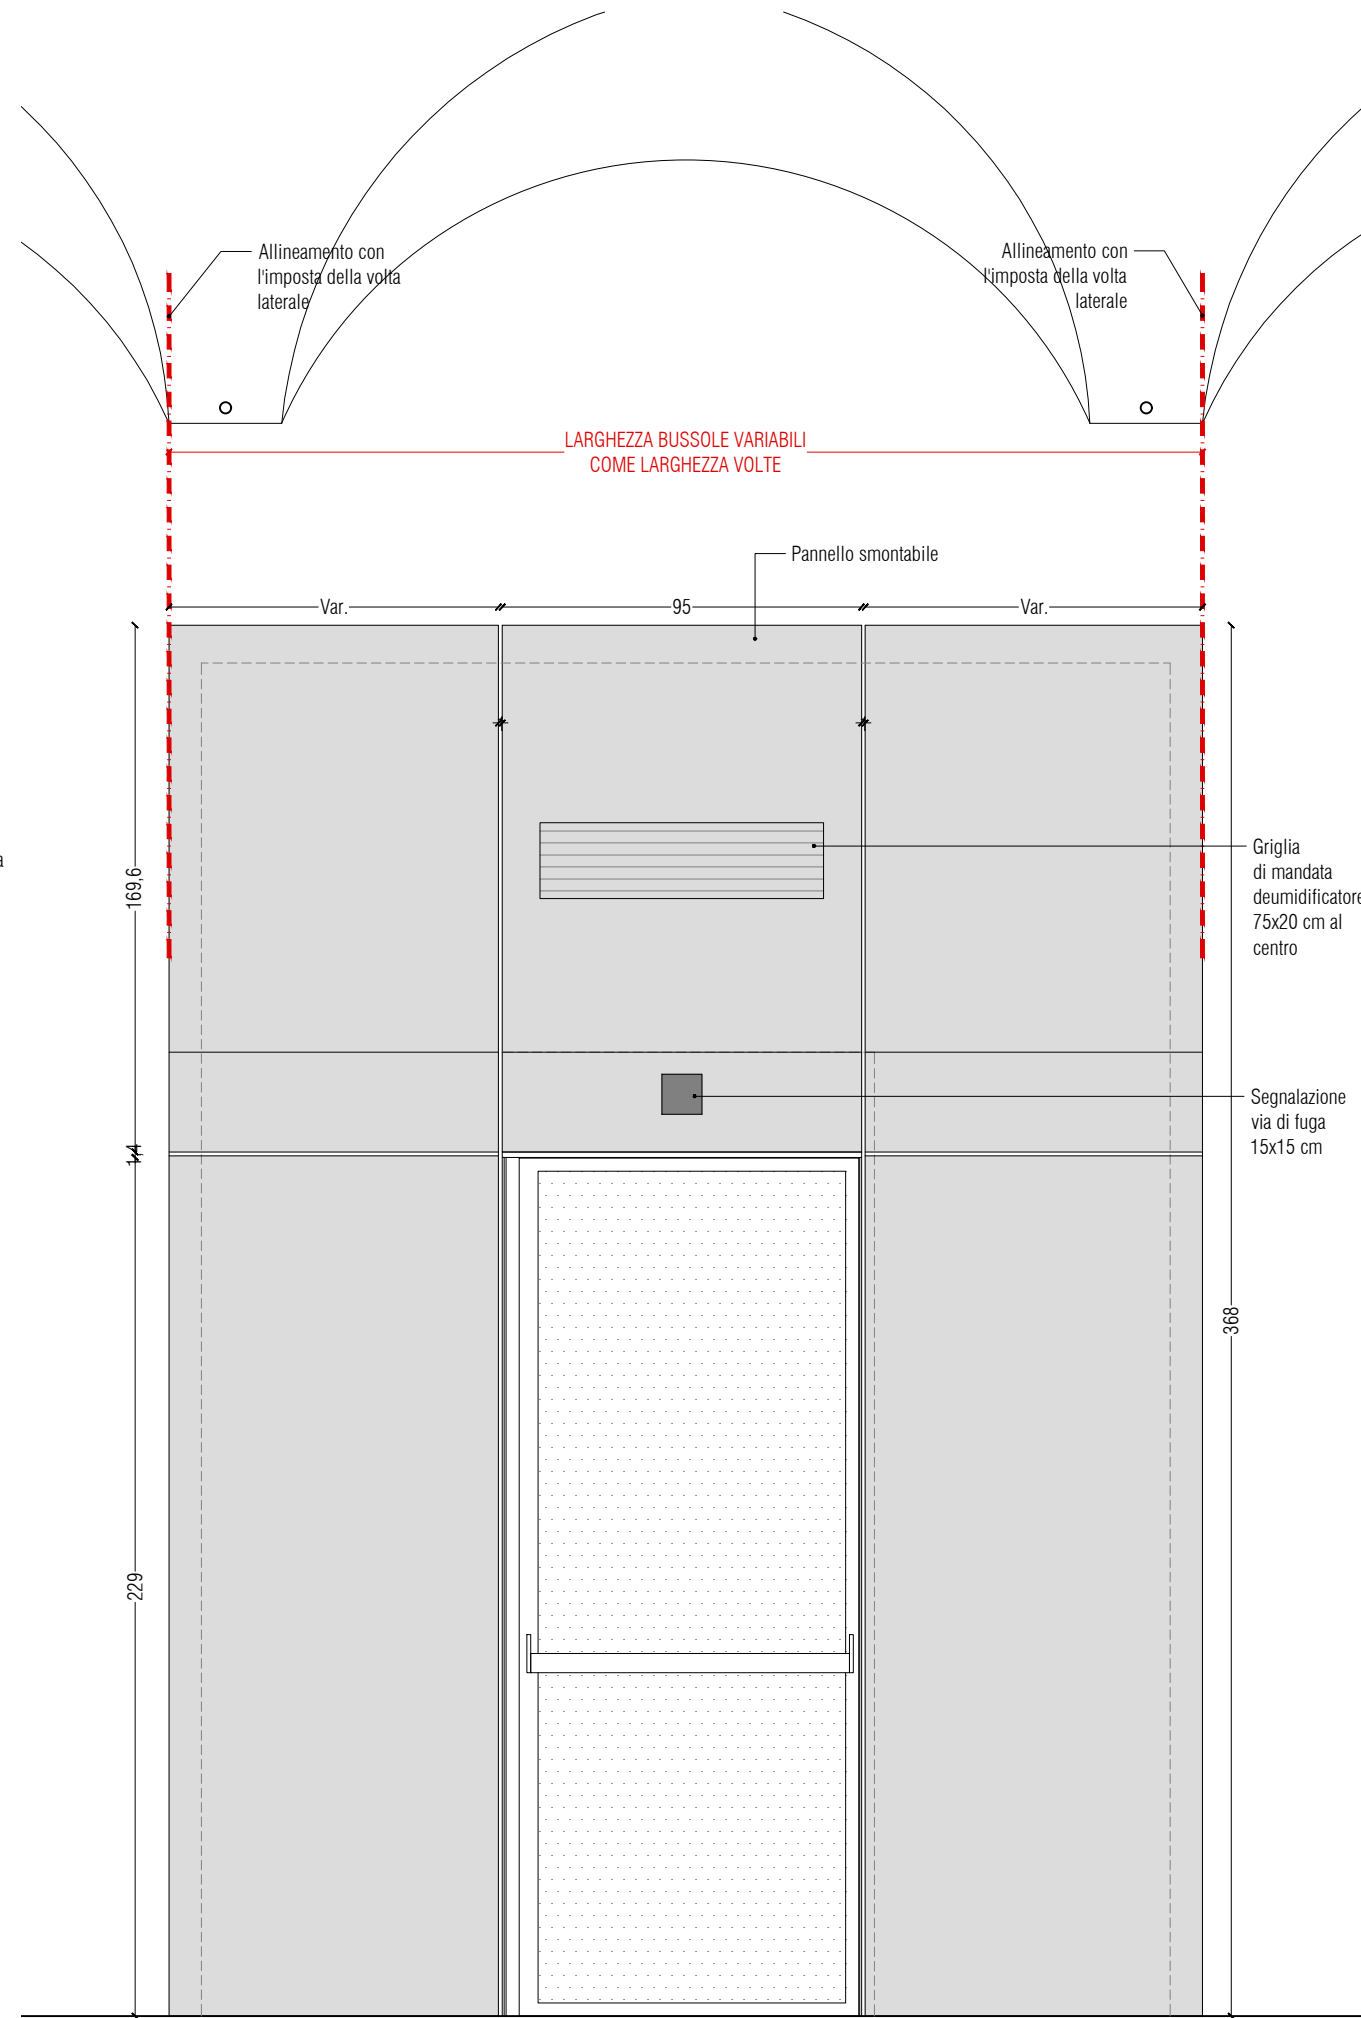

PROGETTO - PROSPETTO SERRAMENTO LATO SALA MUSEALE - scala 1:20

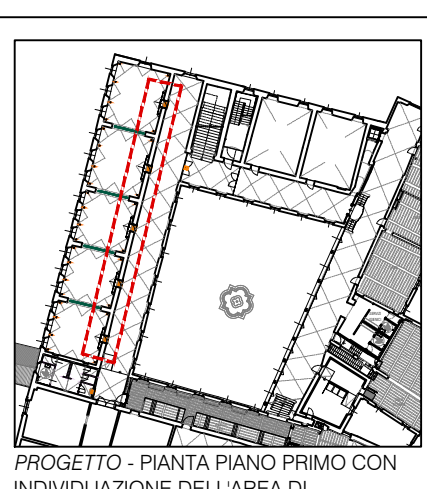

PROGETTO - PIANTA PIANO PRIMO CON INDIVIDUAZIONE DELL'AREA DI INTERVENTO

- Profilo ad L a parete h. 6 cm
- TIPO B** per alloggiamento canalizzazioni elettriche
- Catene
- Pareti con dipinti
- Collettori per impianto di riscaldamento a pavimento già predisposti in nicchia
- Aste metalliche simili a catene come sostegno a corpi illuminanti (per ottenere un effetto uniforme in tutte le sale)
- Portali lignei integrati con porte in vetro stratificato e telaio metallico stesso disegno delle porte dell'area informazioni e accoglienza
- Porte con telaio metallico e pannellatura in legno, stesso disegno delle porte dell'area informazioni e accoglienza
- Pozzetto per prese a pavimento con cestello in acciaio inox resinato, 14x14 cm



OGGETTO:

I CHIOSTRI DEL CORREGGIO

DISTRETTO DELLA CULTURA D'ECCELLENZA AGROALIMENTARE:

Intervento di restauro e valorizzazione socio-culturale del complesso monumentale di San Paolo come polo culturale d'eccezione

Riqualificazione spazi adiacenti al laboratorio aperto del monastero

FASE: PROGETTO ESECUTIVO
CUP: 107H2100100004
CUI: L00162210348202100047

RESPONSABILE UNICO DEL PROCEDIMENTO:

Ing. Marco Ferrari
Parma Infrastrutture S.p.A.

PROGETTO DI RESTAURO ARCHITETTONICO:

Studio Architetto
Elina Bonelli
via Fanti 21 - 41121 Parma
tel. 0521 260164 fax 0521 260195
elena.bonelli@conarchitetto.it

PROGETTO STRUTTURALE:

Studio Ar.Tec
Studio Tecnico
ingegneria e architettura s.r.l.
via dei Mille 141 - 41121 Parma
tel. 0521 260164 fax 0521 260195
studio@studiotec.it

PROGETTO IMPIANTO ELETTRICO:

Comasti Micco
Studio Tecnico
Progettazione impianti elettrici
via Enrico Saffi - 41123 Reggio Emilia
tel. 0522 201164 fax 0522 200195
info@comasti.eu

PROGETTO IMPIANTO MECCANICO:

Studio Tecnico
Studio Tecnico
via Martiri di Concordia 1911 - Reggio Emilia
tel. 0522 323270 - info@studiotec.it

COORDINAMENTO SICUREZZA IN FASE DI PROGETTAZIONE:

Arch. Nicola Simboli
Parma Infrastrutture S.p.A.

OPERE DI COMPLEMENTAMENTO

CANTIERE 1 - PIANO PRIMO ALLA OVEST

TITOLO: PROGETTO - Portali di ingresso

TAVOLA: **A1_9**

DATA: Febbraio 2026

SCALA: 1:100 / 1:20 / 1:5

REVISIONI:

1 2 3 4

Questo elaborato è di proprietà riservata e non può essere utilizzato diversamente dagli scopi per cui è stato fornito. La sua riproduzione parziale o integrale senza autorizzazione della Ingemil è vietata.