
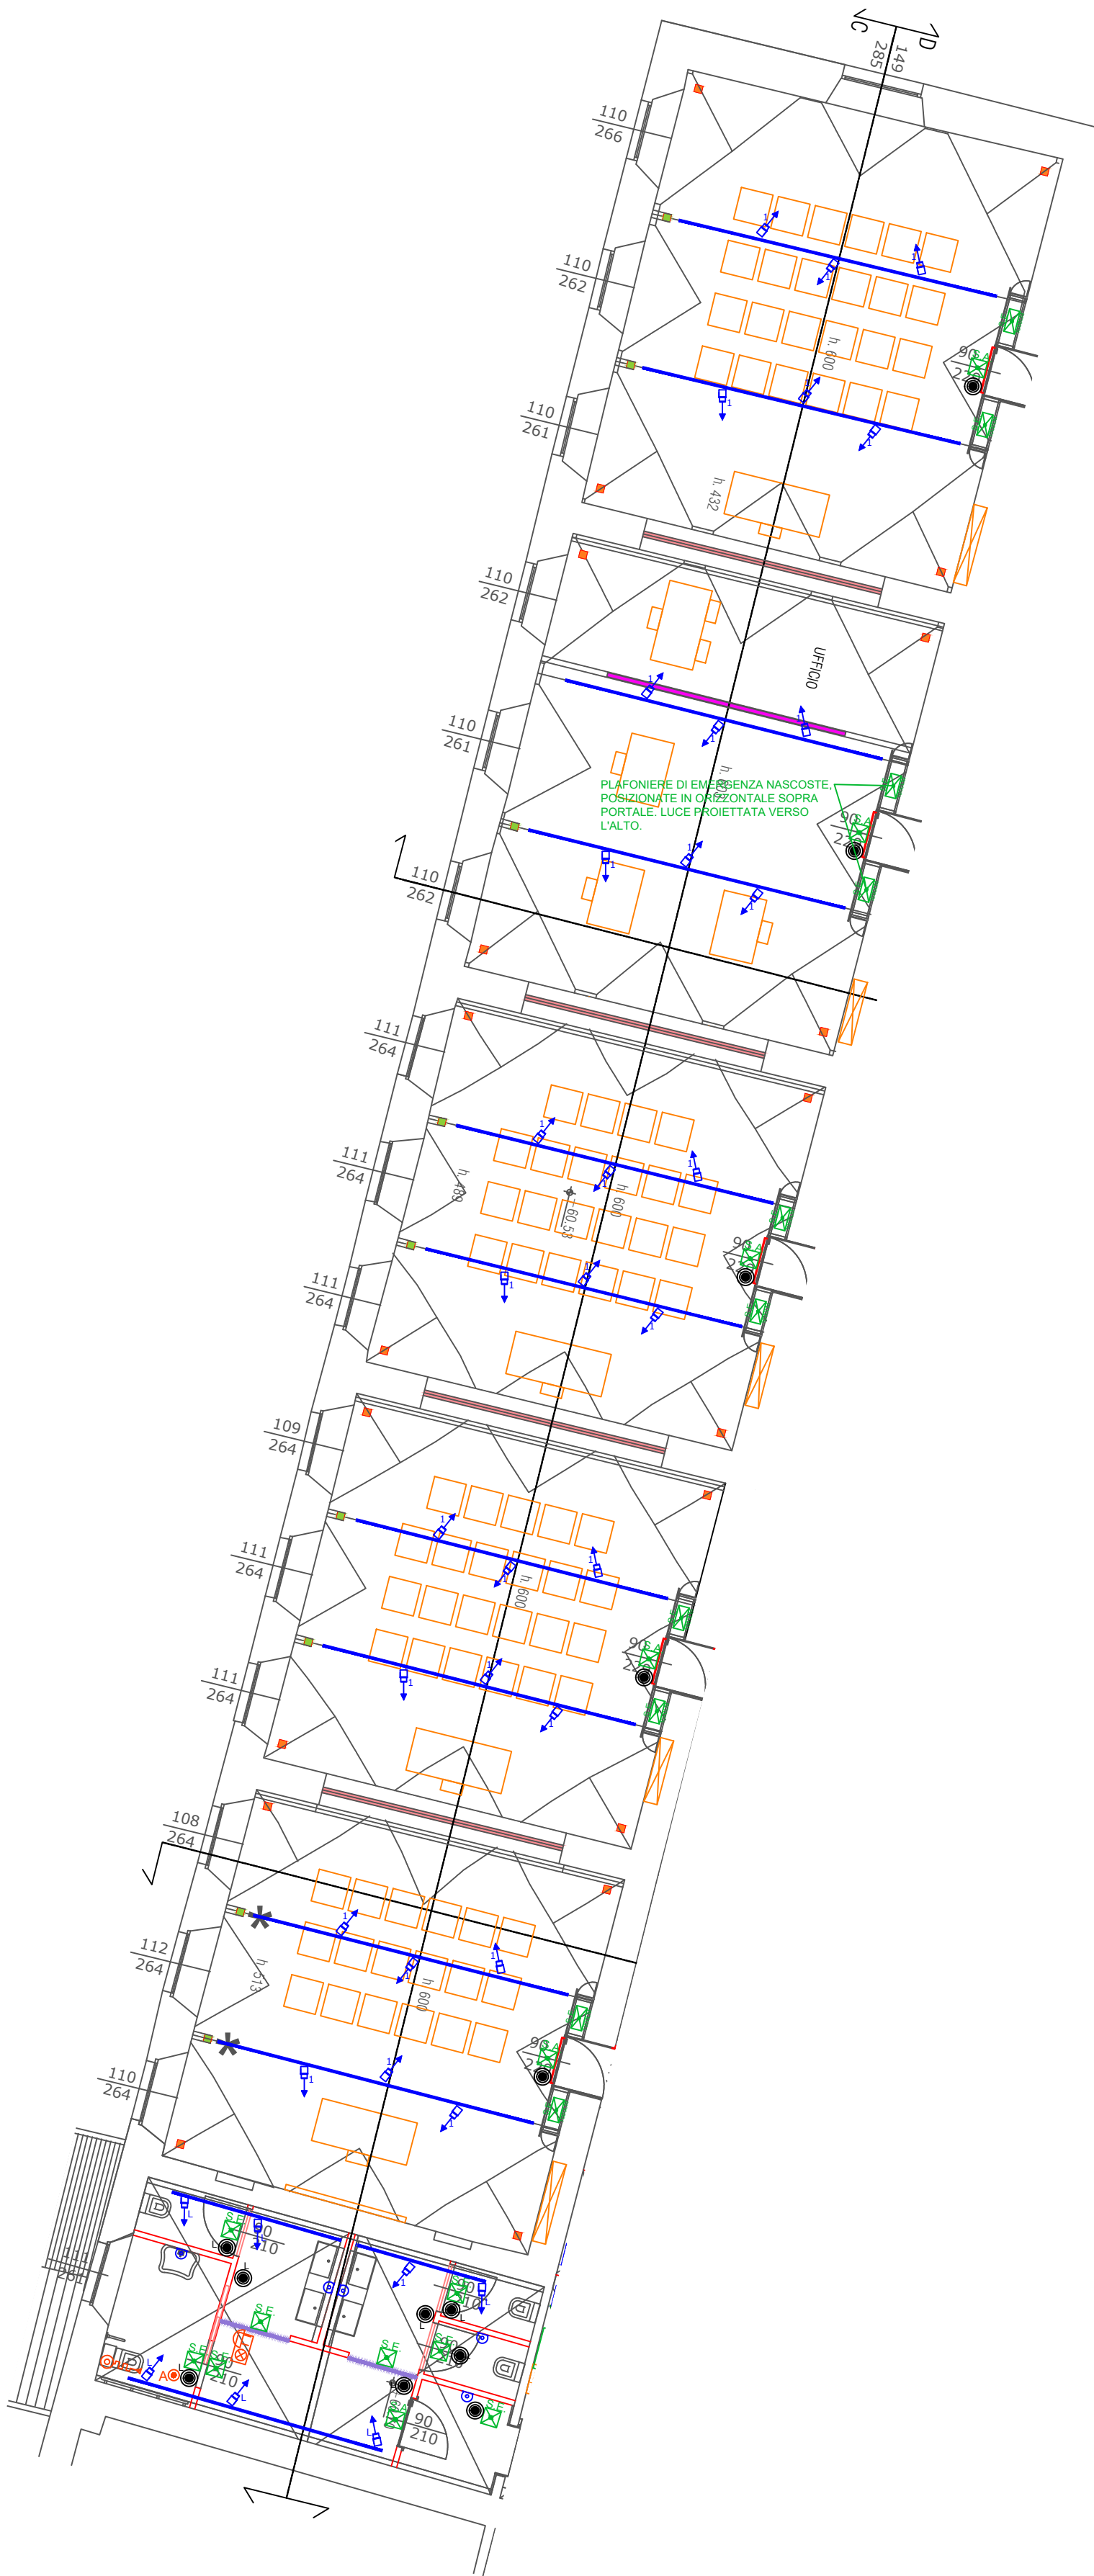


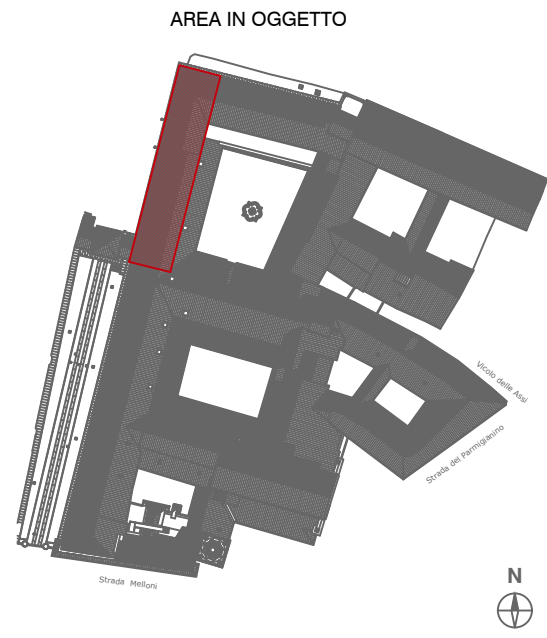

PIANO PRIMO

LEGENDA COMANDI ILLUMINAZIONE + CHIAMATA

DISEGNO	DENOMINAZIONE
	INTERRUTTORE UNIPOLARE (simbolo generale)
	PULSANTE
	PULSANTE LUMINOSO
	SENSORE DI MOVIMENTO 360°
	PULSANTE A TIRANTE
	PULSANTE TACITAZIONE CHIAMATA BAGNO
	ALLARME OTTICO ACUSTICO
	PUNTO ALLACCIO ASPIRATORE BAGNO

LEGENDA CORPI ILLUMINANTI

DISEGNO	DENOMINAZIONE
	BINARIO 2 CIRCUITI A SOSPENSIONE
	PROIETTORE PER BINARIO XLITE EDO COBLED 25W 3700LM 4000K OTTICA WIDE COLORE GRIGIO
	APPLIQUE NIZZA XLITE 18+18W 1969lm 500mm DOPPIA EMISSIONE 3000K ANTRACITE
	APPLIQUE ZICO XLITE LED 25W 3600LM 3000K DALI DOPPIA EMISSIONE NERO
	APPLIQUE NIZZA XLITE 9+9W 1035lm 250mm DOPPIA EMISSIONE 3000K ANTRACITE
	FARETTO AD INCASSO IN CARTONGESSO BALDO DI XLITE COB LED 10W 1300lm 3000K WIDE FLOOD BIANCO
	SEGNAPASSO COLMAR XLITE LED 9W 472lm 160mm WIDE (60°) 3000K ANTRACITE
	PHILIPS LED RC125B LED36S/840 PSU W60L60 NOC
	PLAFONIERA LED 2X24W IP65
	PLAFONIERA CHIUSA LAMPADA ATTACCO E27 LED
	APPLIQUE CHIUSA LAMPADA ATTACCO E27 LED
	PROIETTORE TECNICO MONTATO SU AMERICANA
	BARRA CON DOPPIO STRIP LED LUCE DIRETTA INDIRETTA
	PLAFONIERA EMERGENZA AUTOALIMENTATA 1 H SA LED EQ 24W
	PLAFONIERA EMERGENZA AUTOALIMENTATA 1 H SE LED EQ 24W
	PLAFONIERA DI EMERGENZA ALIMENTATA DA SOCCORRITORE FLUSSO >1000lm S.L. PRODIGY XL
	APPLIQUE A PARETE IGUZZINI LASERBLADE INOUT 10W
	STRIPILED IN BARRA DI ALLUMINIO DOPPIO C, OPALE DIRETTA/INDIRETTA 3000K RELCO LED FLEX 230V 480lm/mt

OGGETTO:
I CHIOSTRI DEL CORREGGIO
DISTRETTO DELLA CULTURA D'ECCELLENZA AGROALIMENTARE.
Intervento di restauro e valorizzazione socio-culturale del complesso monumentale di San Paolo come polo culturale d'ecceellenza.
Requalificazione spazi adiacenti al laboratorio aperto del monastero

FASE: PROGETTO ESECUTIVO
CUP: I97H21001870004
CUI: L00162210348202100047
OPERE IN VARIANTE AUTORIZZAZIONE
SABAP-PR N. 2993 DEL 14/11/2022

RESPONSABILE UNICO DEL PROCEDIMENTO:
Ing. Marco Ferrari
Parma Infrastrutture S.p.A.

PROGETTO DI RESTAURO ARCHITETTONICO:
BMN
Studio Architetto
Elena Bonelli
Via Farini 20 - 43123 Parma
tel 0521 581421
elena.bonelli@comunebmn.it

PROGETTO STRUTTURALE:
ArTec srl
ingegneria e architettura s.r.l.
via del Mito 140 - 43123 Parma
tel 0521 520718 fax 0521 520719
studio@artecnova.it

PROGETTO IMPIANTO ELETTRICO:
Comastri Micro
Studio Tecnico
Progettazione elettronica nuova ed esistente
via entile saggi 42123 Reggio Emilia
tel 0522 709443 fax 0522 709443
studio@comastri.it

PROGETTO IMPIANTO MECCANICO:
via Martiri di Cervara 19111 - Reggio Emilia
tel 0522 323270 - info@meccanica.it

COORDINAMENTO SICUREZZA IN FASE DI PROGETTAZIONE:
Arch. Nicola Simboli
Parma Infrastrutture S.p.A.

OPERE DI COMPLETAMENTO
CANTIERE 1 - PIANO PRIMO ALA OVEST
Planimetria impianti di illuminazione ed emergenza

TITOLO:
TAVOLA:
E1_8

DATA: Febbraio 2026 **SCALA:** 1:50
REVISIONI:
1. 3
2. 4

Questo elaborato è di proprietà intellettuale e non può essere utilizzato senza permesso scritto dalla Parma Infrastrutture S.p.A. La sua riproduzione, totale o parziale, è vietata senza autorizzazione scritta dalla Parma Infrastrutture S.p.A.