
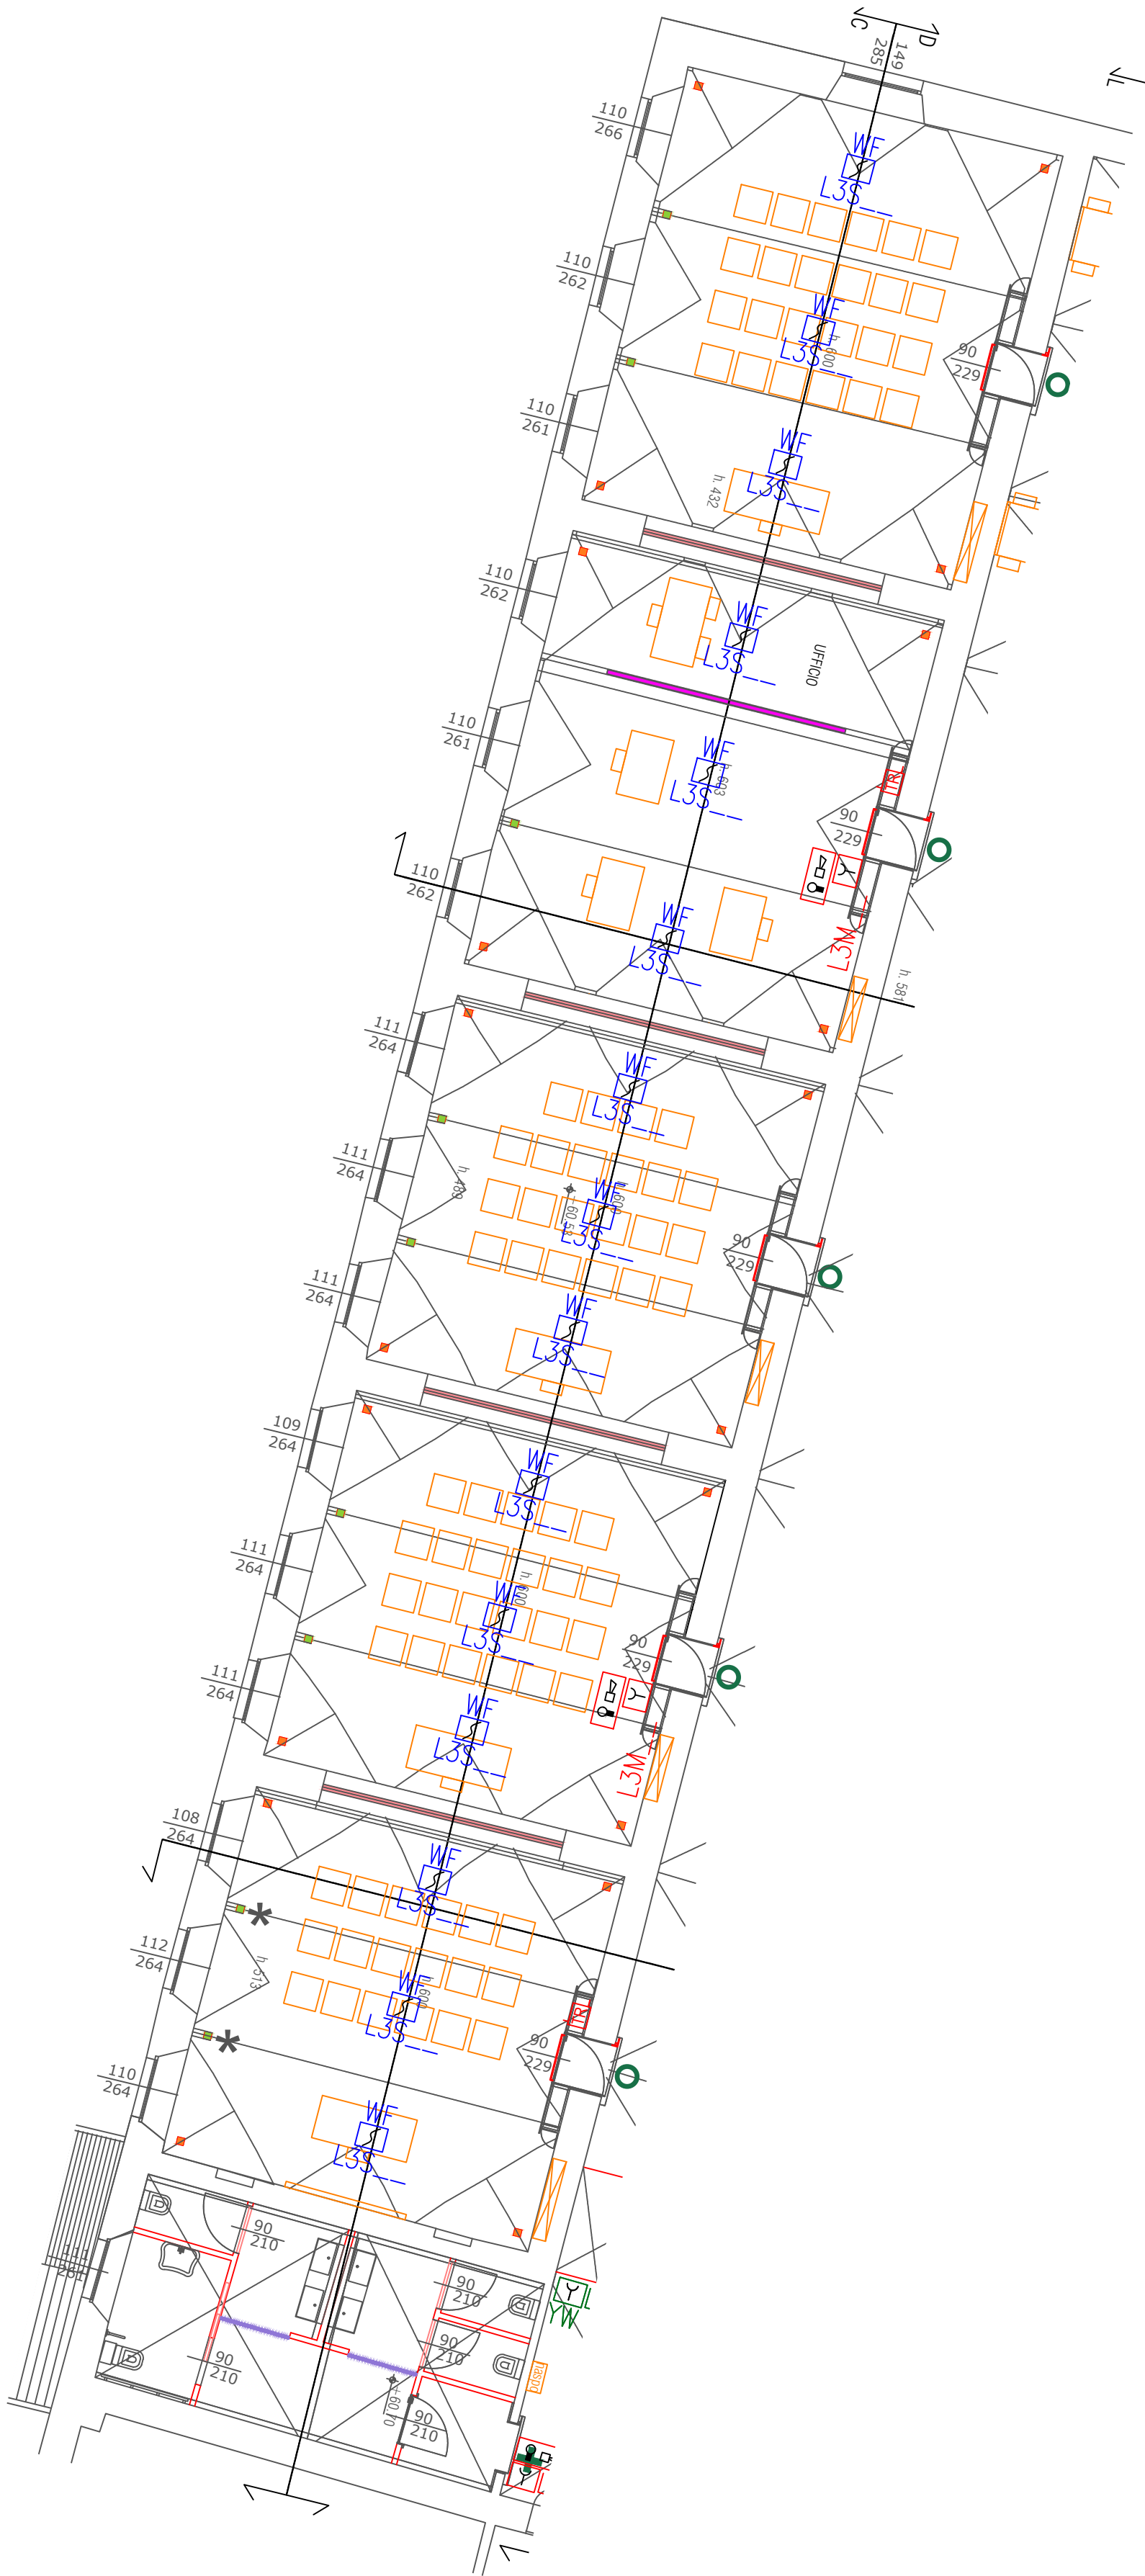


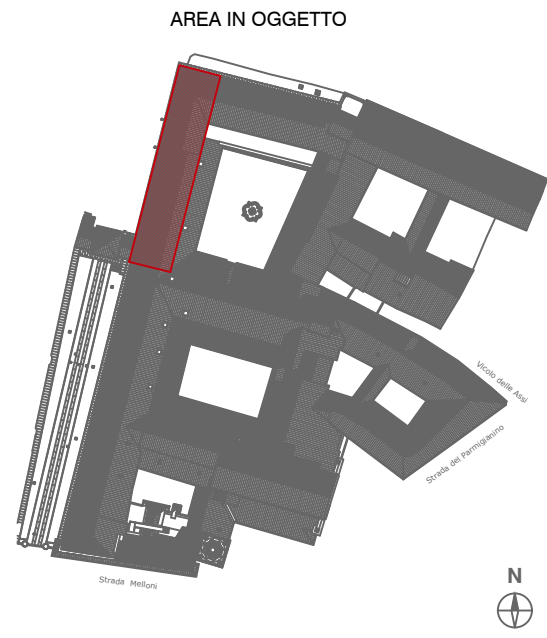

PIANO PRIMO

LEGENDA SIMBOLI RILEVAMENTO INCENDI

I S O 6 7 9 0 + S i g l e	DISEGNO	DENOMINAZIONE	DISEGNO	DENOMINAZIONE
		CENTRALE RIVELAZIONE FUMI		BARRIERA LINEARE DI FUMO
		DISPOSITIVO OTTICO-ACUSTICO ALLARME		MODULO 1 INGRESSO + 1 USCITA (CMA11)
		RIVELATORE TERMICO		MODULO 2 INGRESSI + 2 USCITE (CMA22)
		RIVELATORE OTTICO DI FUMO		MODULO 1 USCITA (M701E-240)
		RIVELATORE OTTICO DI FUMO LED LUMINOSO DI RIPORTO ALLARME		MODULO 1 USCITA (M701E)
		RIVELATORE TERMICO GEMMA LUMINOSA DI RIPORTO ALLARME		MODULO 1 INGRESSO (M710E)
		RIVELATORE FUMO DA CANALE		RIVELATORE OTTICO DI FUMO+BASE ALLARME ACUSTICO+LED
		PULSANTE MANUALE ALLARME IRAI CON ISOLATORI E CARTELLO CONFORME ALLA UNI 7546-16		ALIMENTATORE AGGIUNTIVO (24V 4+1A)
		PULSANTE MANUALE CHIAMATA DISABILI IRAI CON ISOLATORI COLORE GIALLO CON CARTELLO UNI		TRASLATORE RADIO NOTIFIER PER CONNESSIONE RIVELATORI WIRELESS

OGGETTO:
I CHIOSTRI DEL CORREGGIO
DISTRETTO DELLA CULTURA D'ECCELLENZA AGROALIMENTARE:
Intervento di restauro e valorizzazione socio-culturale del complesso monumentale di San Paolo come polo culturale d'ecceellenza
Riqualificazione spazi adiacenti al laboratorio aperto del monastero

FASE: PROGETTO ESECUTIVO
CUP: I97H21001870004
CUI: L00162210348202100047
OPERE IN VARIANTE AUTORIZZAZIONE SABAP-PR N. 2993 DEL 14/11/2022

RESPONSABILE UNICO DEL PROCEDIMENTO:
Ing. Marco Ferrari
Parma Infrastrutture S.p.A.

PROGETTO DI RESTAURO ARCHITETTONICO:
BMN
Studio Architetto
Elena Bonelli
via Fanti 23 - 41121 Parma
tel 0521 661421
elena.bonelli@bmnarchitetto.it

PROGETTO STRUTTURALE:
ArTéc
Studio ArTéc
Ingegneria strutturale s.r.l.
via dei Mili 140 - 41125 Parma
tel 0521 290288 fax 0521 290186
studio@arotecwest.it

PROGETTO IMPIANTO ELETTRICO:
Comastri Mirco
Studio Tecnico
Progettazione consulenza ricerca elettrica
via Emilio Zagari - 41122 Reggio Emilia
tel 0522 709545 fax 0522 709545
studio@comastri.eu

PROGETTO IMPIANTO MECCANICO:

via Martin di Canavese181/1 - Reggio Emilia
tel 0522 323210 - info@comastri.eu

COORDINAMENTO SICUREZZA IN FASE DI PROGETTAZIONE:
Arch. Nicola Simboli
Parma Infrastrutture S.p.A.

OPERE DI COMPLETAMENTO CANTIERE 1 - PIANO PRIMO ALA OVEST

TITOLO: Planimetria di rilevamento incendi
TAVOLA: **E1_10**

DATA: Febbraio 2026
REVISIONI:
1
2

SCALA: 1:50
CODICE:

Questo elaborato è di proprietà riservata e non può essere utilizzato
diversamente dagli scopi per cui è stato fornito. La sua riproduzione parziale
o integrale deve essere autorizzata dal titolare proprietario in forma scritta.