




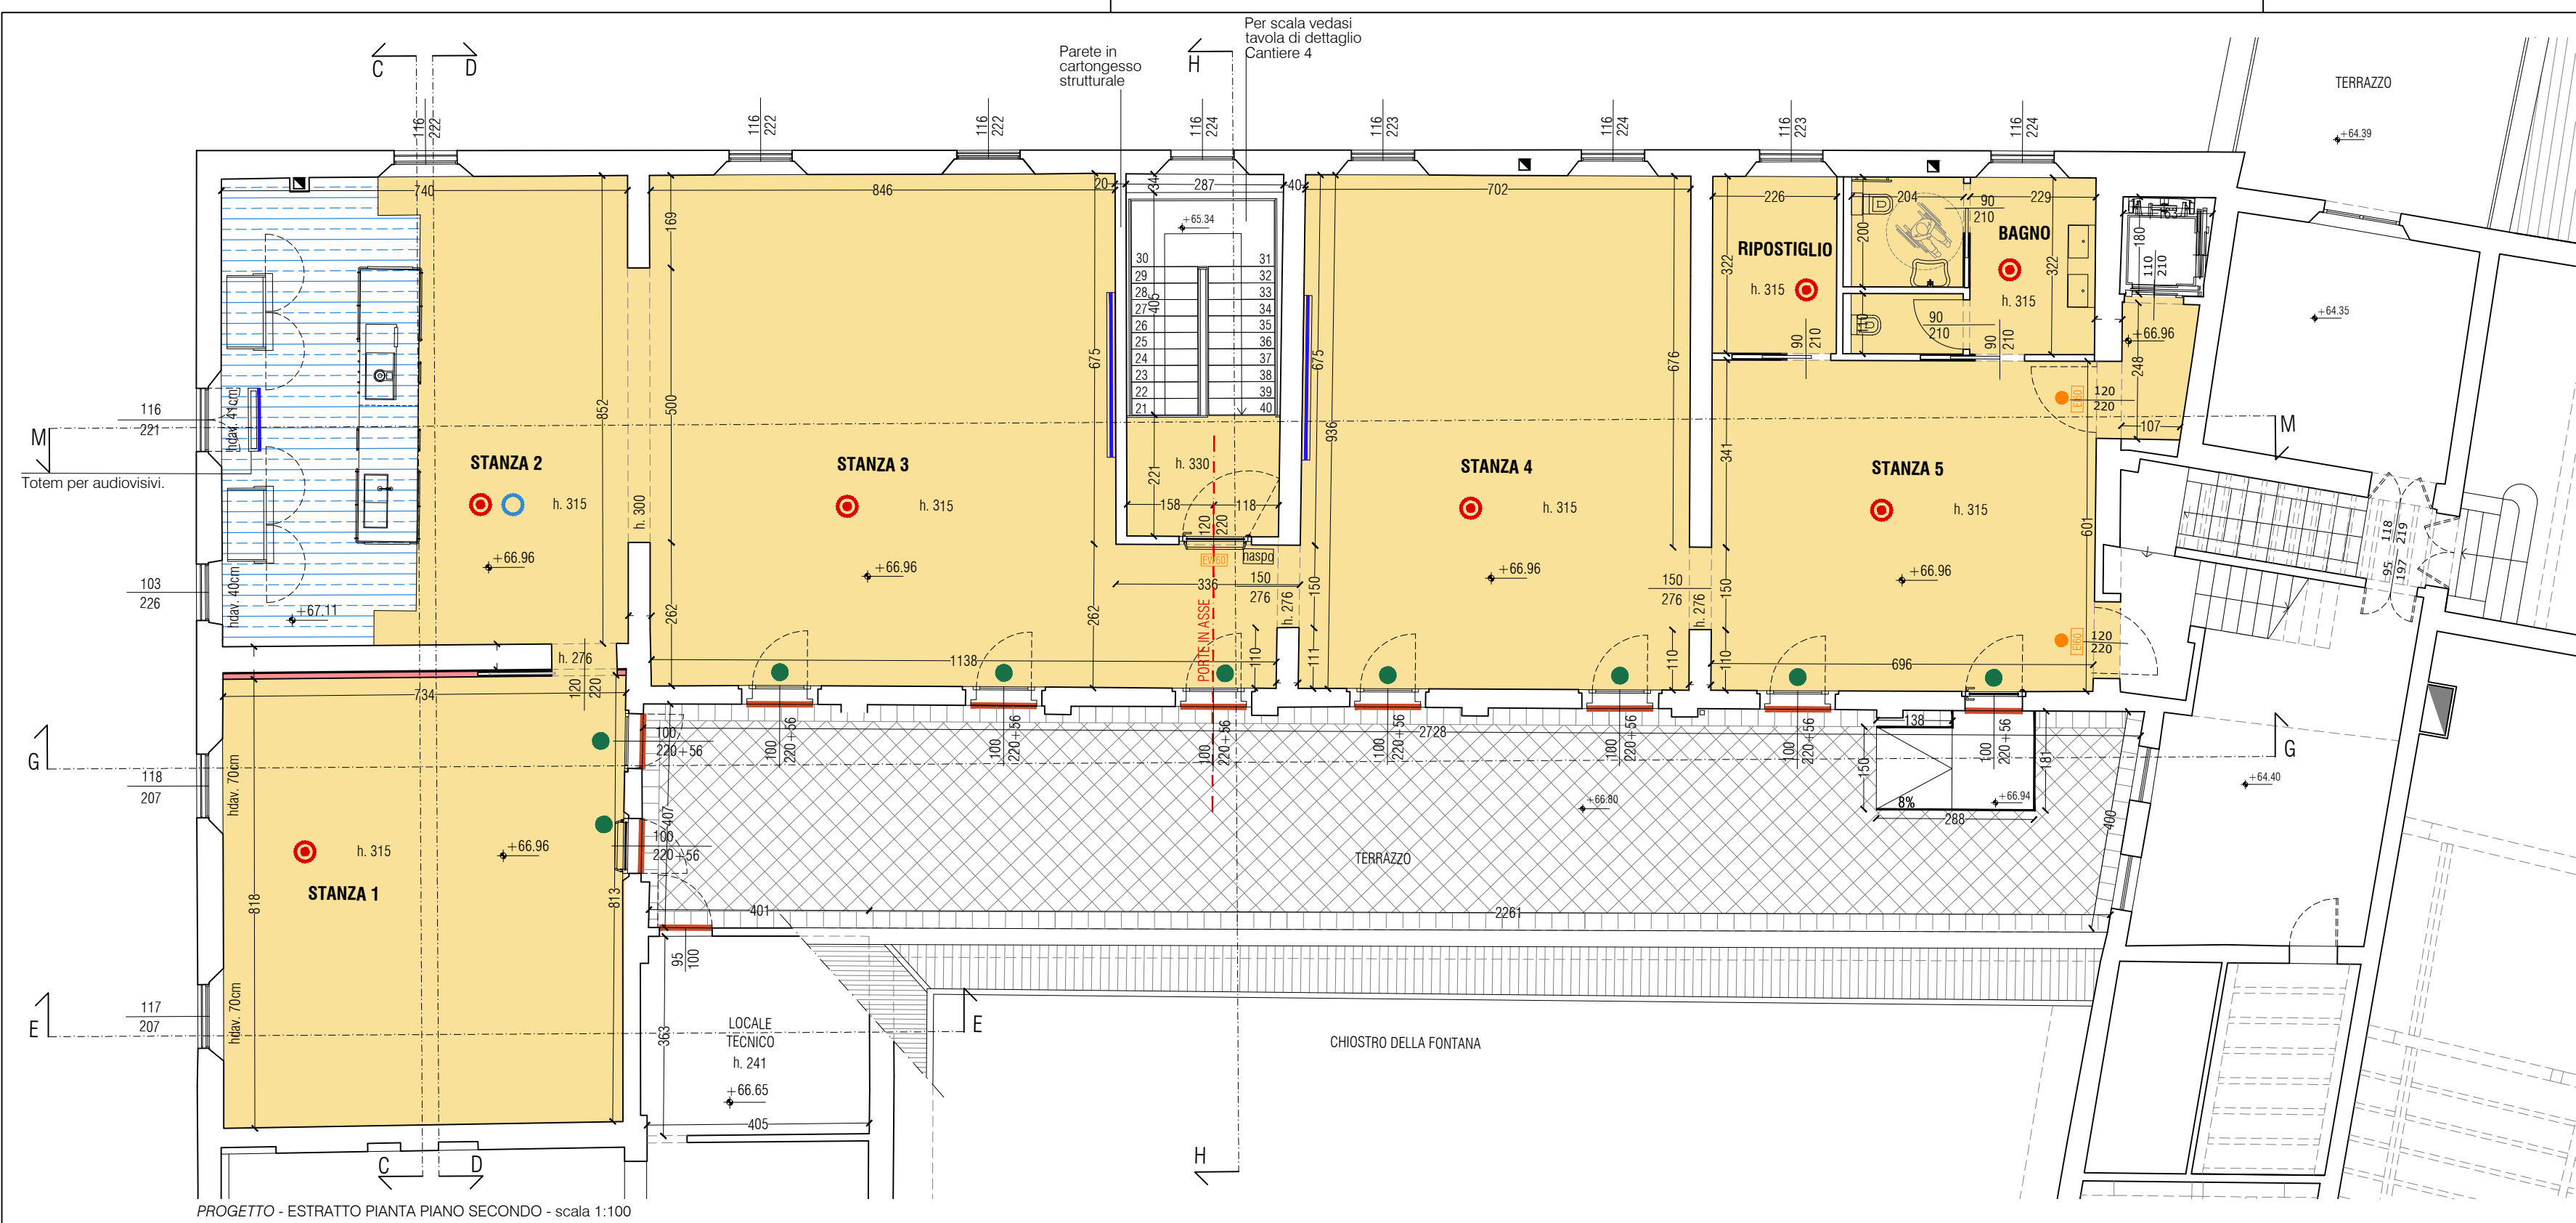


PROGETTO - ESTRATTO PIANTE PIANO SECONDO - scala 1:100

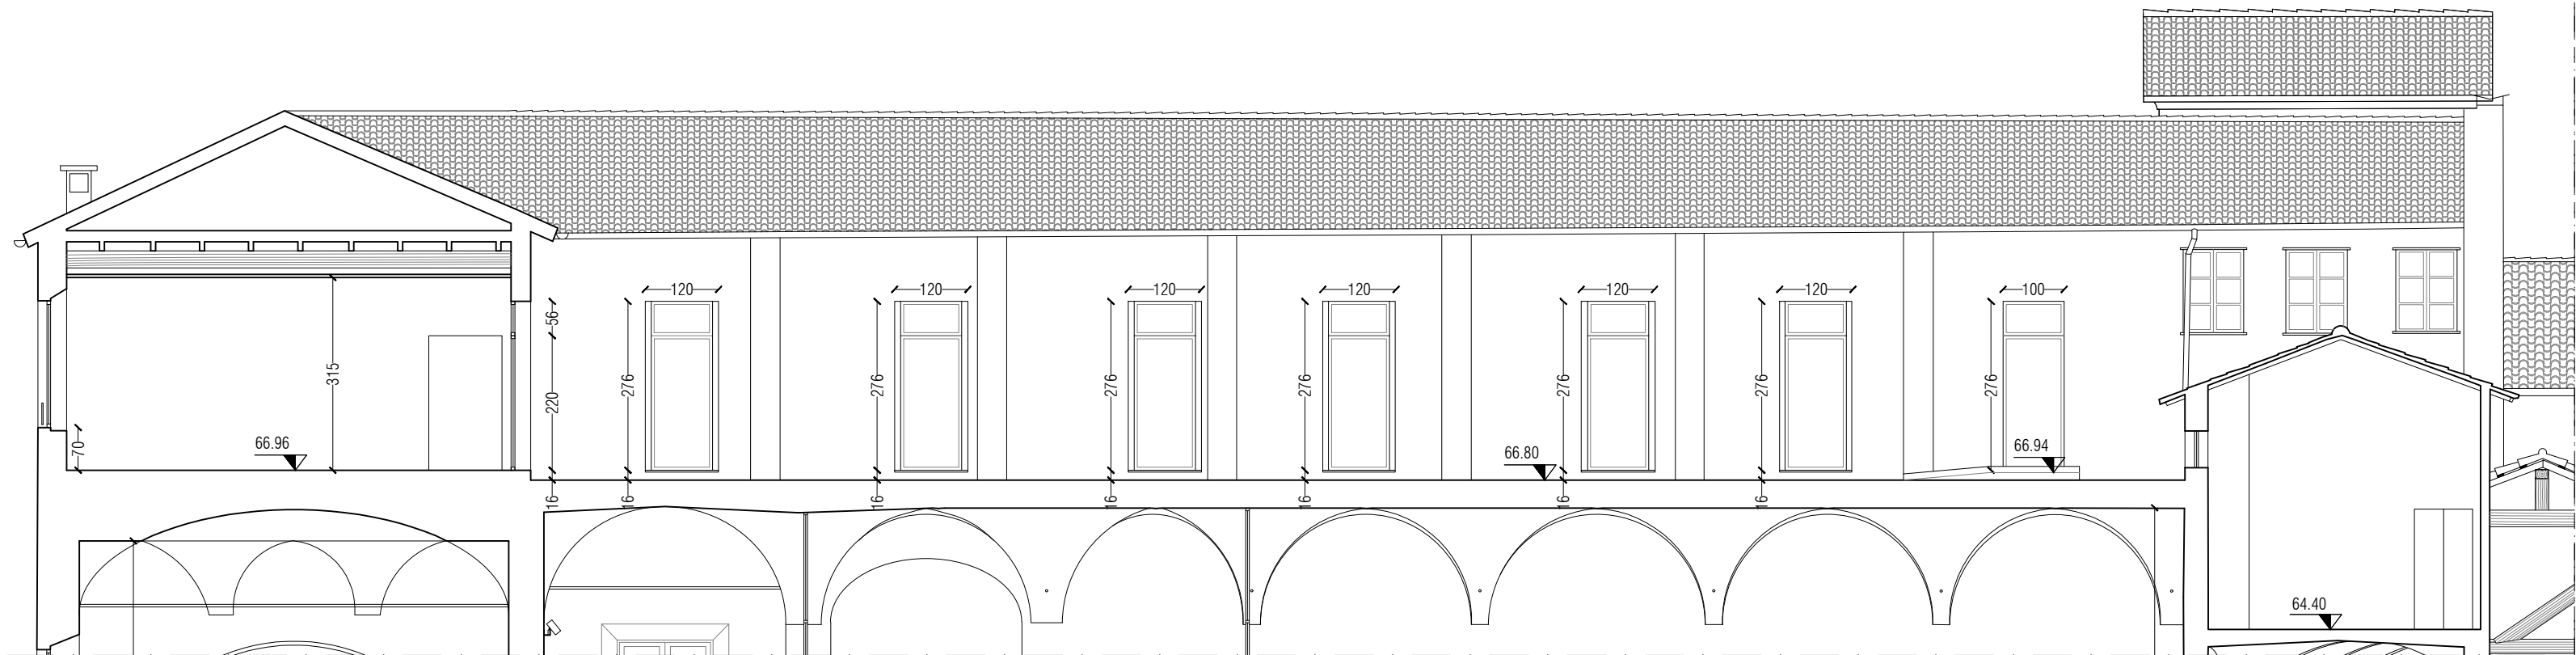


PROGETTO - ESTRATTO SEZIONE G - scala 1:100

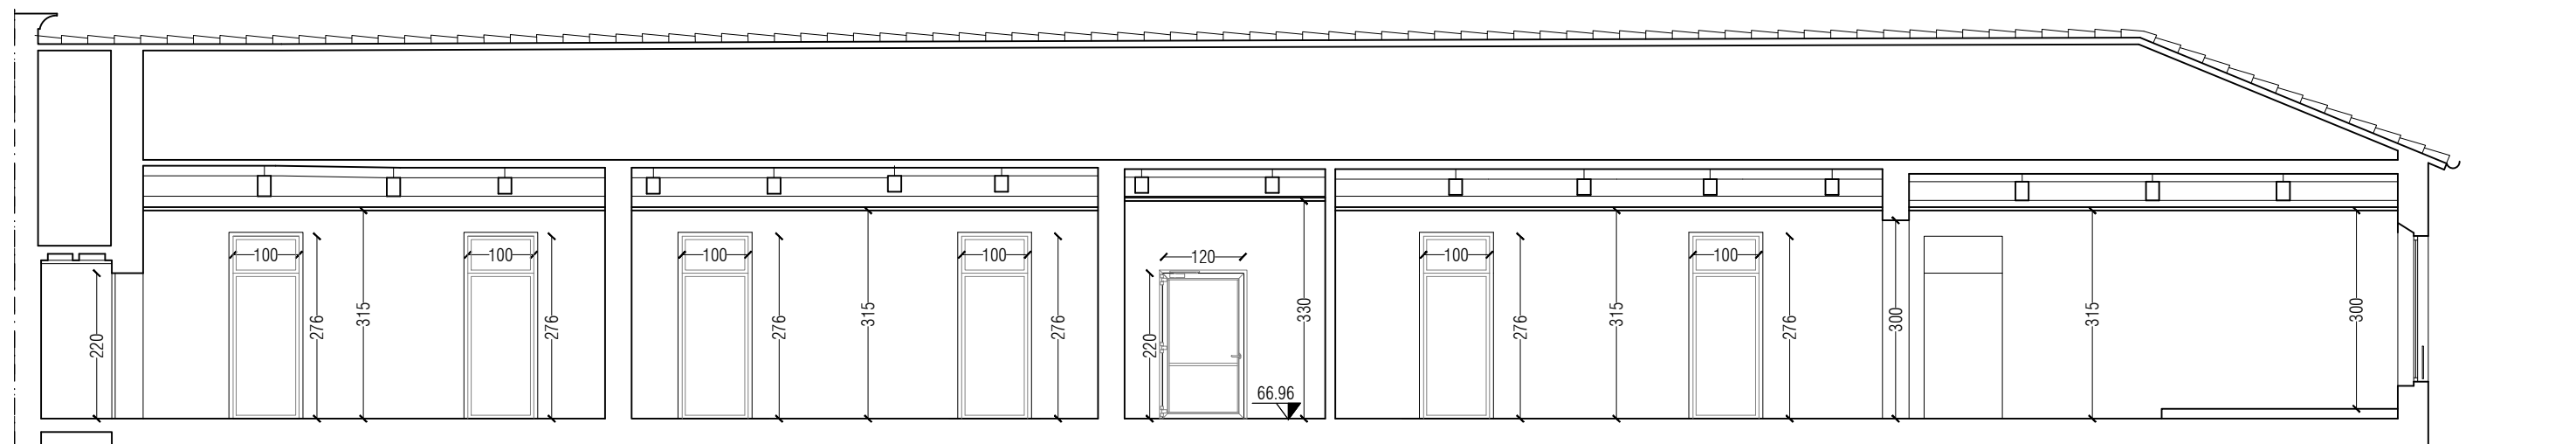

PROGETTO - ESTRATTO SEZIONE M - scala 1:100

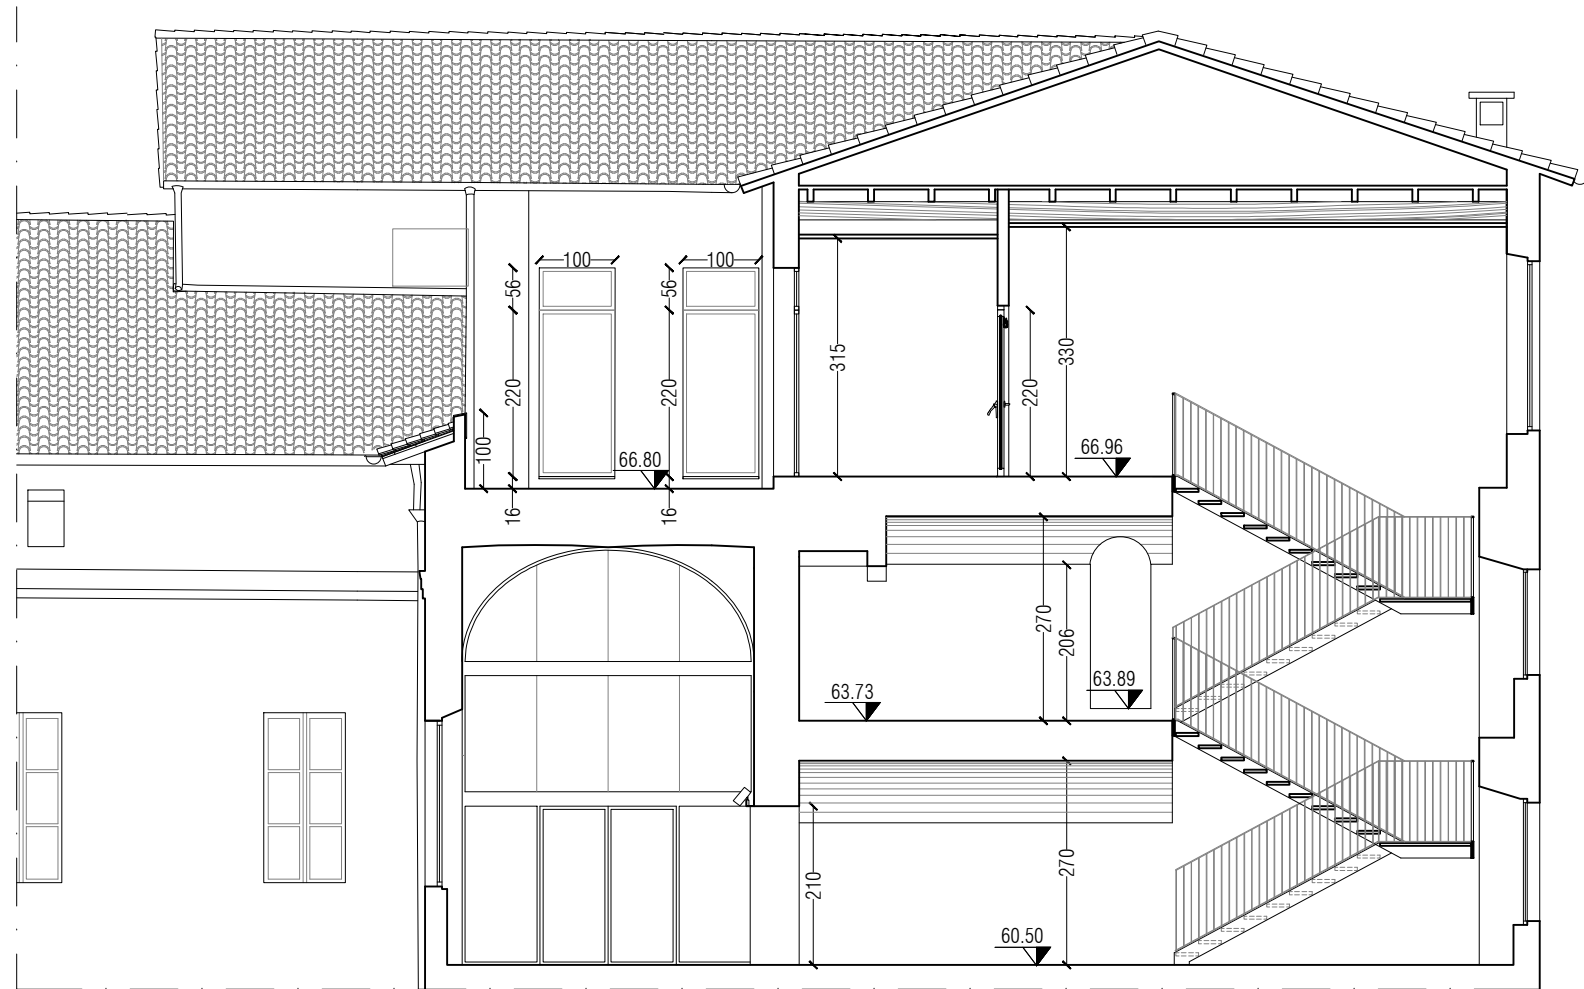


PROGETTO - ESTRATTO SEZIONE H - scala 1:100

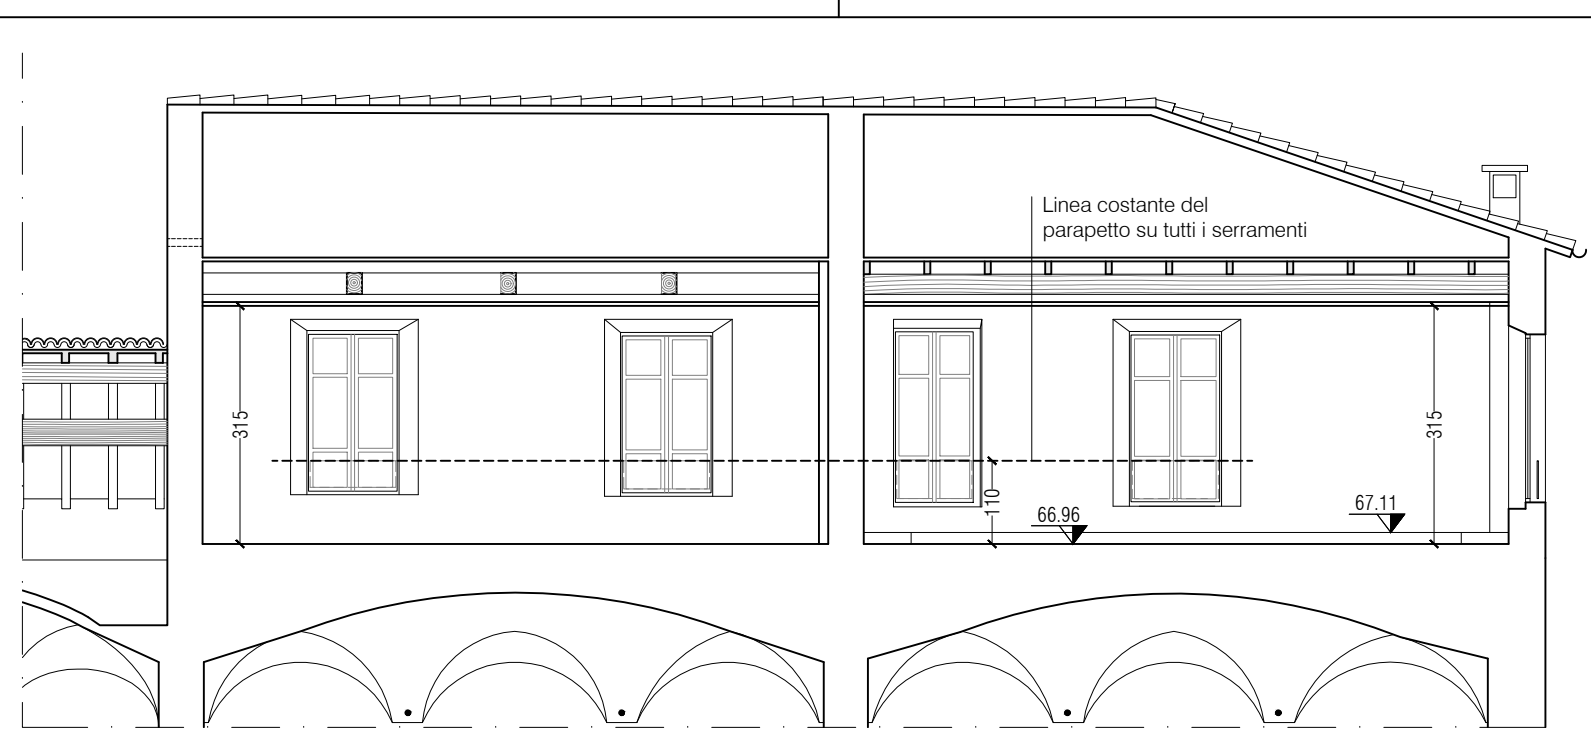


PROGETTO - ESTRATTO SEZIONE C - scala 1:100




PROGETTO - ESTRATTO SEZIONE D - scala 1:100

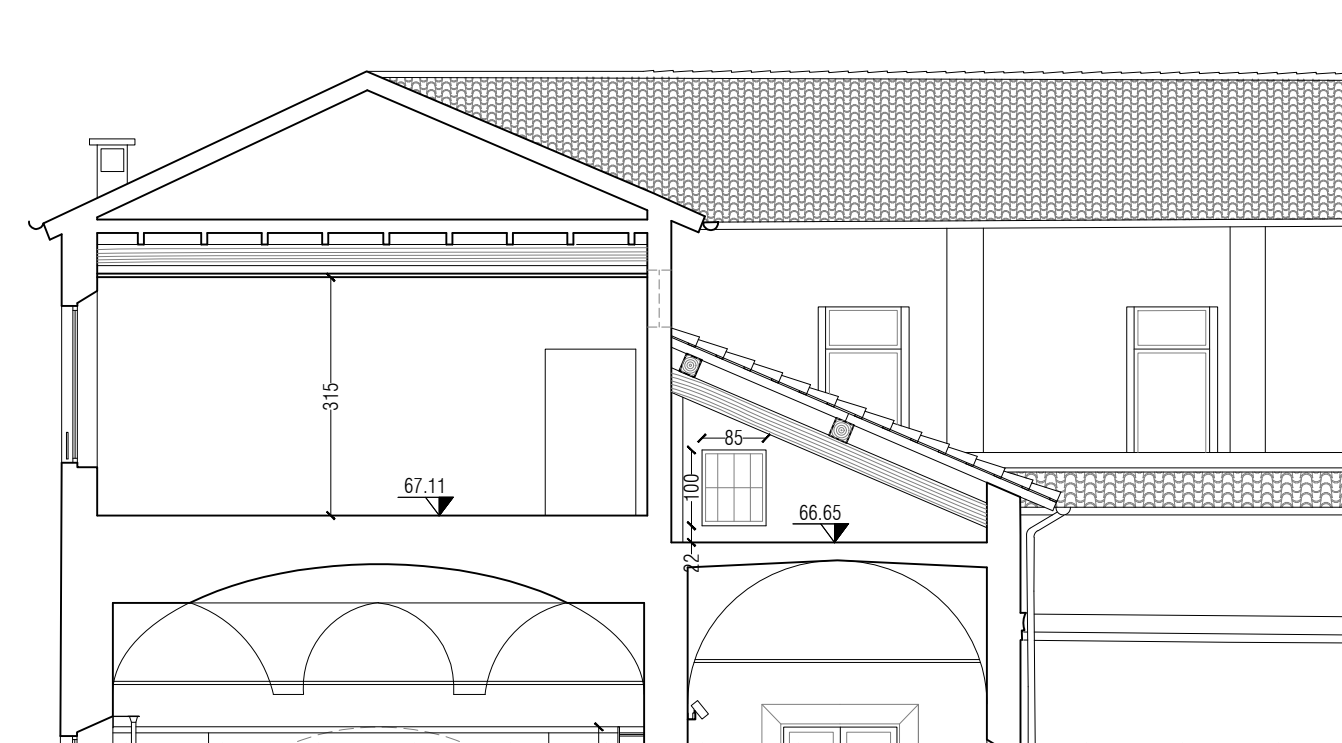

PROGETTO - ESTRATTO SEZIONE E - scala 1:100

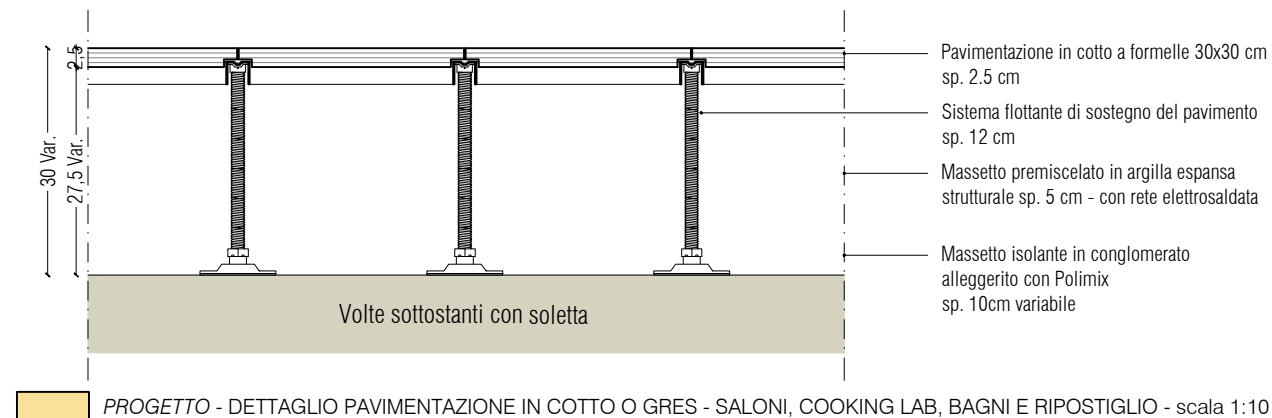


PROGETTO - DETTAGLIO PAVIMENTAZIONE IN COTTO O GRES - SALONI, COOKING LAB, BAGNI E RIPOSTIGLIO - scala 1:10

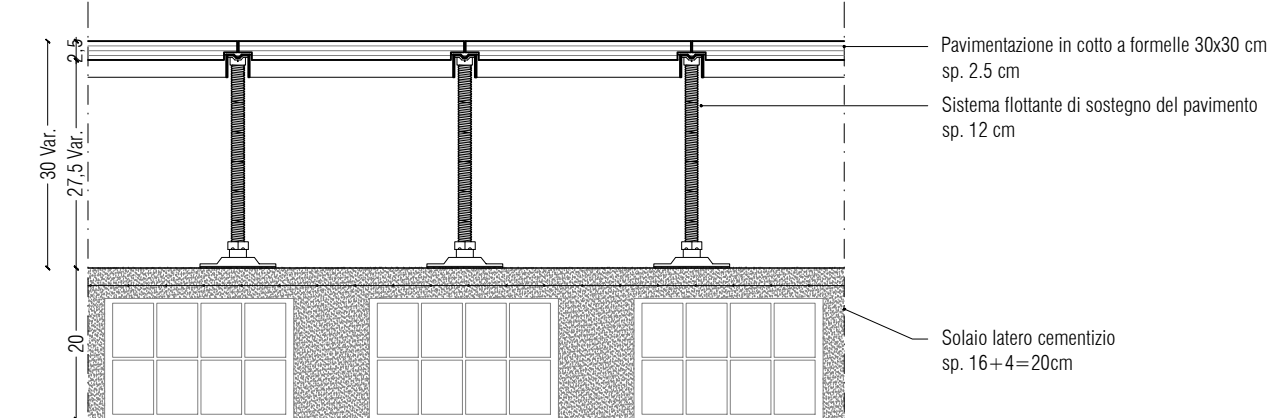

PROGETTO - DETTAGLIO PAVIMENTAZIONE IN COTTO O GRES E NUOVO SOLAIO DI TAMPONAMENTO SCALA - scala 1:10



PROGETTO - DETTAGLIO PAVIMENTAZIONE PER ESTERNI IN GRES - TERRAZZO - scala 1:10

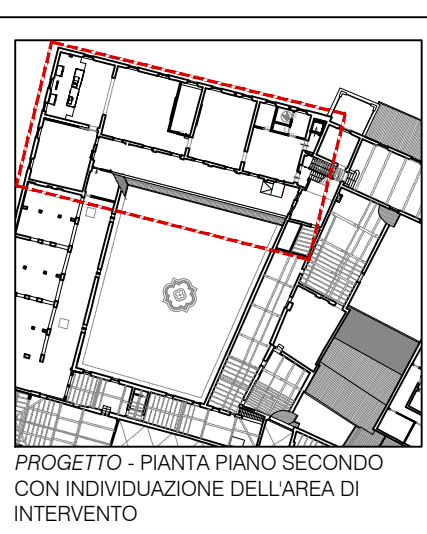

PROGETTO - PIANTE PIANO SECONDO CON INDIVIDUAZIONE DELL'AREA DI INTERVENTO

- Pavimentazione flottante in gres
- Pavimentazione flottante in cotto o gres a formelle 30x30 cm
- Posa di nuove soglie in quarzite o pietra naturale
- EW60: anta vetrata e struttura in metallo smaltato
- EI60: anta e struttura in metallo smaltato
- Piattaforma a pavimentazione flottante in gres H 15 cm per impianti, posata su pavimento esistente
- Nuovo controsfittino in cartongesso
- Nuovo controsfittino a doghe lignee o in alluminio
- Porte Rei esistenti
- Nuove finestre
- Contropareti di cartongesso
- Schemi per proiezioni e TV

OGGETTO:
I CHIOSTRI DEL CORREGGIO
DISTRETTO DELLA CULTURA D'ECCELLENZA AGROALIMENTARE:
Intervento di restauro e valorizzazione socio-culturale del complesso monumentale di San Paolo come polo culturale d'eccezione.
Riqualificazione spazi adiacenti al laboratorio aperto del monastero

FASE: PROGETTO ESECUTIVO
CUI: L016221001870004
CUI: L00162210348202100047

RESPONSABILE UNICO DEL PROCEDIMENTO:
Ing. Marco Ferrari
Parma Infrastrutture S.p.A.

PROGETTO DI RESTAURO ARCHITETTONICO:
Studio Architetto
Elena Bonelli
via Fiume 20 - 43121 Parma
tel. 0521 601641
elena.bonelli@comarchitect.it

PROGETTO STRUTTURALE:
Studio Ar.Tec
Ingegneria e architettura s.r.l.
via dei Mille 141 - 43121 Parma
tel. 0521 280148 fax 0521 280149
studio@studiosar.it

PROGETTO IMPIANTO ELETTRICO:
Comasti Mirco
Studio Tecnico
Progettazione consulenza impiantistica
via Emilia 100 - 43121 Parma
tel. 0521 601641
info@comasti.eu

PROGETTO IMPIANTO MECCANICO:
Tecnica Termotecnica Ar.Tec
via Maffei di Comastelli 11 - Reggio Emilia
tel. 0522 332375 - info@studiosar.it

COORDINAMENTO SICUREZZA IN FASE DI PROGETTAZIONE:
Arch. Nicola Simboli
Parma Infrastrutture S.p.A.

OPERE DI COMPLETAMENTO
CANTIERE 2 - PIANO SECONDO ALA NORD

TITOLO: PROGETTO - Pianta sezioni e dettagli
TAVOLA: **A2_4**

DATA: **SCALA:** 1:100 / 1:10
Febbraio 2026 **CODICE:**

REVISIONI:
1 3
2 4

Questo elaborato è di proprietà riservata e non può essere utilizzato
diversamente dagli scopi per cui è stato fornito. La sua riproduzione parziale
e integrale sono espressamente vietate. Il presente progetto è in forma vincente.