




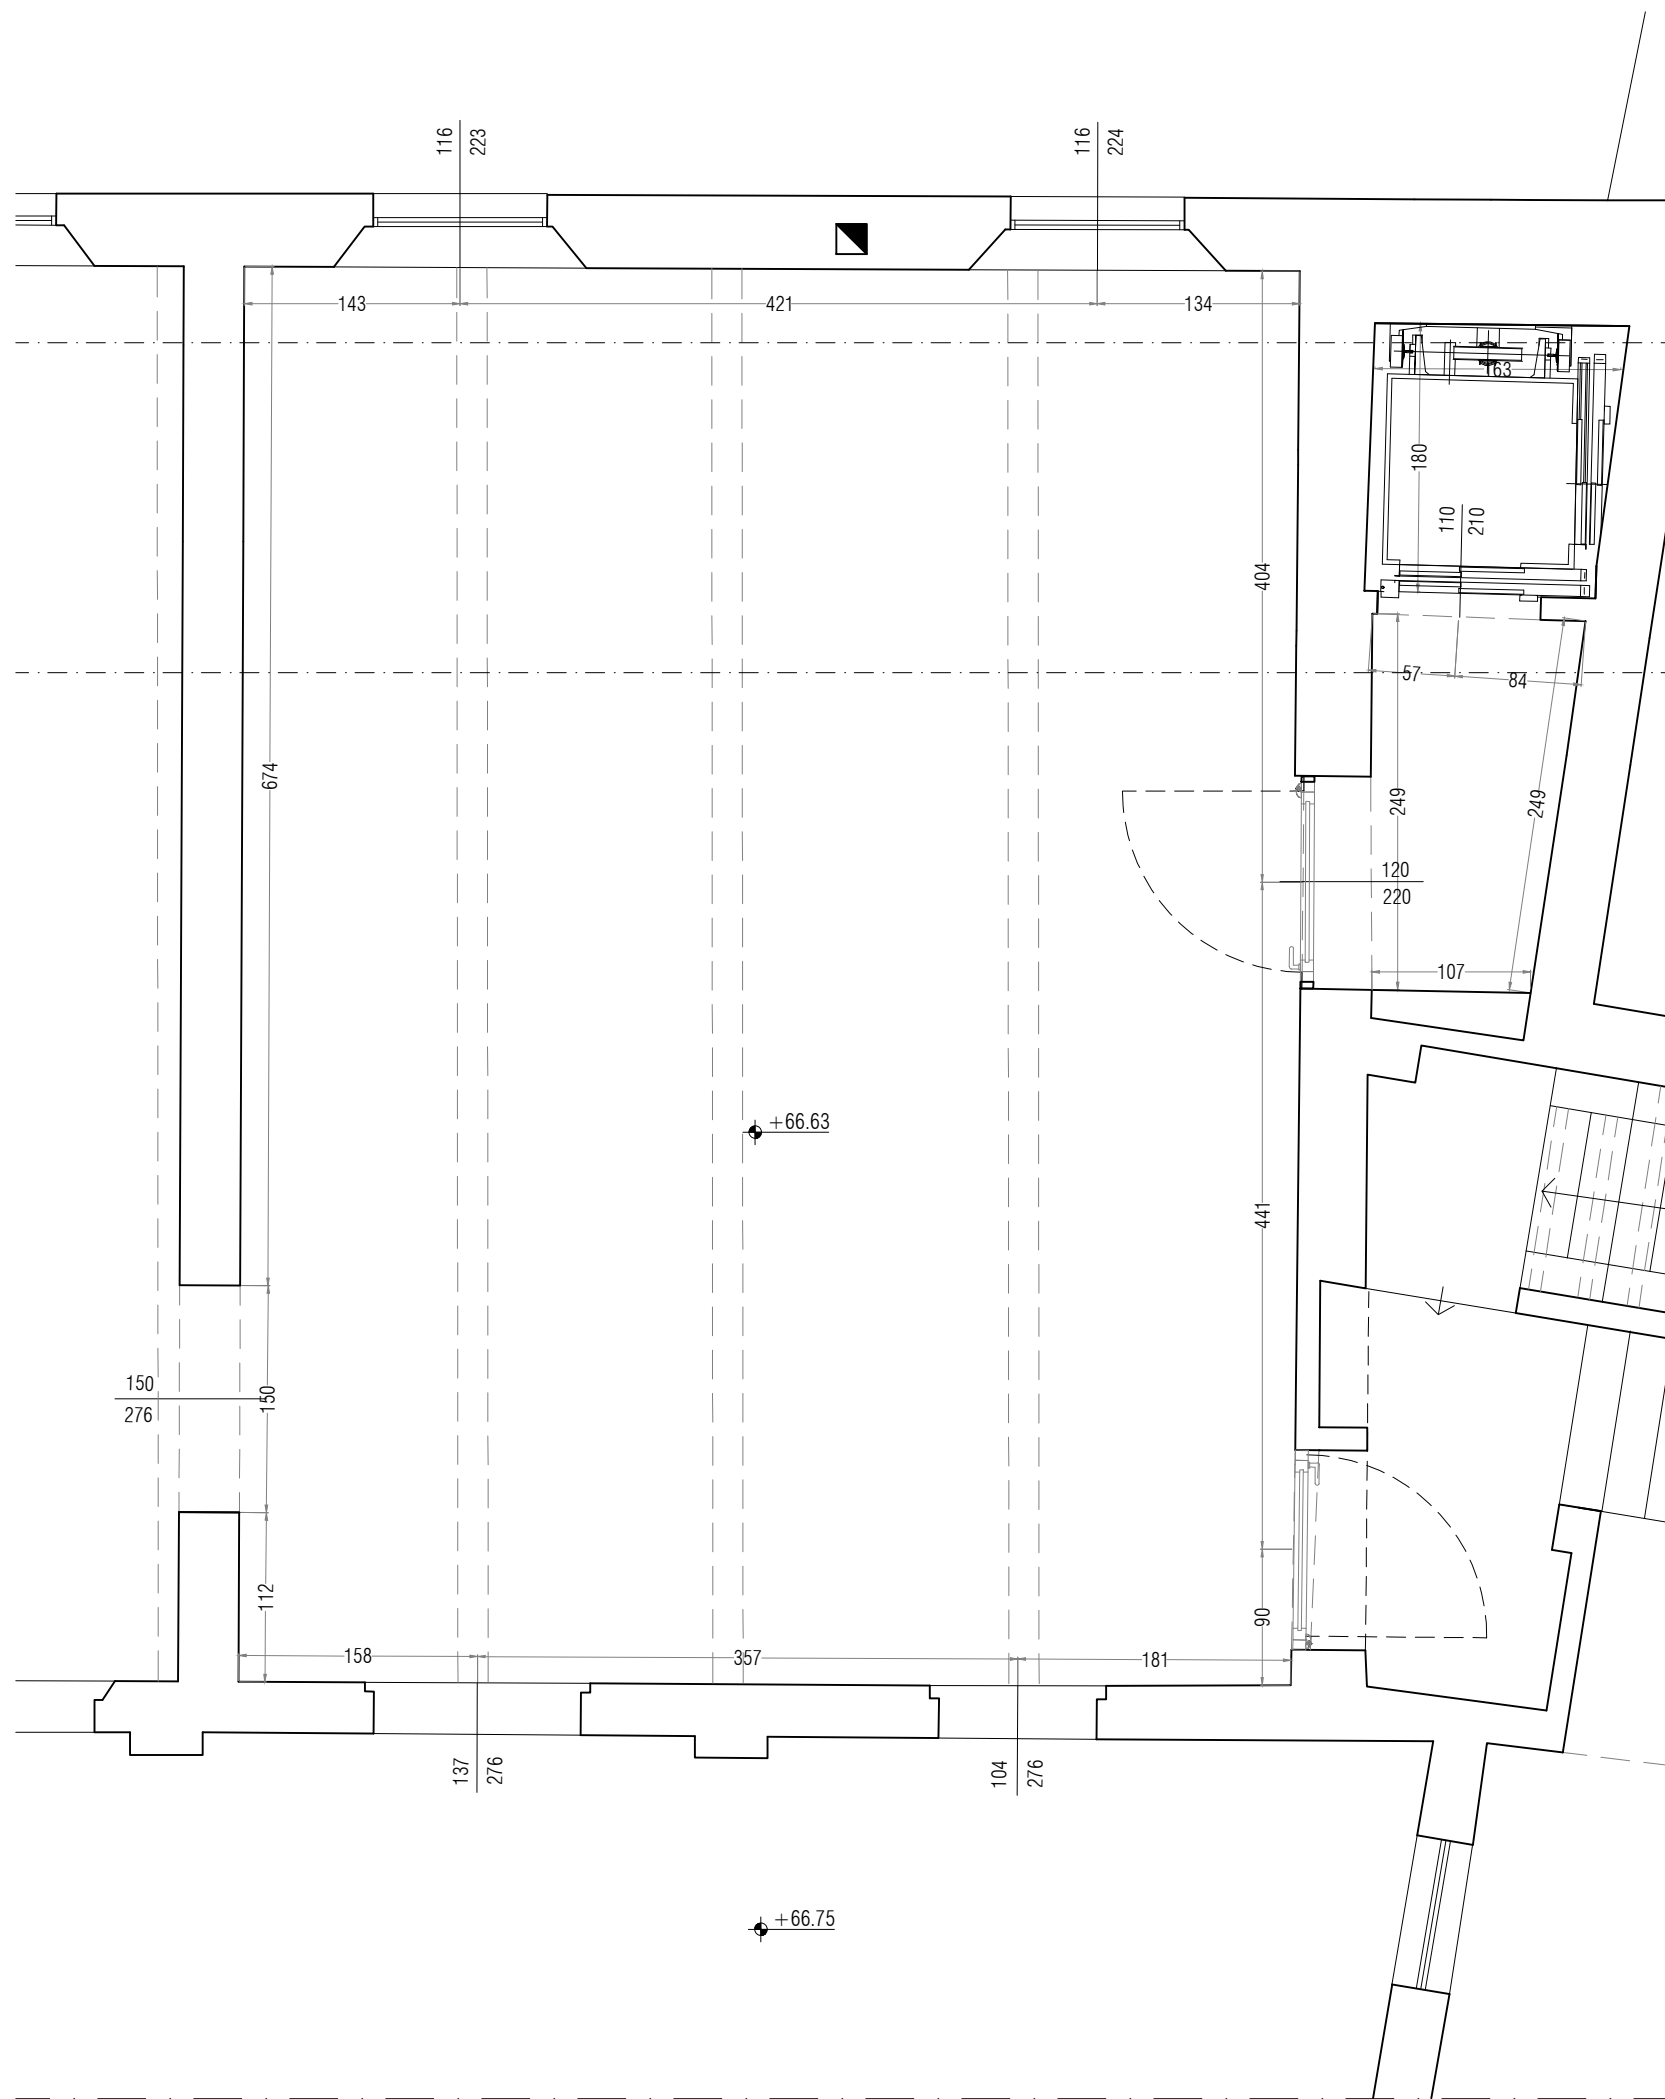


STATO DI FATTO - PIANTA - scala 1:50

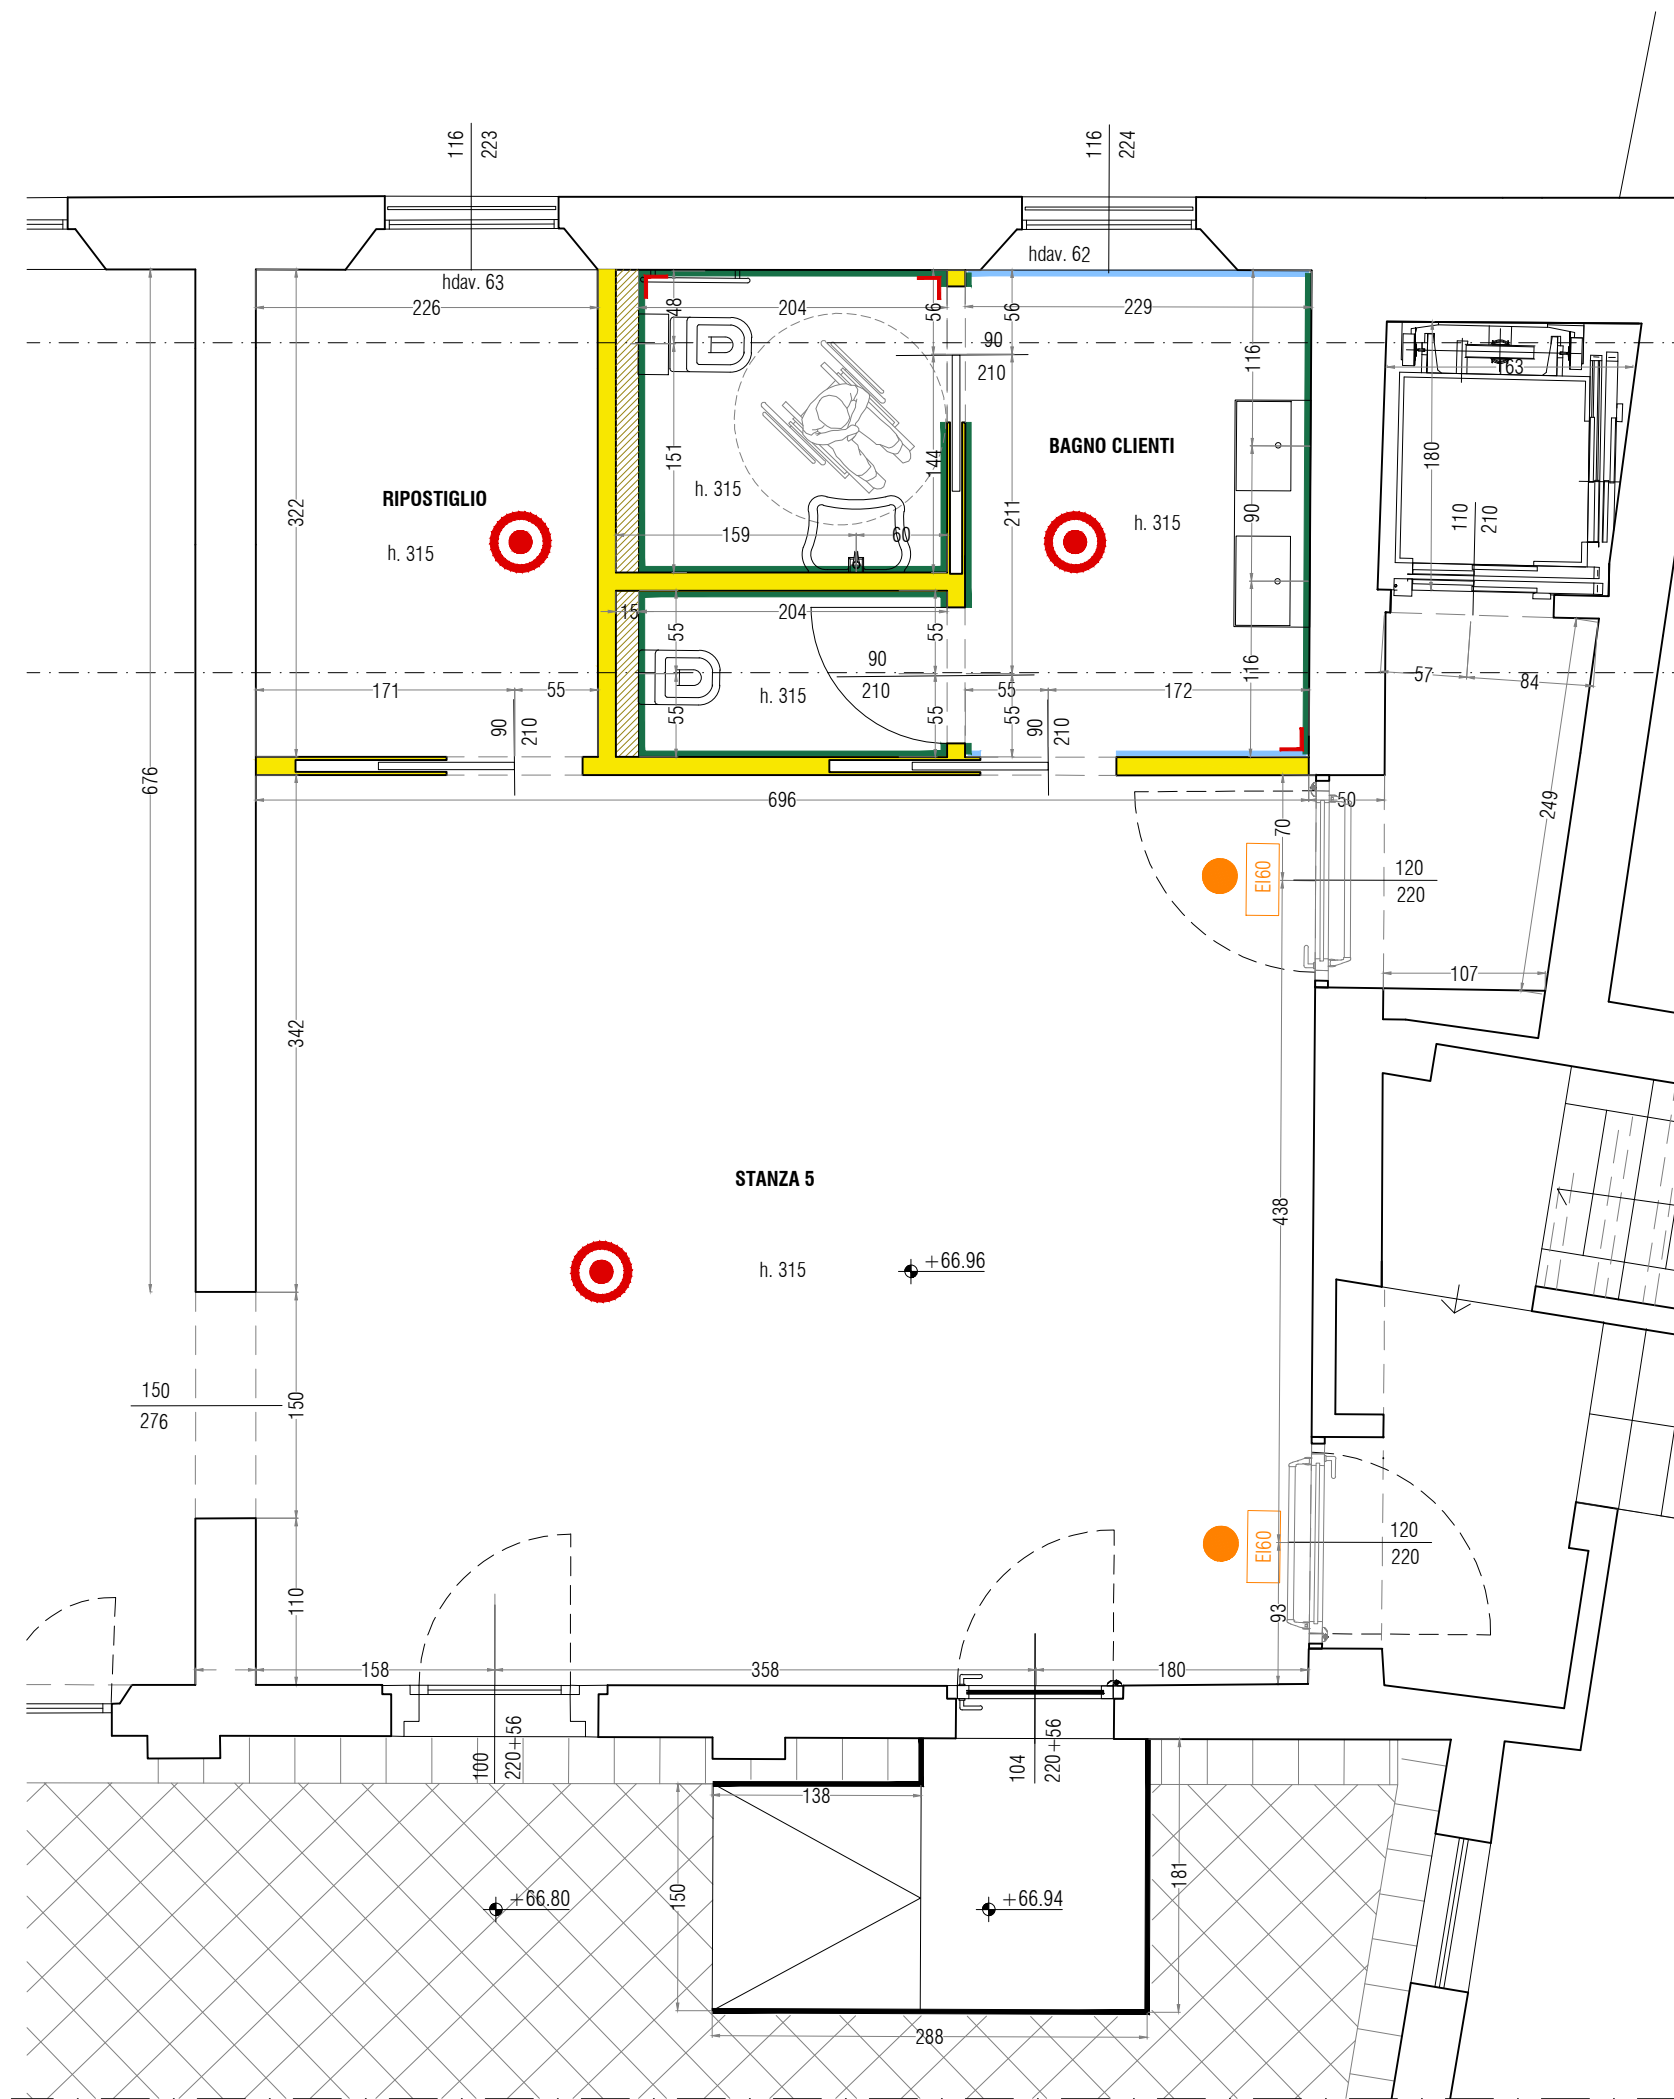


PROGETTO - PIANTA - scala 1:50

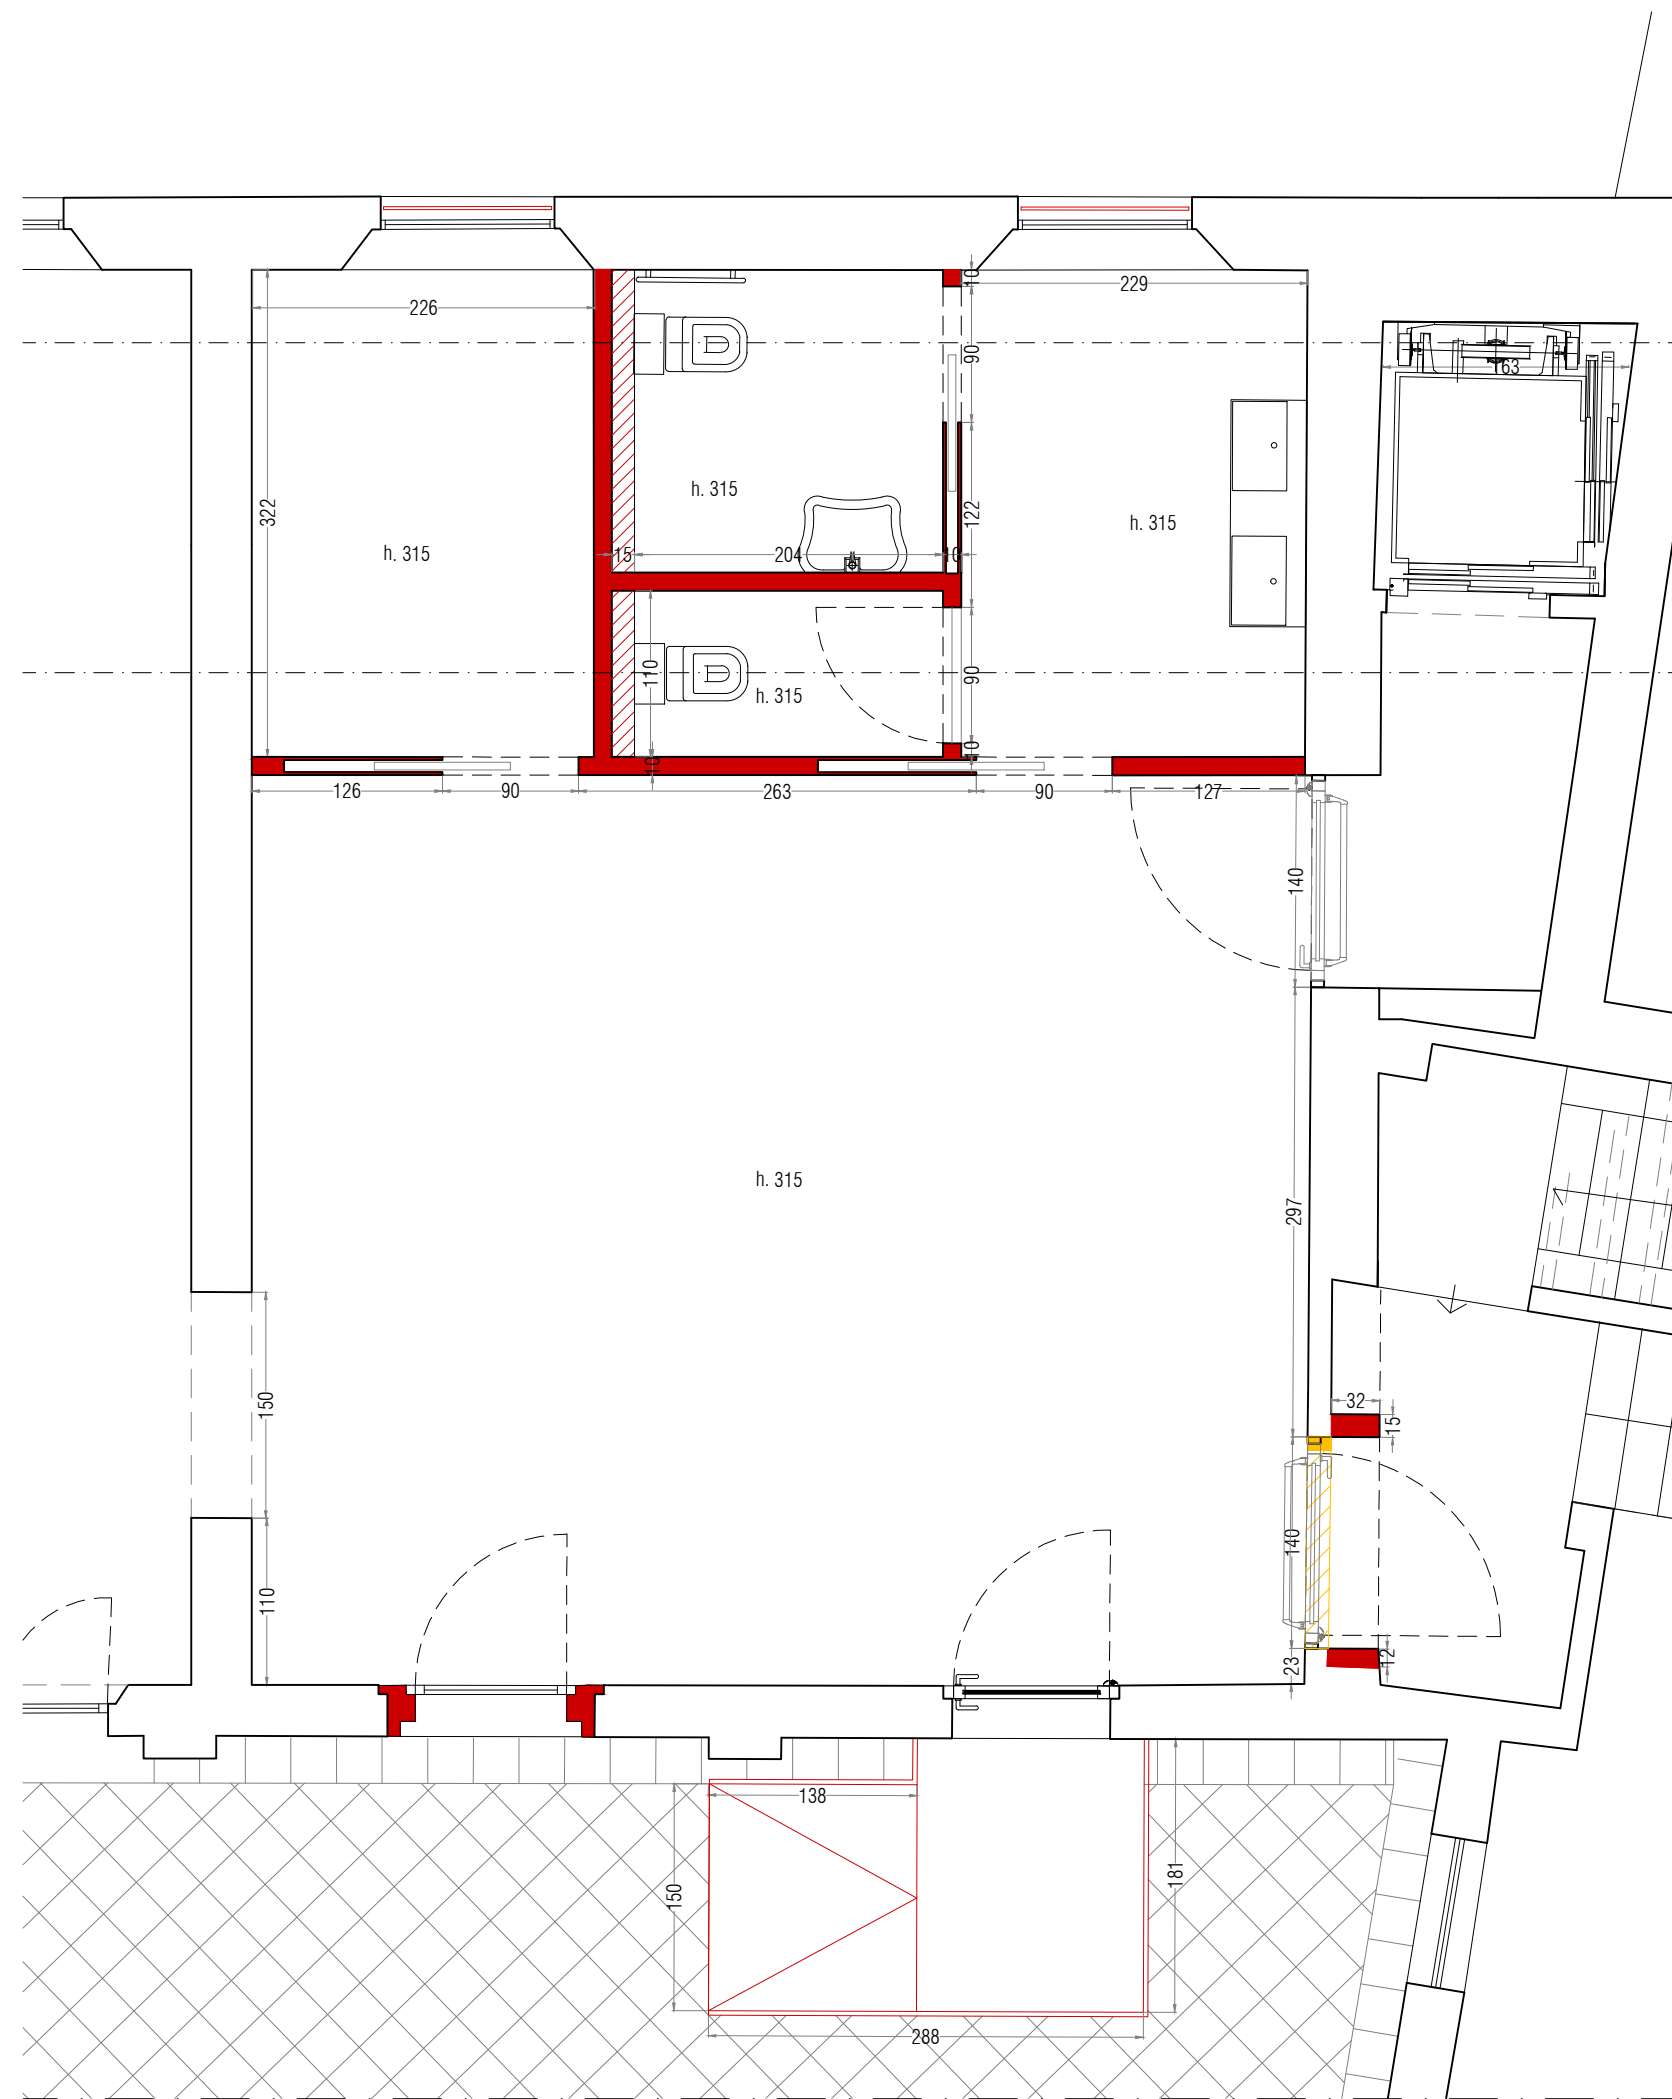


CONFRONTO - PIANTA - scala 1:50

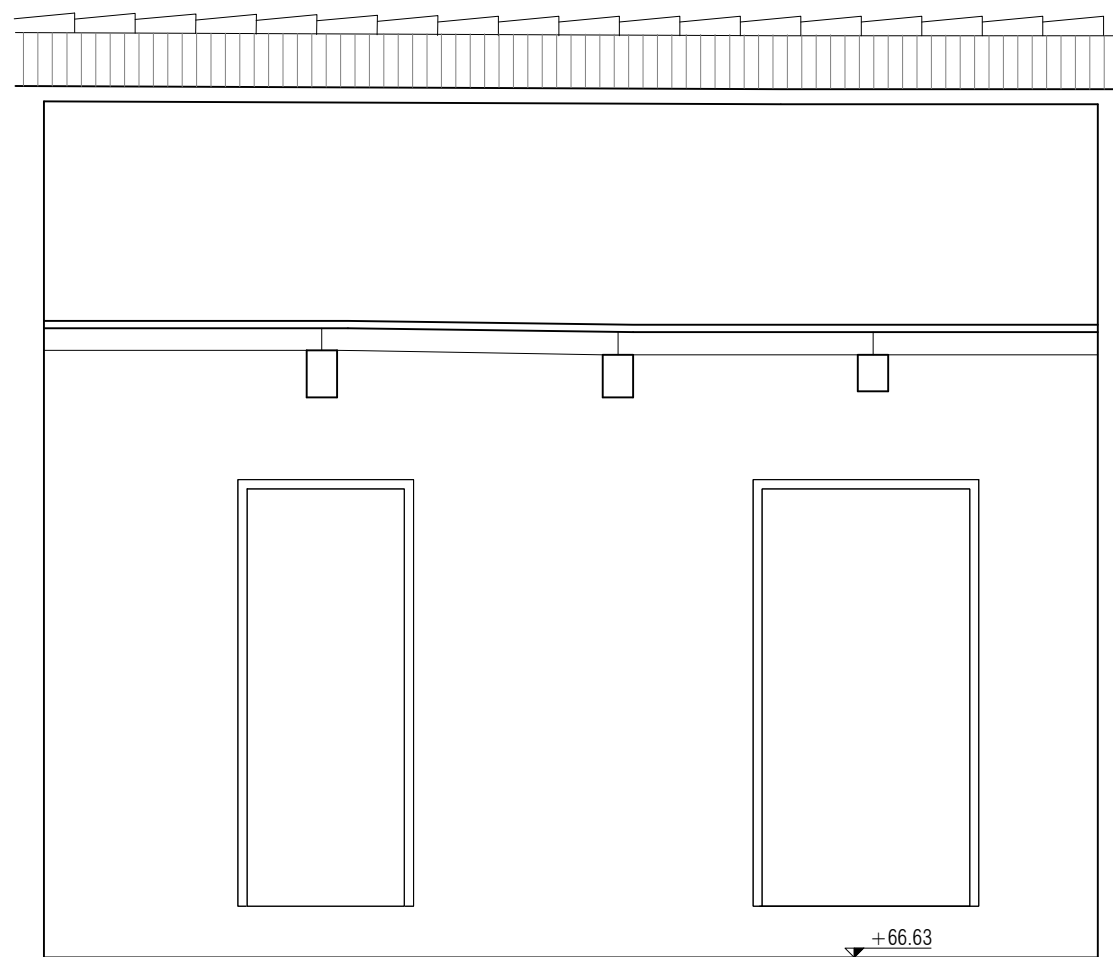


STATO DI FATTO - SEZIONE A - scala 1:50

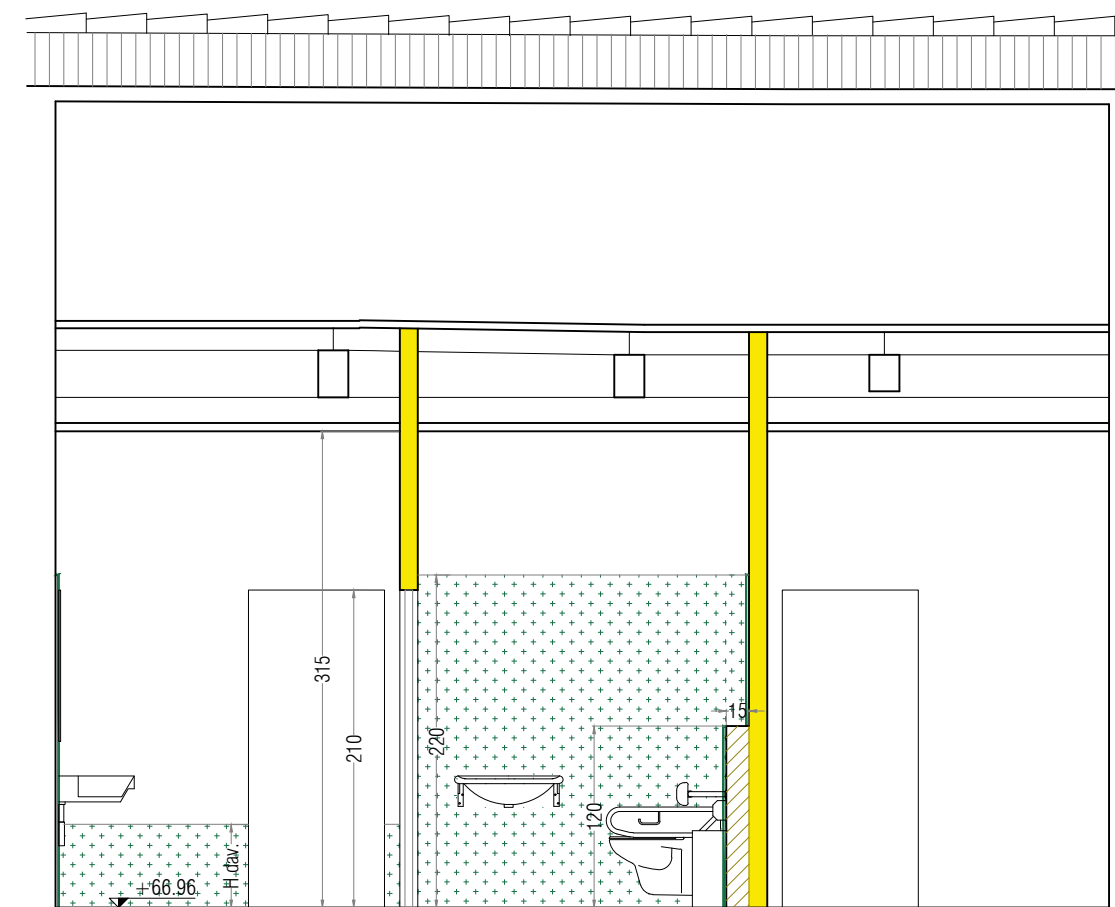

PROGETTO - SEZIONE A - scala 1:50

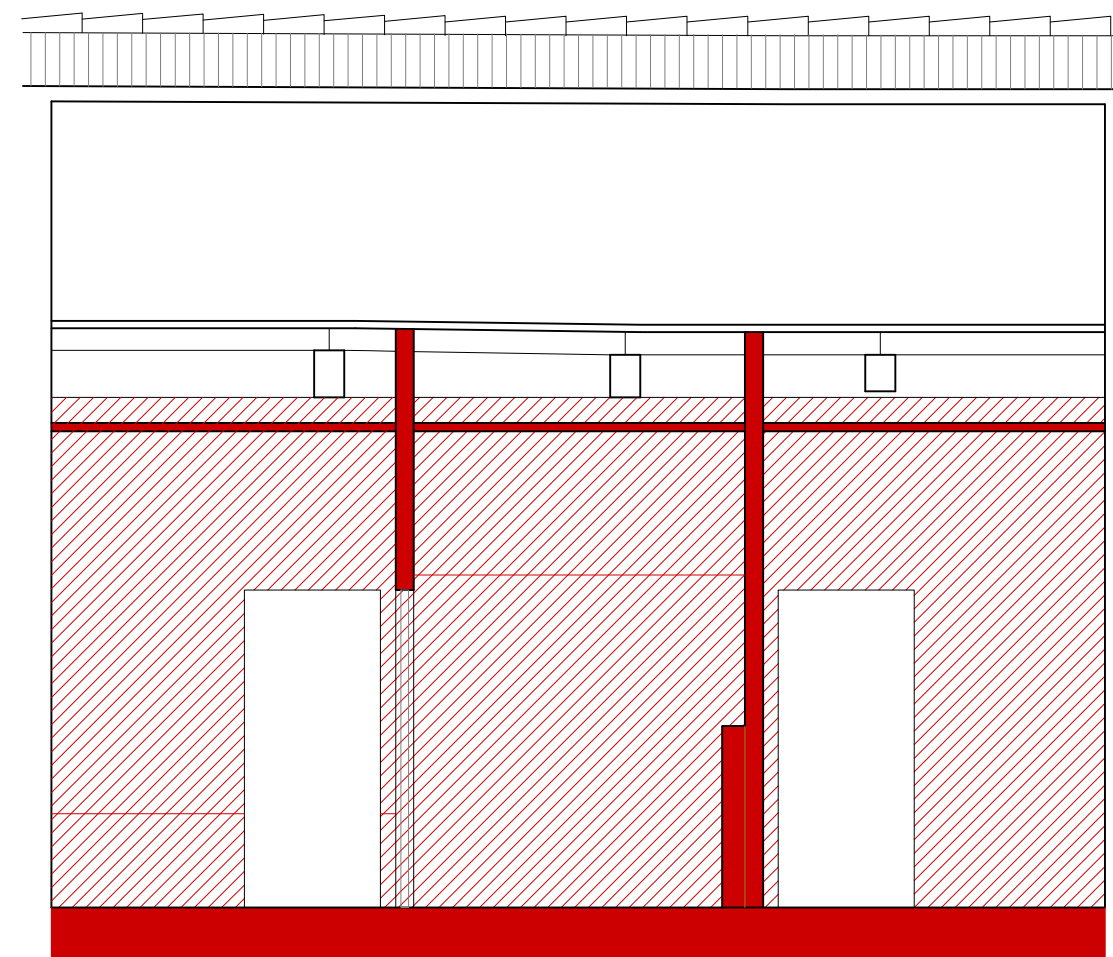

CONFRONTO - SEZIONE A - scala 1:50

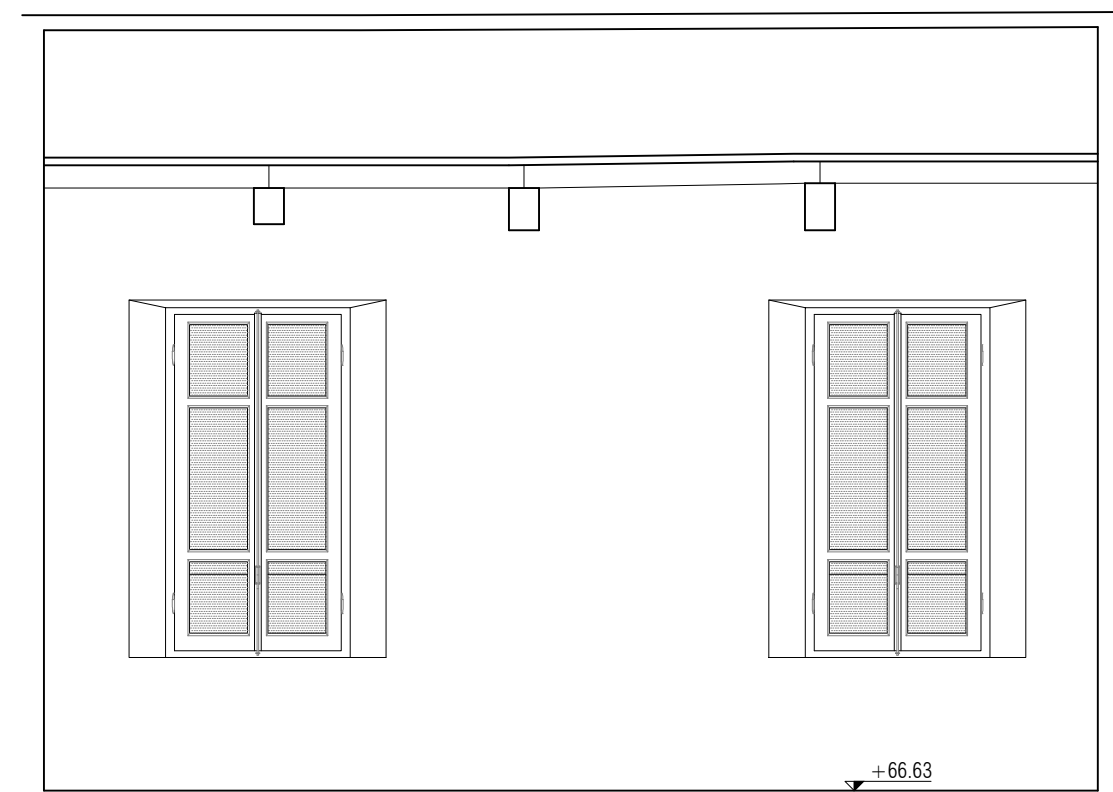


STATO DI FATTO - SEZIONE B - scala 1:50



PROGETTO - SEZIONE B - scala 1:50



CONFRONTO - SEZIONE B - scala 1:50

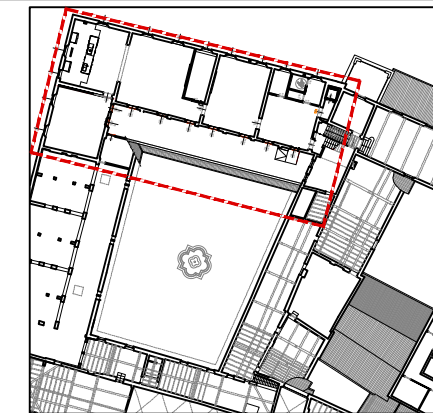

PROGETTO - PIANTA PIANO SECONDO
CON INDIVIDUAZIONE DELL'AREA DI
INTERVENTO

- COSTRUZIONI**
- DEMOLIZIONI**
- Nuove pareti in cartongesso a doppia lastra igroscopica trattata smalto nella parte non rivestita in gres, con cromie da definirsi in fase di cantiere in accordo con la D.L.
- Nuove pareti in forati per attacco sanitari, sp. 15 cm, H 120 cm (da definire con la D.L.)
- Rivestimento in gres H 220
- Rivestimento in gres H avanzale
- Rivestimento in gres
- Serramento con maniglione a spinta e resistenza al fuoco
- EW60: anta vetrata e struttura in metallo smaltato
- EI60: anta e struttura in metallo smaltato
- Serramento con resistenza al fuoco sempre aperto con rilevatore di fumo e chiusura automatica con elettromagnete
- Porte Rei esistenti
- Perpendicolarità
- Nuovo controsoffitto in cartongesso

PARMA INFRASTRUTTURE S.p.A.
COMUNE DI PARMA

OGGETTO:
I CHIOSTRI DEL CORREGGIO

DISTRETTO DELLA CULTURA D'ECCELLENZA AGROALIMENTARE:

Intervento di restauro e valorizzazione socio-culturale del complesso monumentale di San Paolo come polo culturale d'eccezione

Riquadratura spazi adiacenti al laboratorio aperto del monastero

FASE: PROGETTO ESECUTIVO
CUP: 107H210010010004
CUI: L00162210348202100047

RESPONSABILE UNICO DEL PROCEDIMENTO:
Ing. Marco Ferrari
Parma Infrastrutture S.p.A.

PROGETTO DI RESTAURO ARCHITETTONICO:
Studio Architetto
Elina Bonelli
via Fanti 21 - 43121 Parma
tel. 0521 601421
elena.bonelli@mvvarchitetto.it

PROGETTO STRUTTURALE:
Studio Ar.Tec
Ingegneria e architettura s.r.l.
via dei Mili 145 - 43121 Parma
tel. 0521 200148 fax 0521 200195
studio@studioar.tec.it

PROGETTO IMPIANTO ELETTRICO:
Comastri Mico
Studio Tecnico
Progettazione consulenza impiantistica
via Enrico Mattei - 43121 Reggio Emilia
tel. 0522 201044 fax 0522 200195
info@comastri.eu

PROGETTO IMPIANTO MECCANICO:
Studio Tecnico
via Martiri di Concordia 111 - Reggio Emilia
tel. 0522 323270 - info@studioar.tec.it

COORDINAMENTO SICUREZZA IN FASE DI PROGETTAZIONE:
Arch. Nicola Simboli
Parma Infrastrutture S.p.A.

OPERE DI COMPLEMENTAMENTO CANTIERE 2 - PIANO SECONDO ALA NORD

TITOLO: STATO DI FATTO - PROGETTO - CONFRONTO: Servizi igienici e area ingresso

TAVOLA: **A2_6**

DATA: Febbraio 2026 **SCALA:** 1:50

REVISIONI: 1 2 3 4

Questo elaborato è di proprietà riservata e non può essere utilizzato
diversamente dagli scopi per cui è stato fornito. La sua riproduzione parziale
e integrale deve essere autorizzata dal titolare proprietario in forma scritta.