 
 

 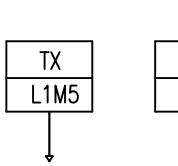
 
 
 
 



LEGENDA SIMBOLI RILEVAMENTO INCENDI

DISEGNO	DENOMINAZIONE
	CENTRALE RIVELAZIONE FUMI
	DISPOSITIVO OTTICO-ACUSTICO ALLARME
	RIVELATORE TERMICO
	RIVELATORE OTTICO DI FUMO
	RIVELATORE OTTICO DI FUMO LED LUMINOSO DI RIPORTO ALLARME
	RIVELATORE TERMICO GEMMA LUMINOSA DI RIPORTO ALLARME
	RIVELATORE FUMO DA CANALE
	PULSANTE MANUALE ALLARME IRAI CON ISOLATORI E CARTELLO CONFORME ALLA UNI 7546-16
	PULSANTE MANUALE CHIAMATA DISABILI IRAI CON ISOLATORI COLORE GIALLO CON CARTELLO UNI

DISEGNO	DENOMINAZIONE
	BARRIERA LINEARE DI FUMO
	MODULO 1 INGRESSO + 1 USCITA (CMA11)
	MODULO 2 INGRESSI + 2 USCITE (CMA22)
	MODULO 1 USCITA (M701E-240)
	MODULO 1 USCITA (M701E)
	MODULO 1 INGRESSO (M710E)
	RIVELATORE OTTICO DI FUMO+BASE ALLARME ACUSTICO+LED
	ALIMENTATORE AGGIUNTIVO (24V 4+1A)
	TRASLATORE RADIO NOTIFIER PER CONNESSIONE RIVELATORI WIRELESS

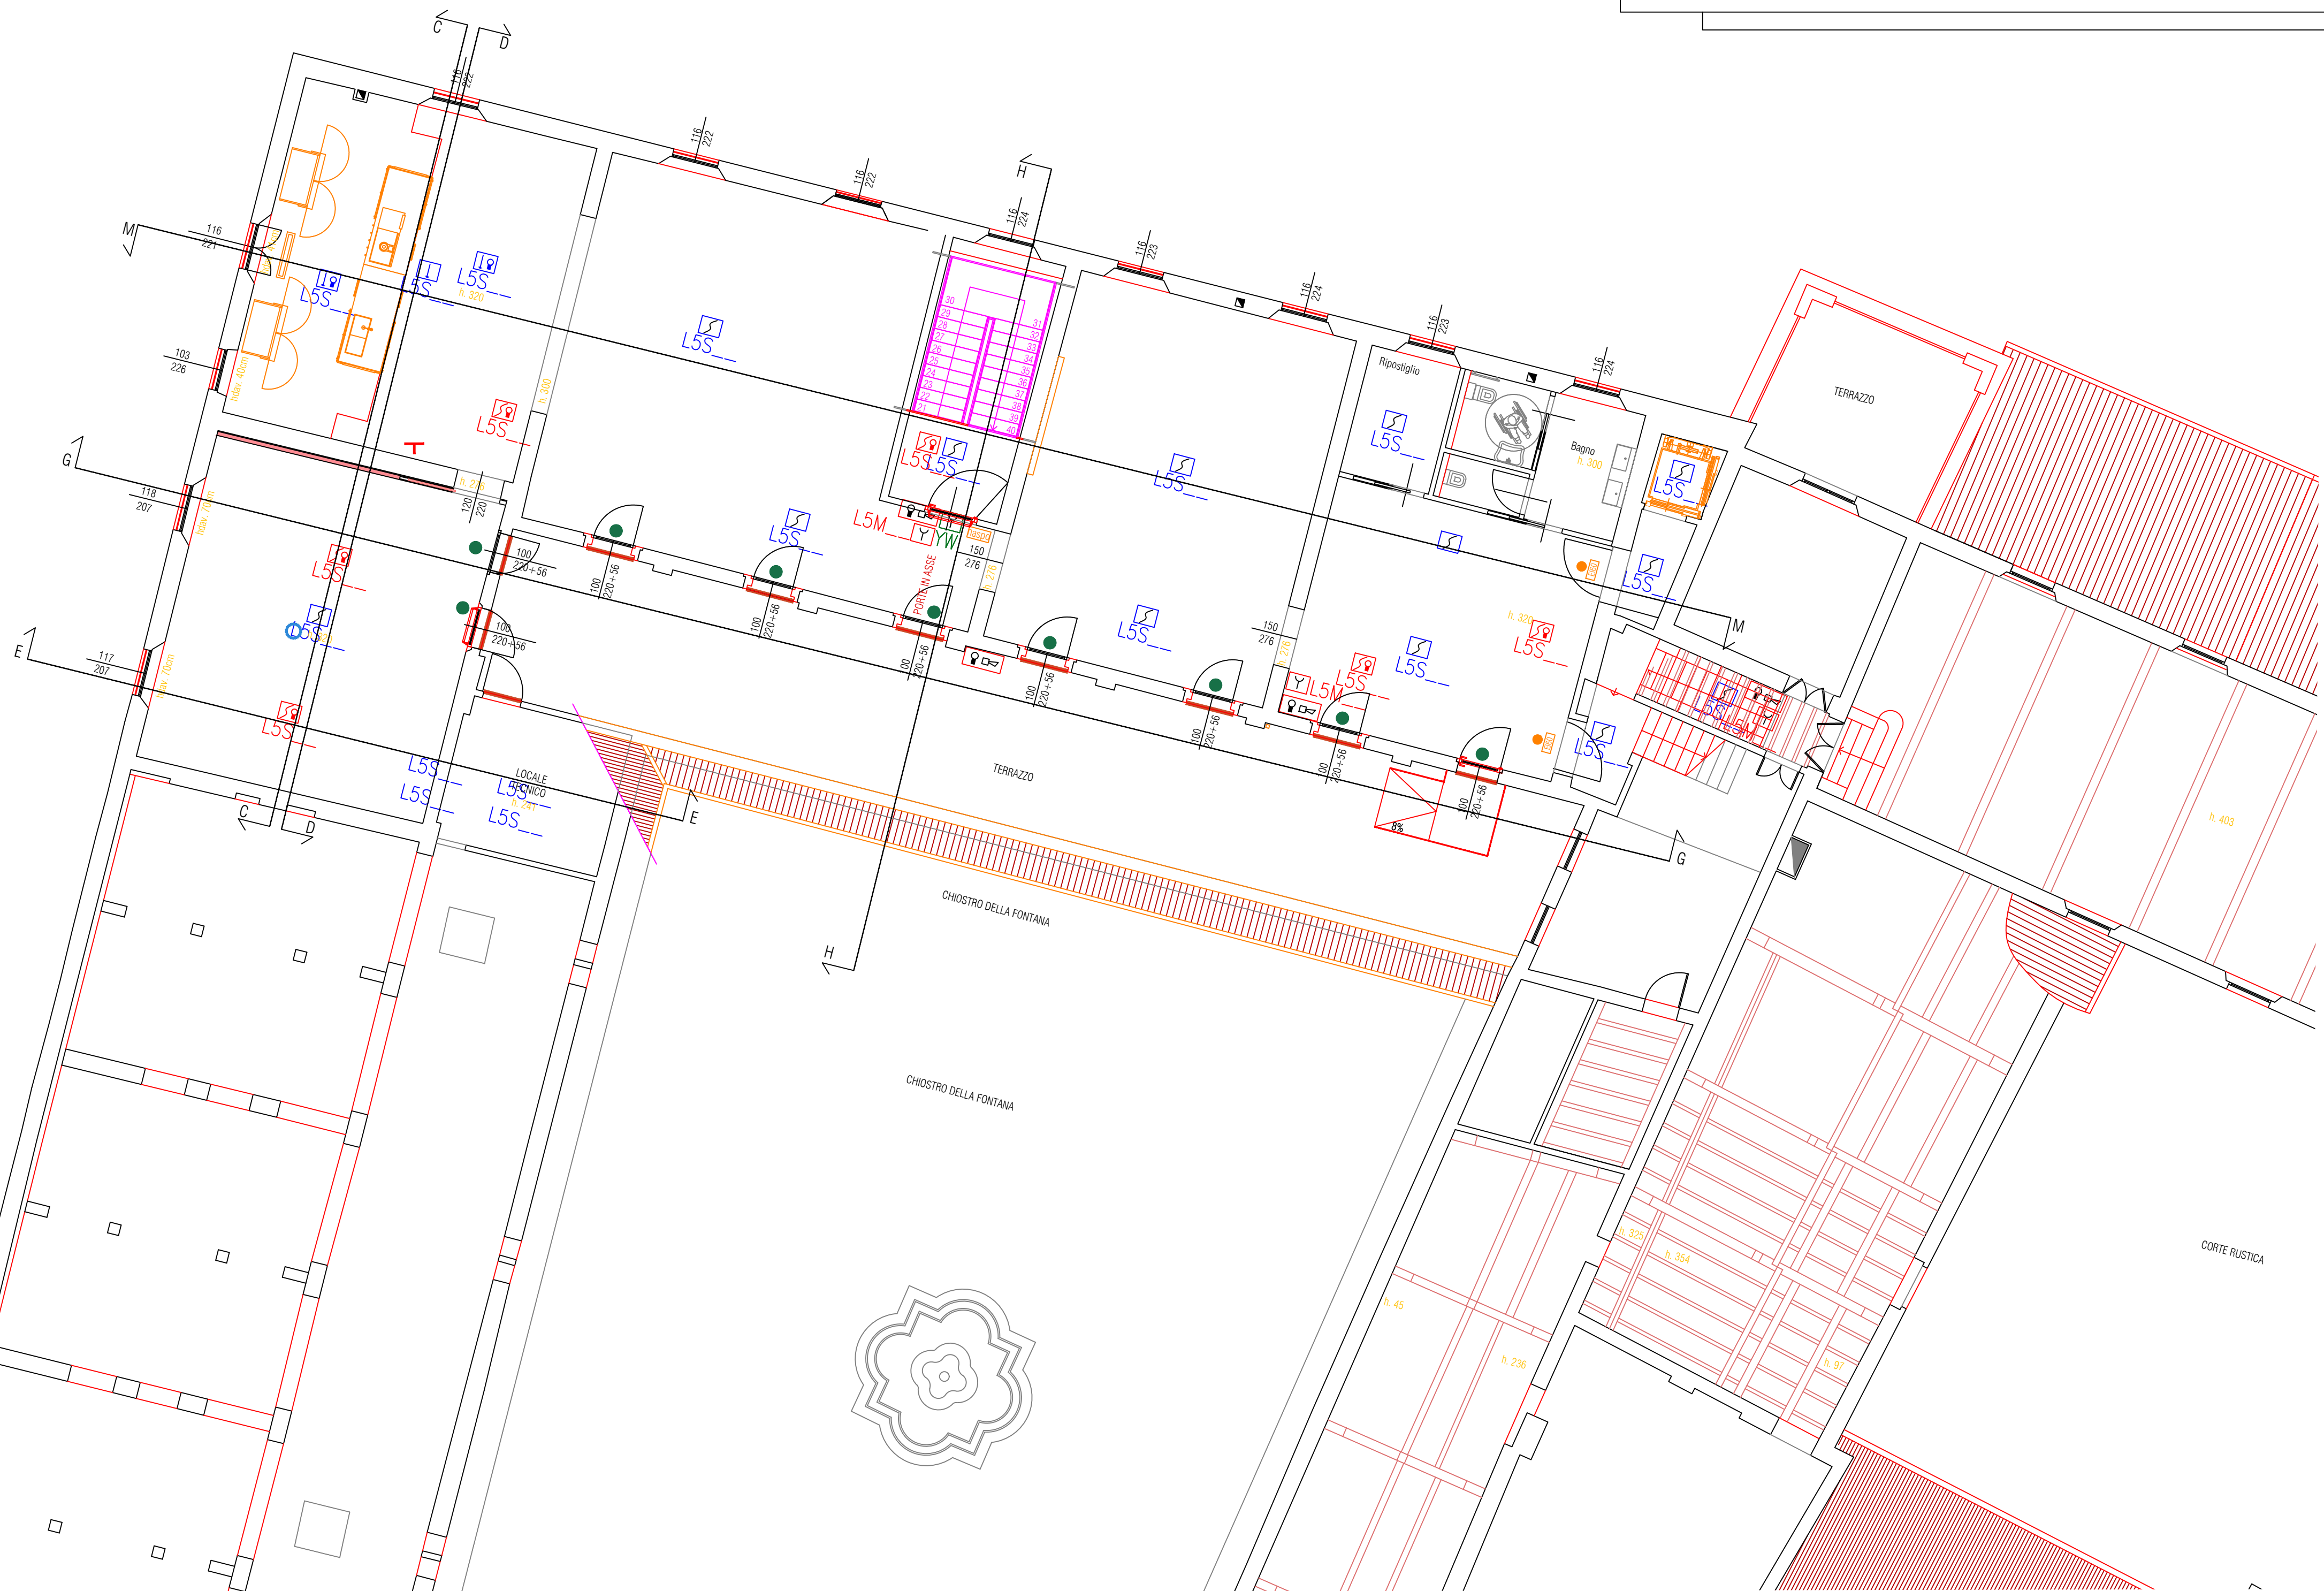

PARMA INFRASTRUTTURE S.p.A.
COMUNE DI PARMA

OGGETTO:
I CHIOSTRI DEL CORREGGIO
DISTRETTO DELLA CULTURA D'ECCELLENZA AGROALIMENTARE:
Intervento di restauro e valorizzazione socio-culturale del complesso monumentale di San Paolo come polo culturale d'ecceellenza
Riqualificazione spazi adiacenti al laboratorio aperto del monastero

FASE: PROGETTO ESECUTIVO
CUP: I97H21001870004
CUI: L00162210348202100047
OPERE IN VARIANTE AUTORIZZAZIONE SABAP-PR N. 2993 DEL 14/11/2022

RESPONSABILE UNICO DEL PROCEDIMENTO:
Ing. Marco Ferrari
Parma Infrastrutture S.p.A.

PROGETTO DI RESTAURO ARCHITETTONICO:
Studio Architetto
Elena Bonelli
via Parma 23 - 43121 Parma
tel 0521 661421
elena.bonelli@parmaest.it

PROGETTO STRUTTURALE:
Studio Ar.Tec
Ingegneria strutturale s.r.l.
via dei Mille 140 - 43125 Parma
tel 0521 292818 fax 0521 291786
studio@ar.tec.it

PROGETTO IMPIANTO ELETTRICO:
Comastri Mirco
Studio Tecnico
Progettazione consulenza manutenzione
via delle Industrie - 41122 Reggio Emilia
tel 0522 709443 fax 0522 709445
studio@comastri.it

PROGETTO IMPIANTO MECCANICO:
via Mattei di Carmine 18111 - Reggio Emilia
tel 0522 323219 - info@rubinetti.it

COORDINAMENTO SICUREZZA IN FASE DI PROGETTAZIONE:
Arch. Nicola Simboli
Parma Infrastrutture S.p.A.

OPERE DI COMPLETAMENTO CANTIERE 2 - PIANO SECONDO ALA NORD

TITOLO: Planimetria di rilevamento incendi
TAVOLA: **E2_10**

DATA: Febbraio 2026
REVISIONI:
1
2
3
4

SCALA: 1:100
CODICE:

Questo elaborato è di proprietà riservata e non può essere utilizzato
diversamente dagli scopi per cui è stato fornito. La sua riproduzione totale
o integrale deve essere autorizzata dal redattore proprietario in forma scritta.