 




LEGENDA SIMBOLI RILEVAMENTO INCENDI

DISEGNO	DENOMINAZIONE
	CENTRALE RIVELAZIONE FUMI
	DISPOSITIVO OTTICO-ACUSTICO ALLARME
	RIVELATORE TERMICO
	RIVELATORE OTTICO DI FUMO
	RIVELATORE OTTICO DI FUMO LED LUMINOSO DI RIPORTO ALLARME
	RIVELATORE TERMICO GEMMA LUMINOSA DI RIPORTO ALLARME
	RIVELATORE FUMO DA CANALE
	PULSANTE MANUALE ALLARME IRAI CON ISOLATORI E CARTELLO CONFORME ALLA UNI 7546-16
	PULSANTE MANUALE CHIAMATA DISABILI IRAI CON ISOLATORI COLORE GIALLO CON CARTELLO UNI

DISEGNO	DENOMINAZIONE
	BARRIERA LINEARE DI FUMO
	MODULO 1 INGRESSO + 1 USCITA (CMA11)
	MODULO 2 INGRESSI + 2 USCITE (CMA22)
	MODULO 1 USCITA (M701E-240)
	MODULO 1 USCITA (M701E)
	MODULO 1 INGRESSO (M710E)
	RIVELATORE OTTICO DI FUMO+BASE ALLARME ACUSTICO+LED
	ALIMENTATORE AGGIUNTIVO (24V 4+1A)
	TRASLATORE RADIO NOTIFIER PER CONNESSIONE RIVELATORI WIRELESS

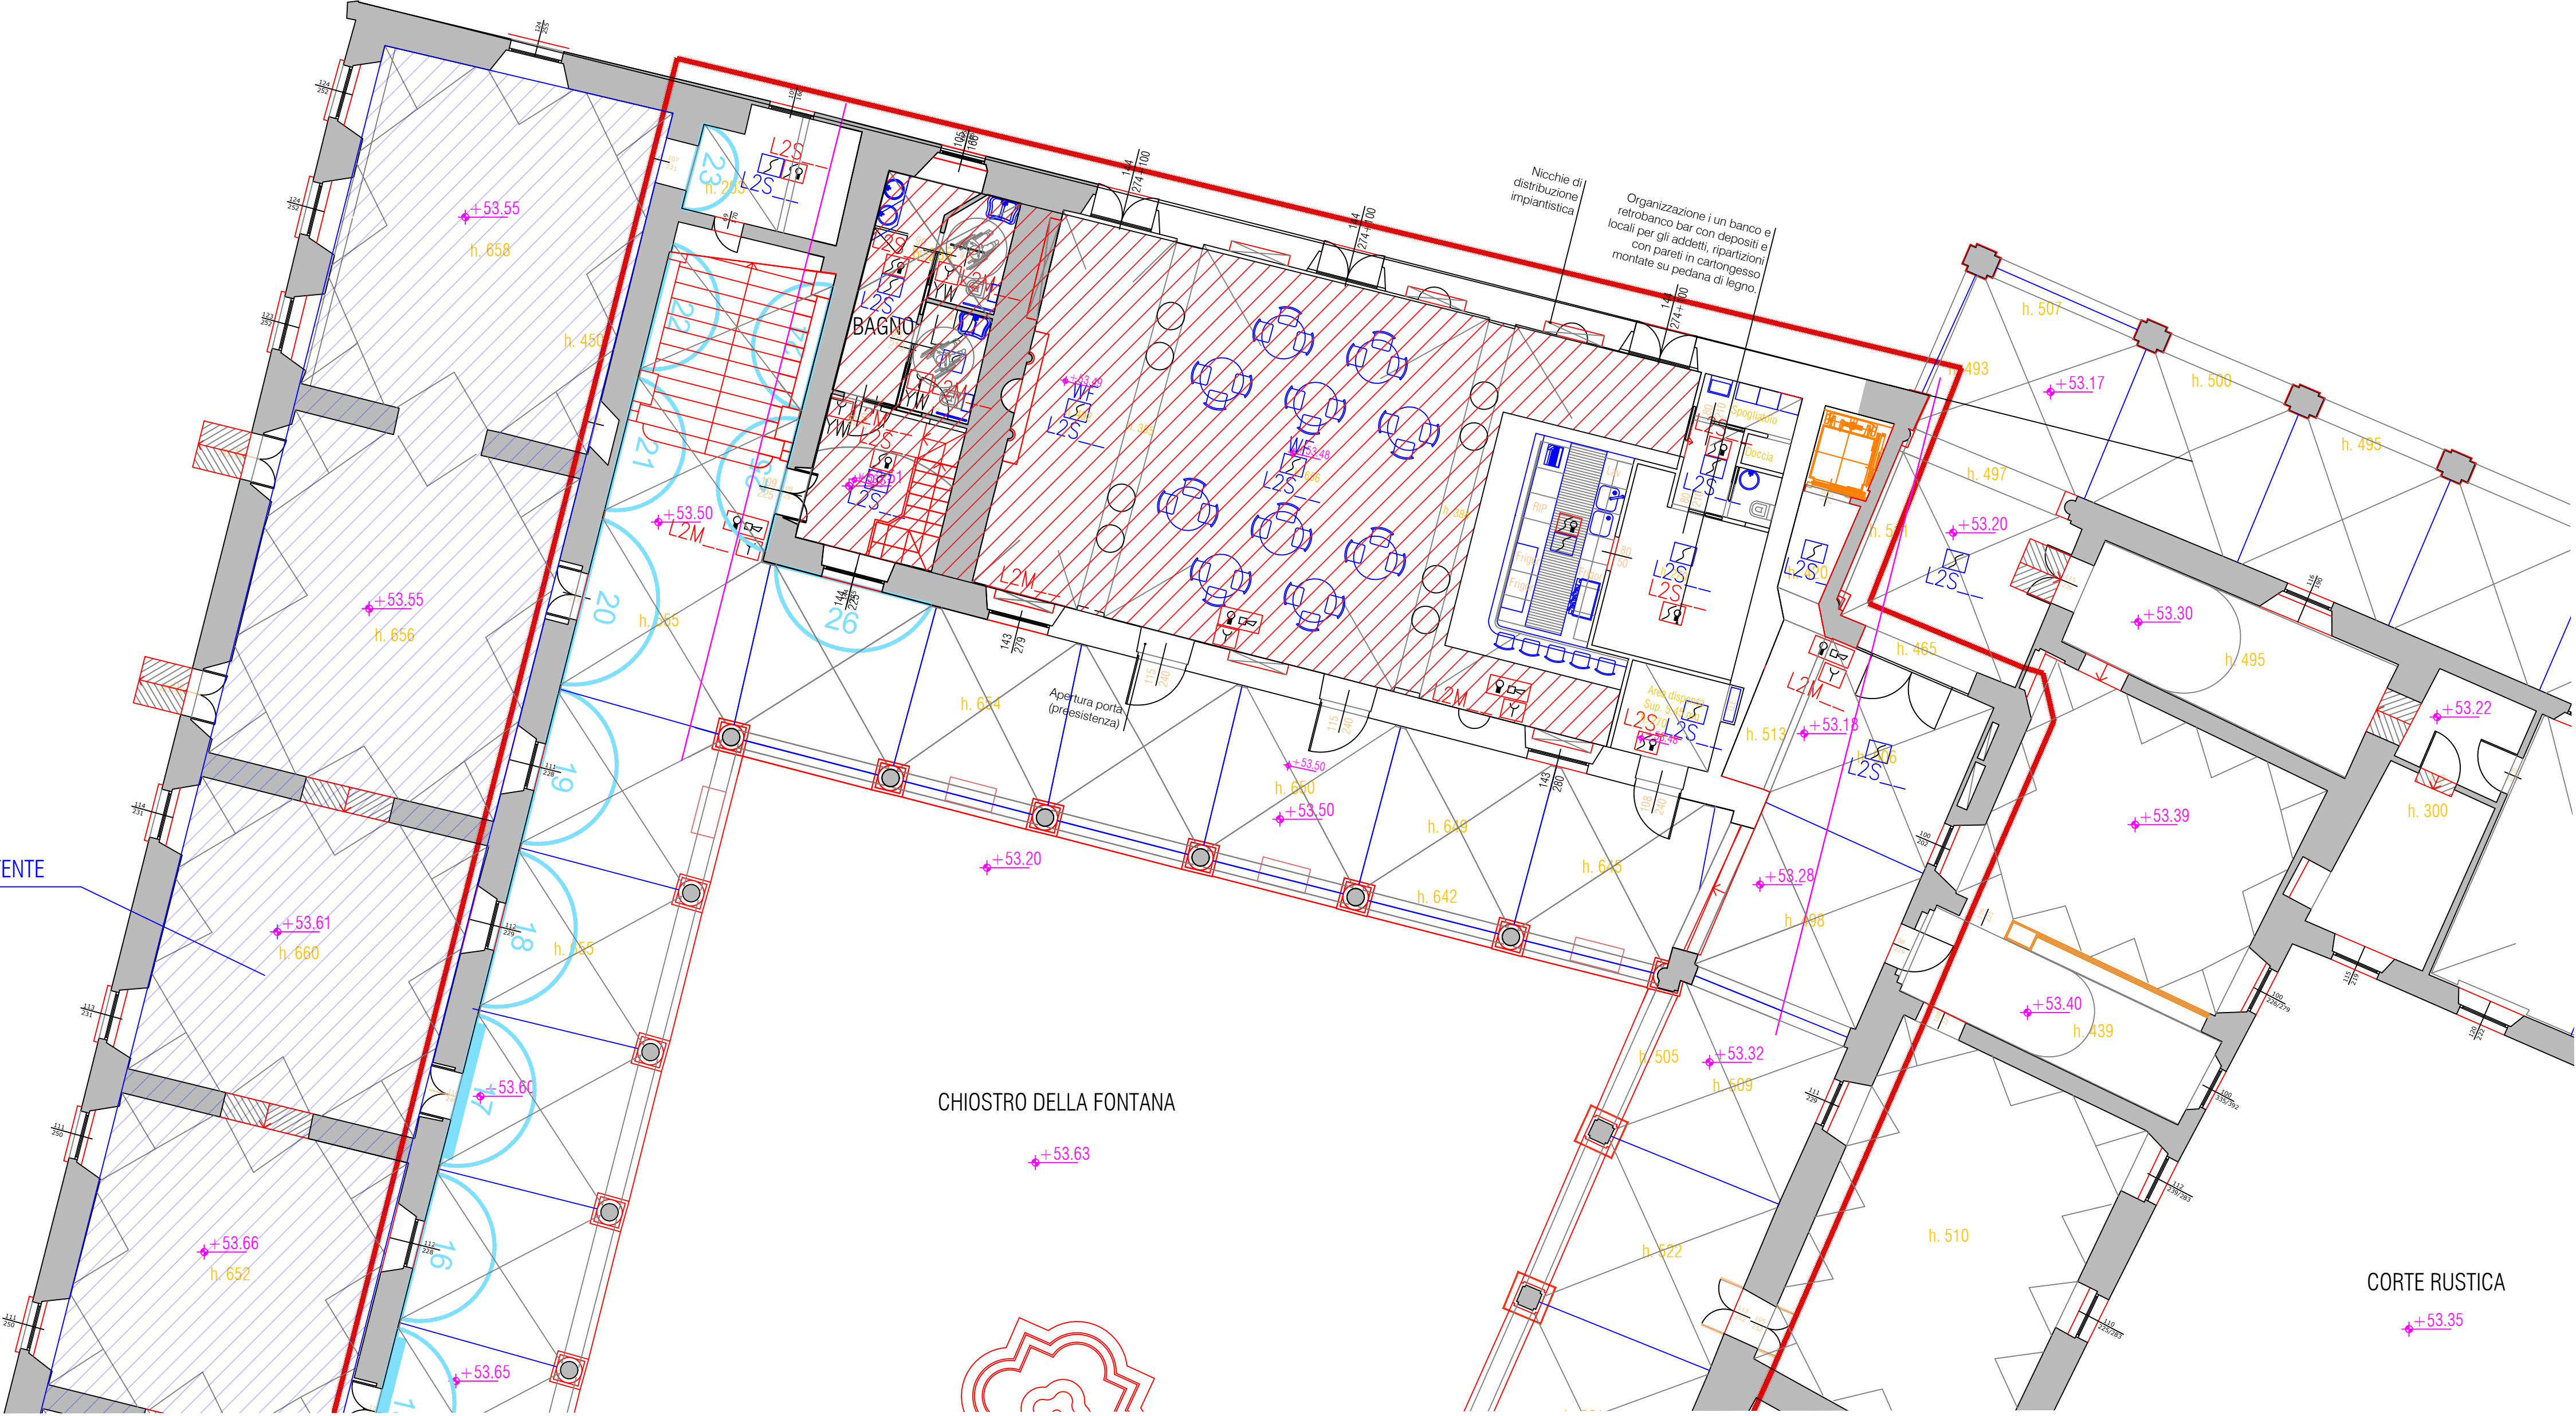

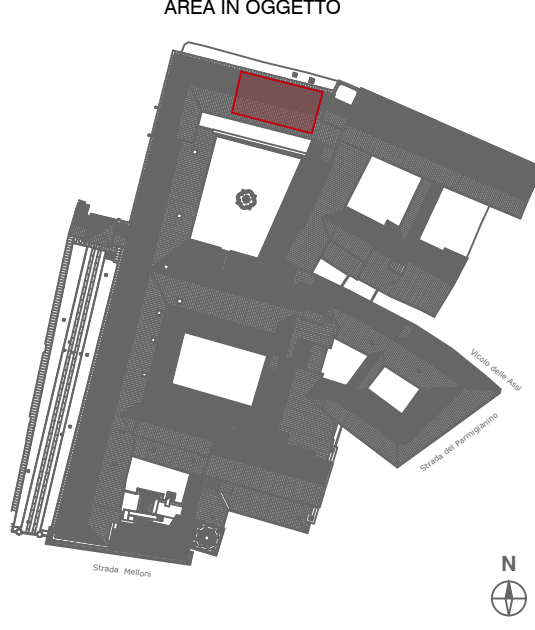

PARMA INFRASTRUTTURE S.p.A.

COMUNE DI PARMA

OGGETTO:

I CHIOSTRI DEL CORREGGIO

DISTRETTO DELLA CULTURA D'ECCELLENZA AGROALIMENTARE:

Intervento di restauro e valorizzazione socio-culturale del complesso monumentale di San Paolo come polo culturale d'eccezione

Riqualificazione spazi adiacenti al laboratorio aperto del monastero

FASE: PROGETTO ESECUTIVO

CUP: I97H21001870004

CUI: L00162210348202100047

OPERE IN VARIANTE AUTORIZZAZIONE SABAP-PR N. 2993 DEL 14/11/2022

RESPONSABILE UNICO DEL PROCEDIMENTO:

Ing. Marco Ferrari
Parma Infrastrutture S.p.A.

PROGETTO DI RESTAURO ARCHITETTONICO:

BMN

Studio Architetto
Elena Bonelli
via Fanti 23 - 43121 Parma
tel 0521 661421
elena.bonelli@bonellifesti.it

PROGETTO STRUTTURALE:

Ar Tec

Studio Ar Tec
Ingegneria strutturale s.r.l.
via dei Mili 140 - 43125 Parma
tel 0521 292018 tel 0521 290186
studio@ar-tec.com

PROGETTO IMPIANTO ELETTRICO:

COMETEST

Cometesti Micro
Studio Tecnico
Progettazione computerizzata s.r.l.
via degli Angeli - 43121 Reggio Emilia
tel 0522 709443 fax 0522 709445
studio@cometesti.it

PROGETTO IMPIANTO MECCANICO:

MECCANICA

via Martin di Canavese 18/11 - Reggio Emilia
tel 0522 323270 - info@meccanica.it

COORDINAMENTO SICUREZZA IN FASE DI PROGETTAZIONE:

Arch. Nicola Simboli
Parma Infrastrutture S.p.A.

OPERE DI COMPLETAMENTO CANTIERE 3 - PIANO TERRA ALA NORD

TITOLO: Planimetria di rilevamento incendi

TAVOLA: **E3_10**

DATA: Febbraio 2026

REVISIONI: 1, 2, 3, 4

SCALA: 1:100

CODICE:

Questo elaborato è di proprietà intellettuale e non può essere utilizzato
diversamente dagli scopi per cui è stato fornito. La sua riproduzione parziale
o integrale deve essere autorizzata dal titolare proprietario in forma scritta.